



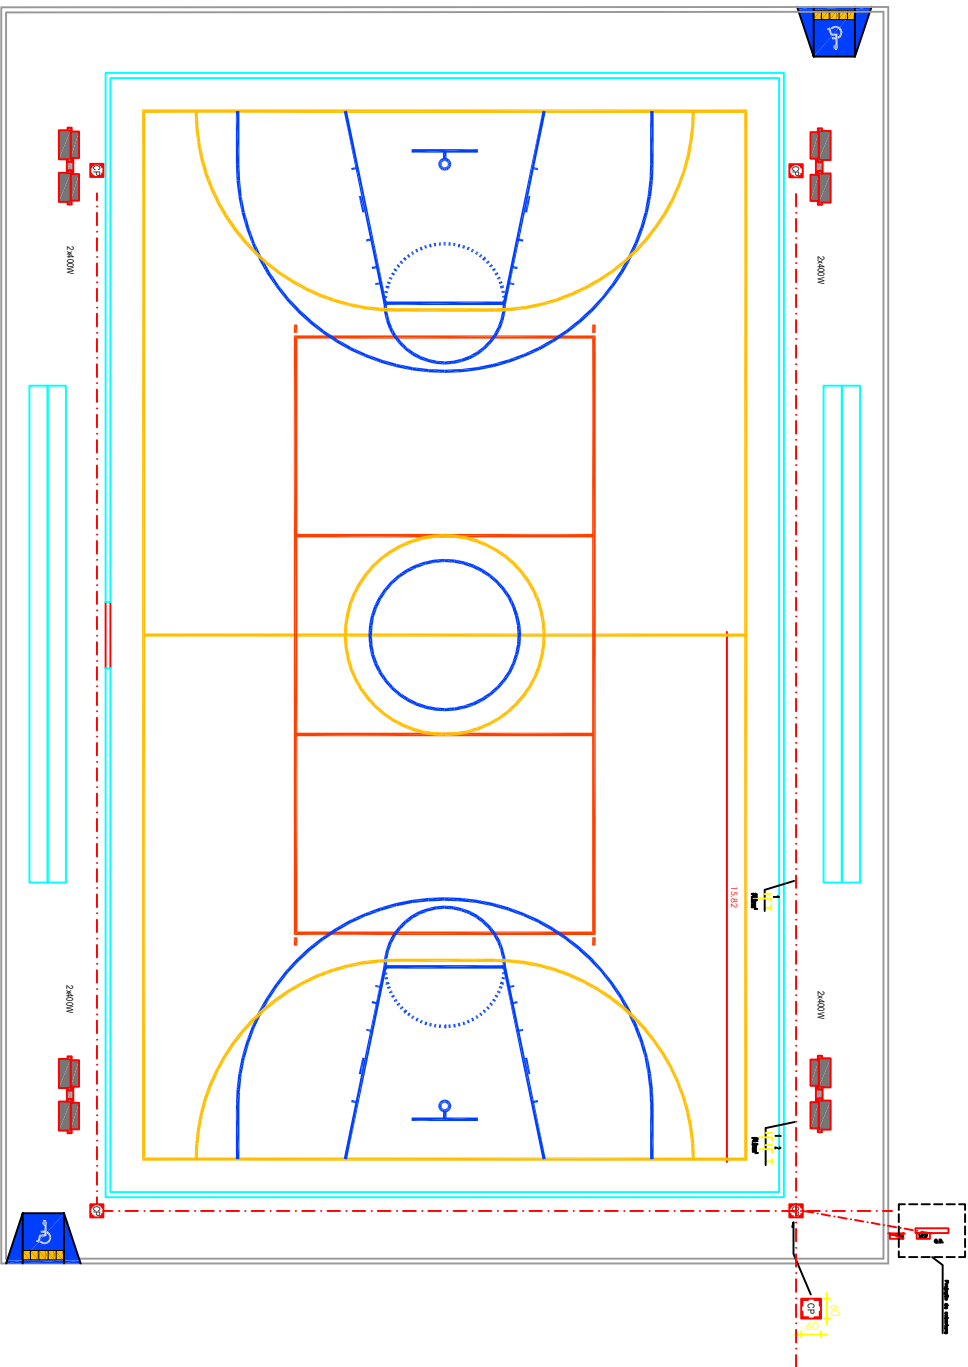

PLANTA DE INSTALAÇÕES ELÉTRICAS
ESCALA 1/100

DIAGRAMA UNIFILAR
QUADRO DE DISTRIBUIÇÃO

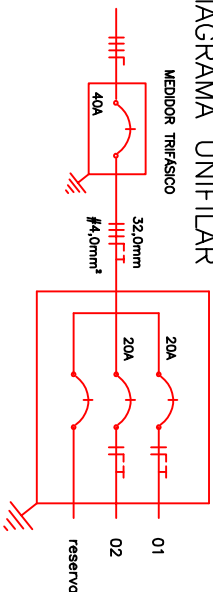

QUADRO DE CARGAS					
CIRC.	LÂMPADAS	TOTAL	DISJ.	FAÇO	ELETROD.
	400W	WATTS	(A.)	mm2	PVC-mm
1	6	2400W	20	4,0	25
2	6	2400W	20	4,0	25
Reserva	—	—	—	—	—
Total	12	4800W	40	—	—

SIMBOLOGIA / LEGENDA	
ITEM	ESPECIFICAÇÕES
—	Estrutura embutida no piso
—	Cabo de fibra, neutro, retorno e terra respectivamente
—	Medidor
—	Quadro de distribuição
—	Disjuntor
—	Cabo de passagem / distribuição
—	Aterramento
—	Relâmpago

MINISTÉRIO DO DESENVOLVIMENTO REGIONAL - MDR
COMPANHIA DE DESENVOLVIMENTO DOS VALIAIS DO AÇO FRANCÊS E DO HANNOVER
S. A. DESENVOLVIMENTO REGIONAL - S. A. S.

ESPAÇO MÚLTIPLO USO PARA APOIO A PRODUÇÃO DOS
PRODUTORES RURAIS
PROJETO PRADO - CODEVASF 3SR
PLANTA DE INSTALAÇÕES ELÉTRICAS | QUADRO DE CARGAS
DESCRIÇÃO | DIAGRAMA UNIFILAR

ESCALA: 1/100	ESCALA: 1/100	ESCALA: 1/100
02/03	02/03	02/03