



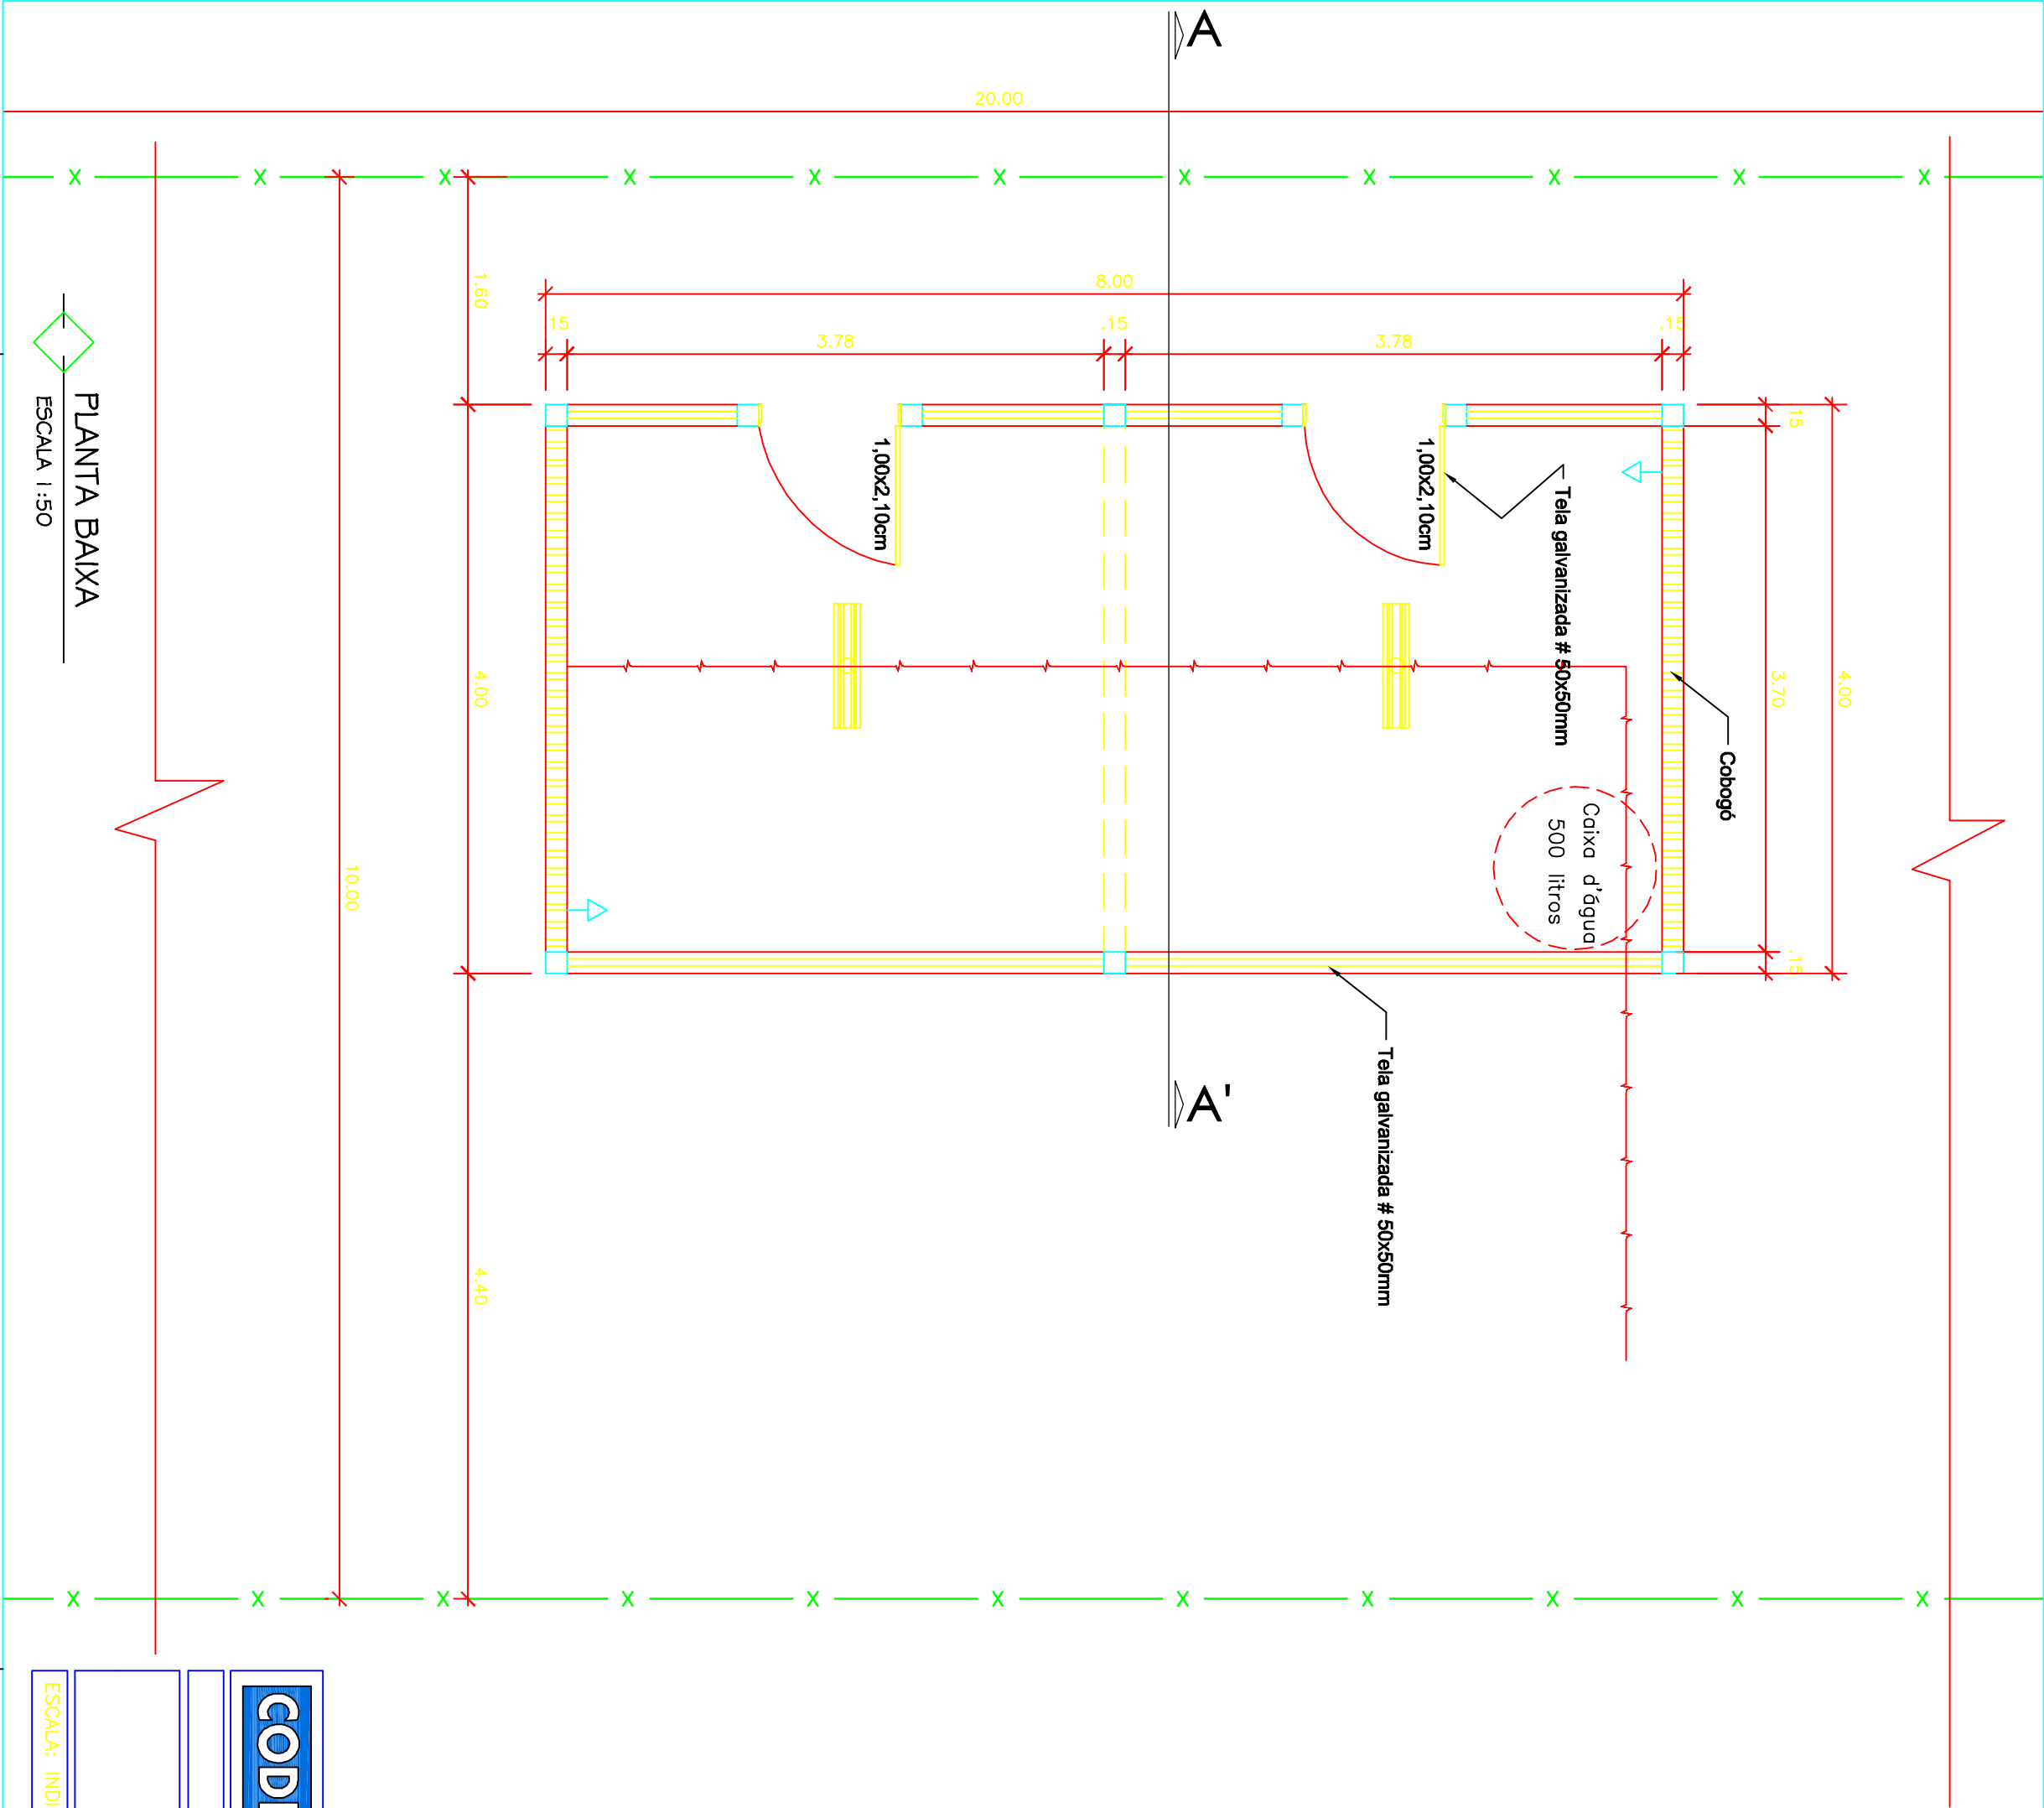

PLANTA BAIXA

ESCALA 1:50

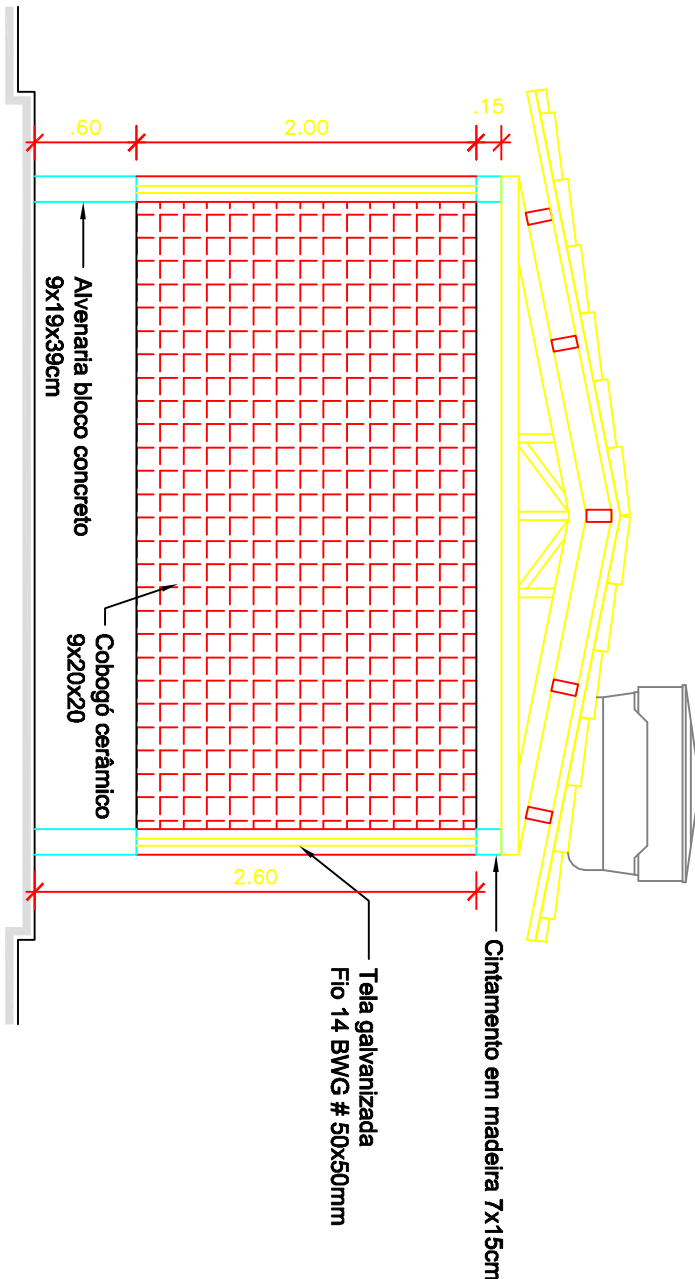

CORTE A A'

ESCALA 1:50

- TOMADA BAIXA, h=0,30cm
- LAMPADA FLUORESCENTE 2x40W
- REDE ELÉTRICA
- CERCA



MINISTÉRIO DA INTEGRAÇÃO NACIONAL - MI
COMPANHIA DE DESENVOLVIMENTO DOS VALES DO SÃO FRANCISCO E DO PARNAÍBA
3ª SUPERINTENDÊNCIA REGIONAL - 3ª SR

PLANTA BAIXA E CORTE

UNIDADE FAMILIAR PARA PRODUÇÃO AVÍCOLA

ESCALA: INDICADA DATA: Abril/2014 PROJETO: Ricardo DES: Isobel Freire PRANCHAS: 1/1