




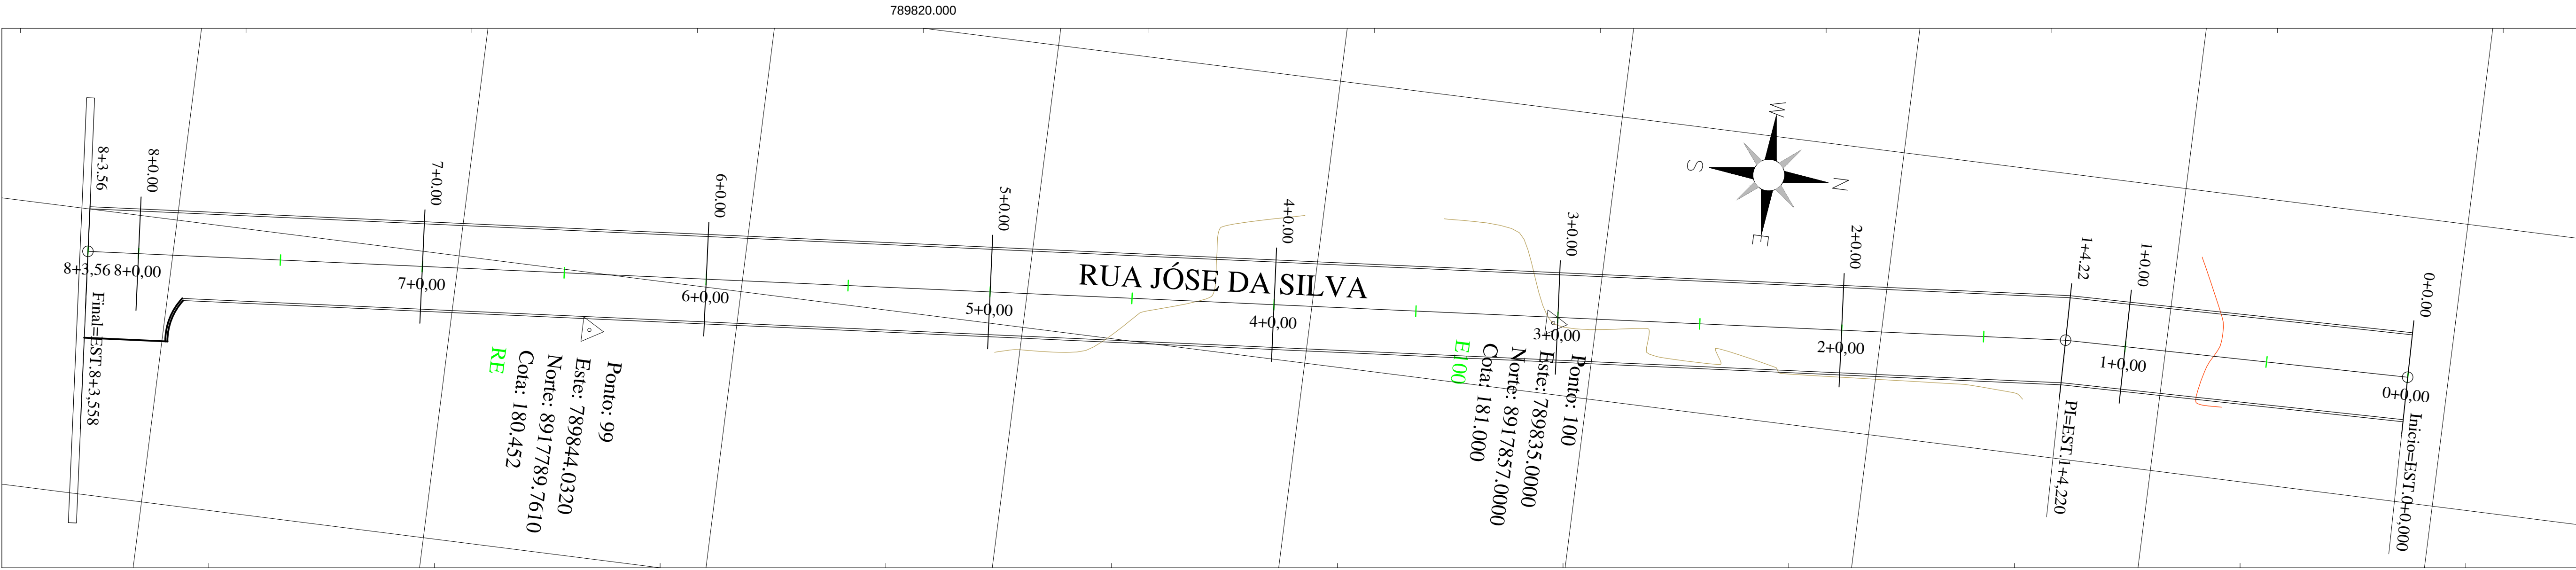

PLANTA BAIXA
ESCALA: 1/250

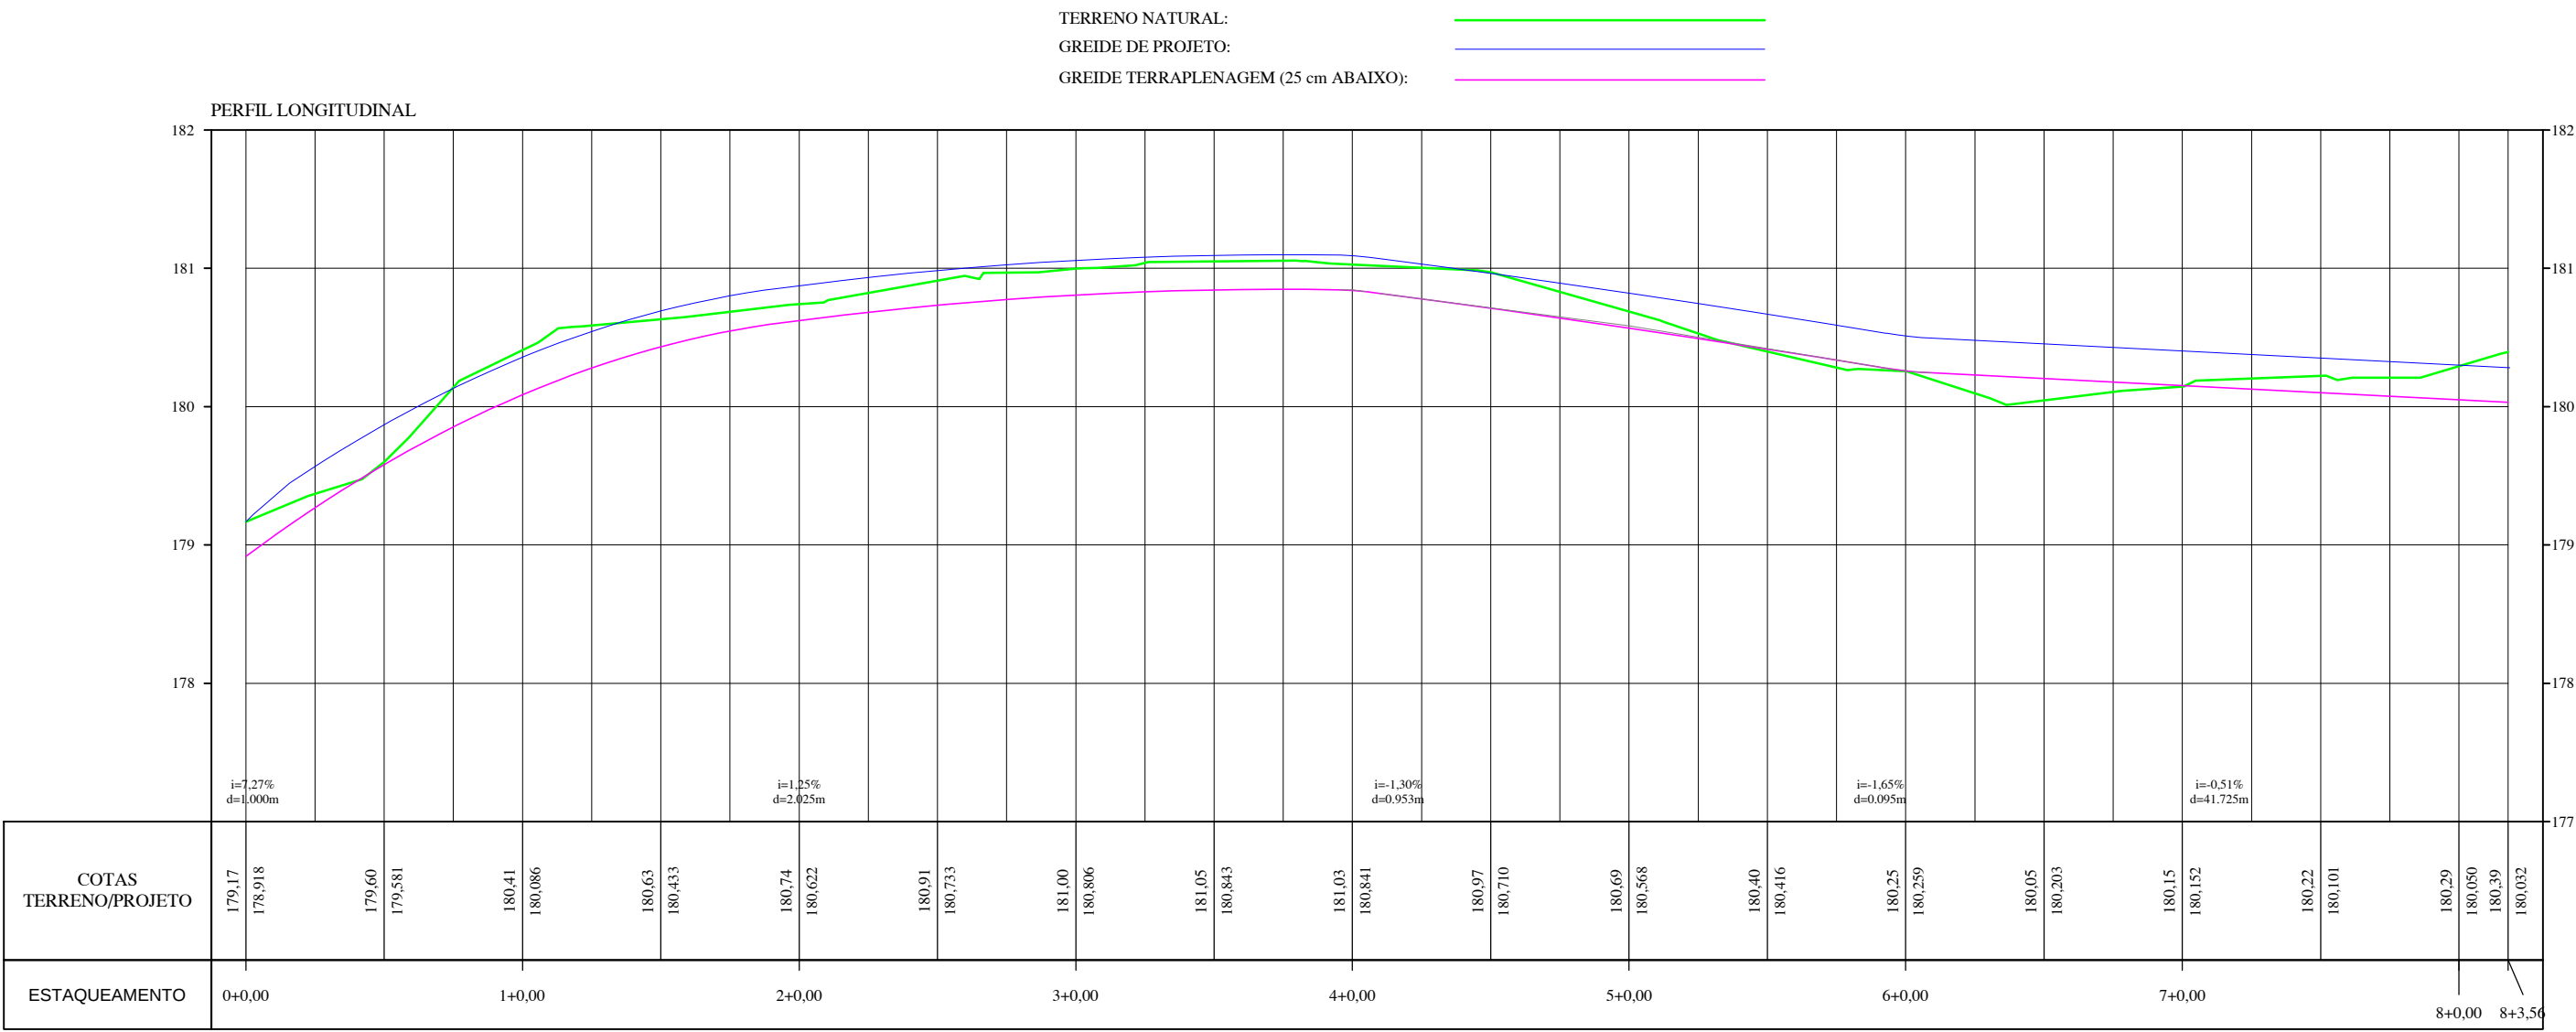


PERFIL LONGITUDINAL
ESC H 1/500
ESC V 1/50

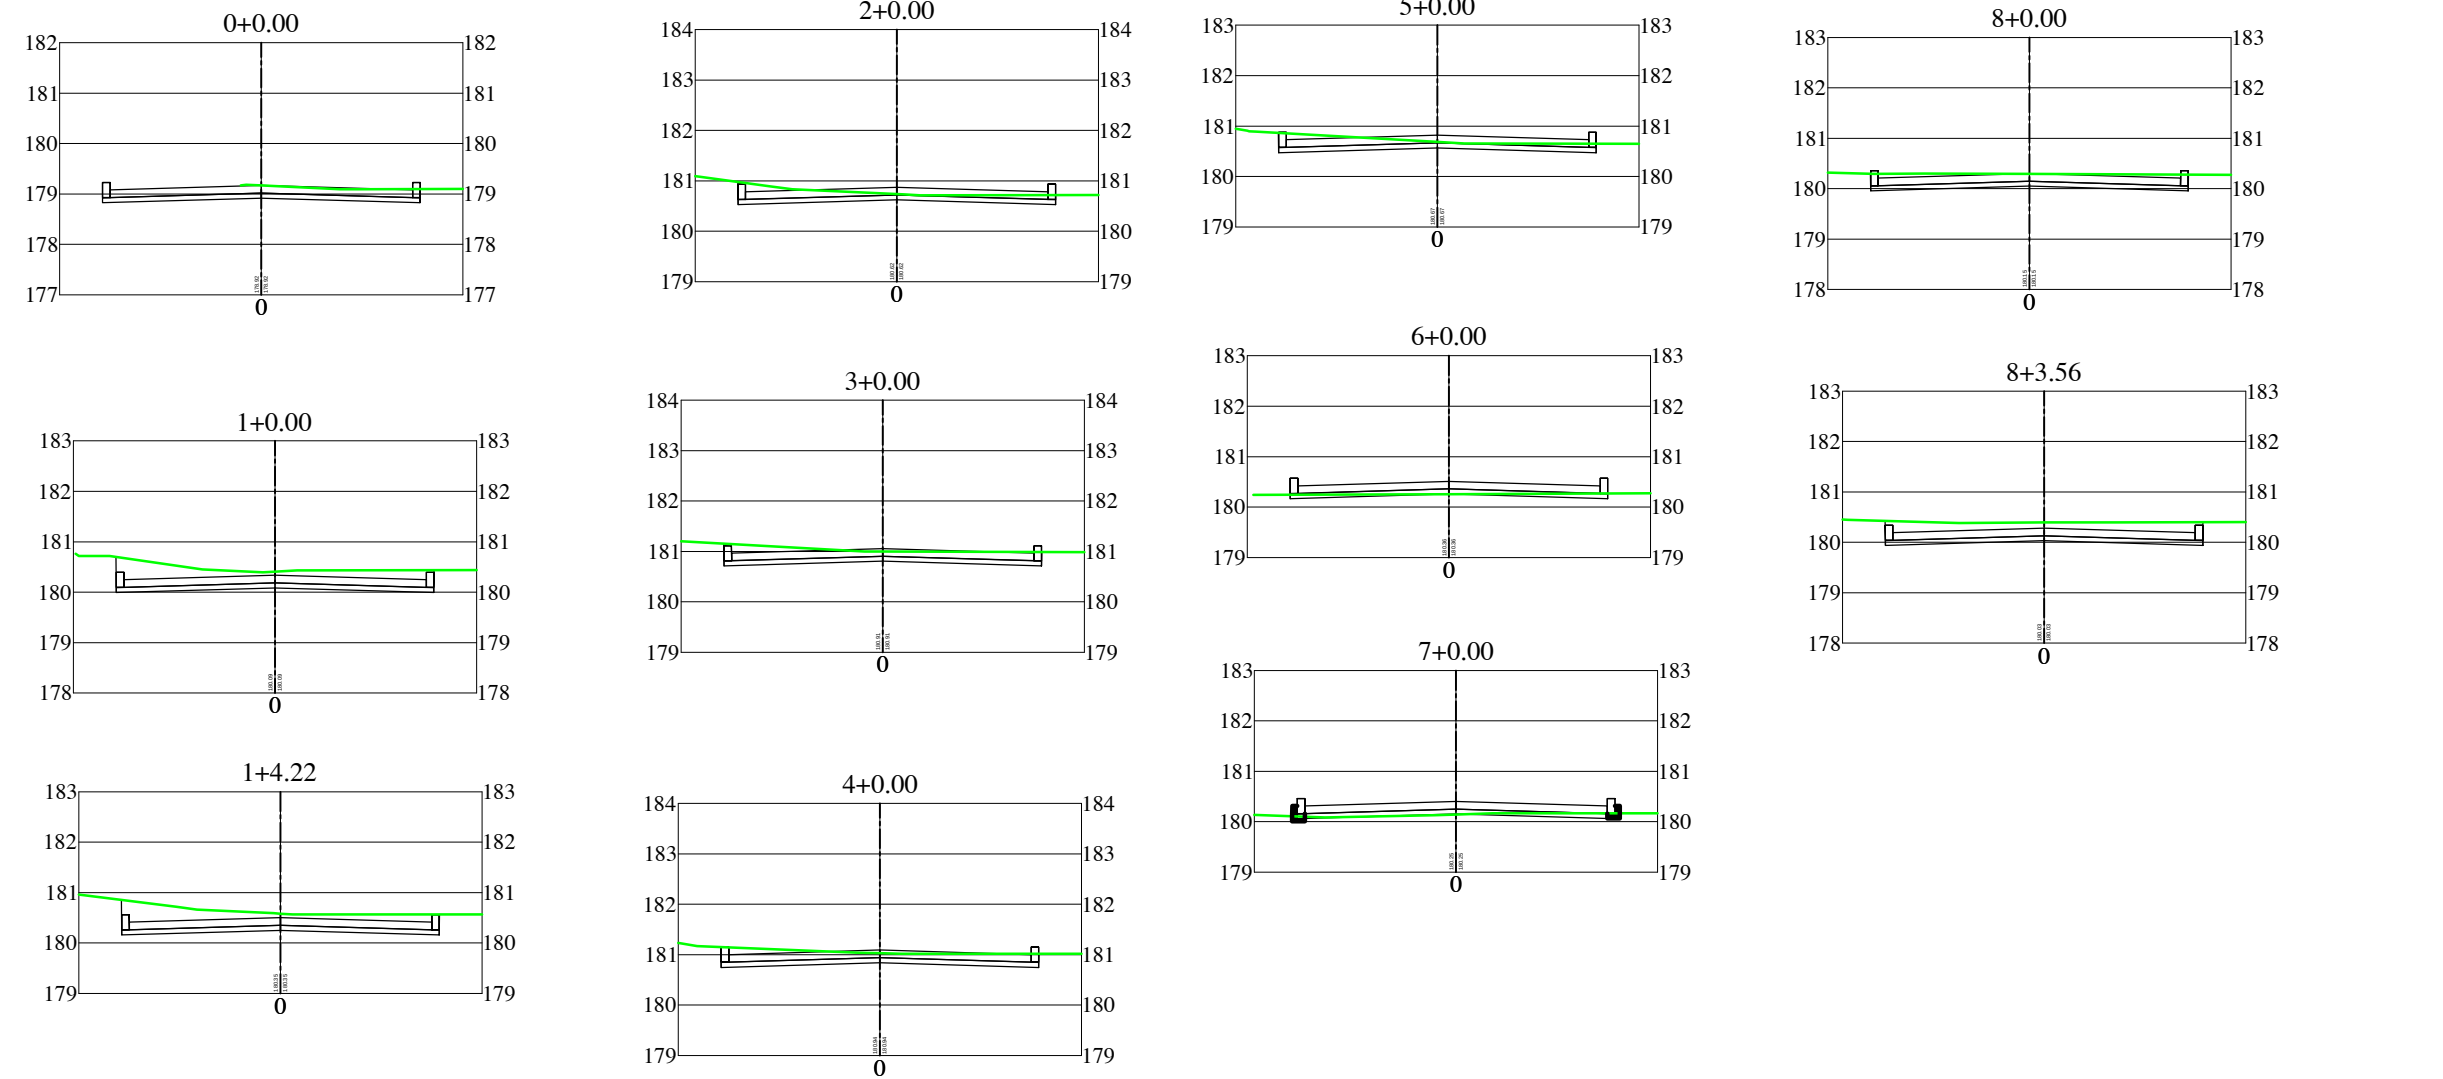


SEÇÕES TRANSVERSAIS
ESC H 1/150
ESC V 1/150

VOLUME TOTAL						
Estaca	Área de Corte (m²)	Área de Aterro (m²)	Volum. de Corte (m³)	Volum. de Aterro (m³)	Volum. Corte Acum. (m³)	Volum. Aterro Acum. (m³)
0+0,00	0,71	0,00	0,00	0,00	0,00	0,00
1+0,00	2,40	0,00	31,11	0,00	31,11	0,00
1+4,22	2,03	0,00	9,34	0,00	40,45	0,00
2+0,00	0,93	0,00	23,27	0,00	63,72	0,00
3+0,00	1,08	0,00	20,07	0,00	83,79	0,00
4+0,00	0,99	0,00	20,72	0,00	104,51	0,00
5+0,00	0,60	0,00	15,96	0,00	120,47	0,00
6+0,00	0,00	0,36	6,03	3,58	126,50	3,58
7+0,00	0,00	0,42	0,02	7,79	126,52	11,38
8+0,00	1,19	0,00	11,93	4,21	138,45	15,59
8+3,56	2,28	0,00	6,17	0,00	144,62	15,59

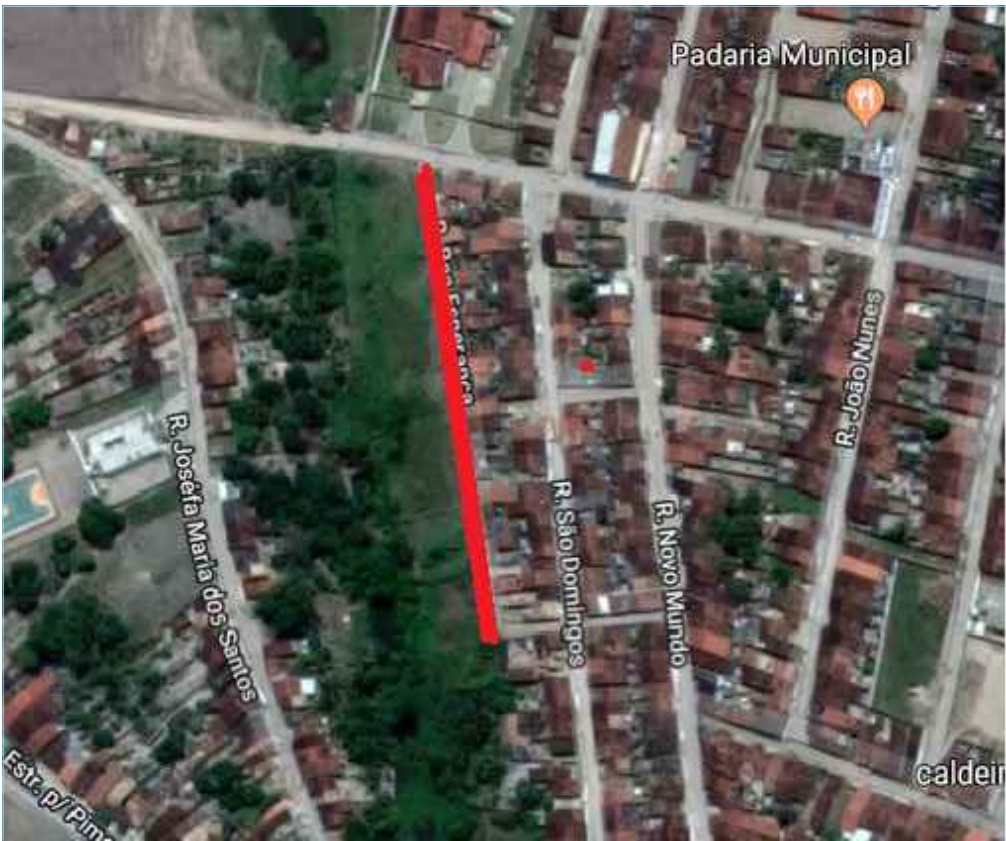

PLANTA DE LOCALIZAÇÃO
SEM ESCALA

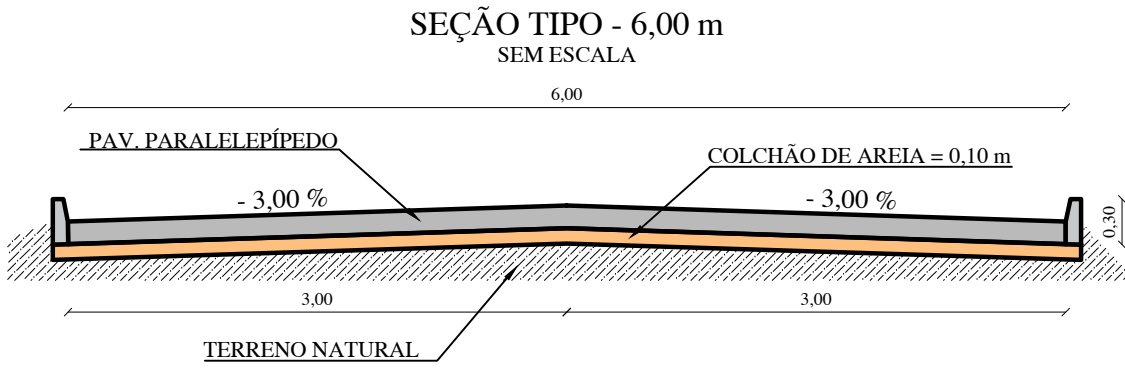

COORDENADAS		QUADRO DE ÁREAS			MEIO-FIO
INICIAL	EST: 789831.617 NORTE: 8917917.151	RUA	COMP.(m)	LARGURA(m)	ÁREA(m²)
FINAL	EST: 789843.869 NORTE: 8917754.090	JOSÉ DE SOUZA	163,54	6,00	981,24

CODEVASF

EST. DE SOUZA

ENGENHARIA LTDA

www.este.com.br

MINISTÉRIO DA INTEGRAÇÃO NACIONAL

COMPANHIA DE DESENVOLVIMENTO DOS VALES DO SÃO FRANCISCO E DO PARNABA

5ª SUPERINTENDÊNCIA REGIONAL

PAVIMENTAÇÃO EM PARALELEPÍPEDO

RUA JOSÉ DE SOUZA - CENTRO

CAMPO ALEGRE - AL / PLANTA / PERFIL/LOCALIZAÇÃO

ENG. RESPONSÁVEL :

CHEFE 5º G.R.D.:

OBS:
DESENHO Nº:
01/01

DESENHO :
DIEGO SILVA

LEVANTAMENTO :
RAIMUNDO GOMES

ESCALA :
INDICADAS

PROJETO :
01

ARQUIVO :
D:\Desenho Civil\Bck-2019