



PLANTA BAIXA
ESCALA: 1/250

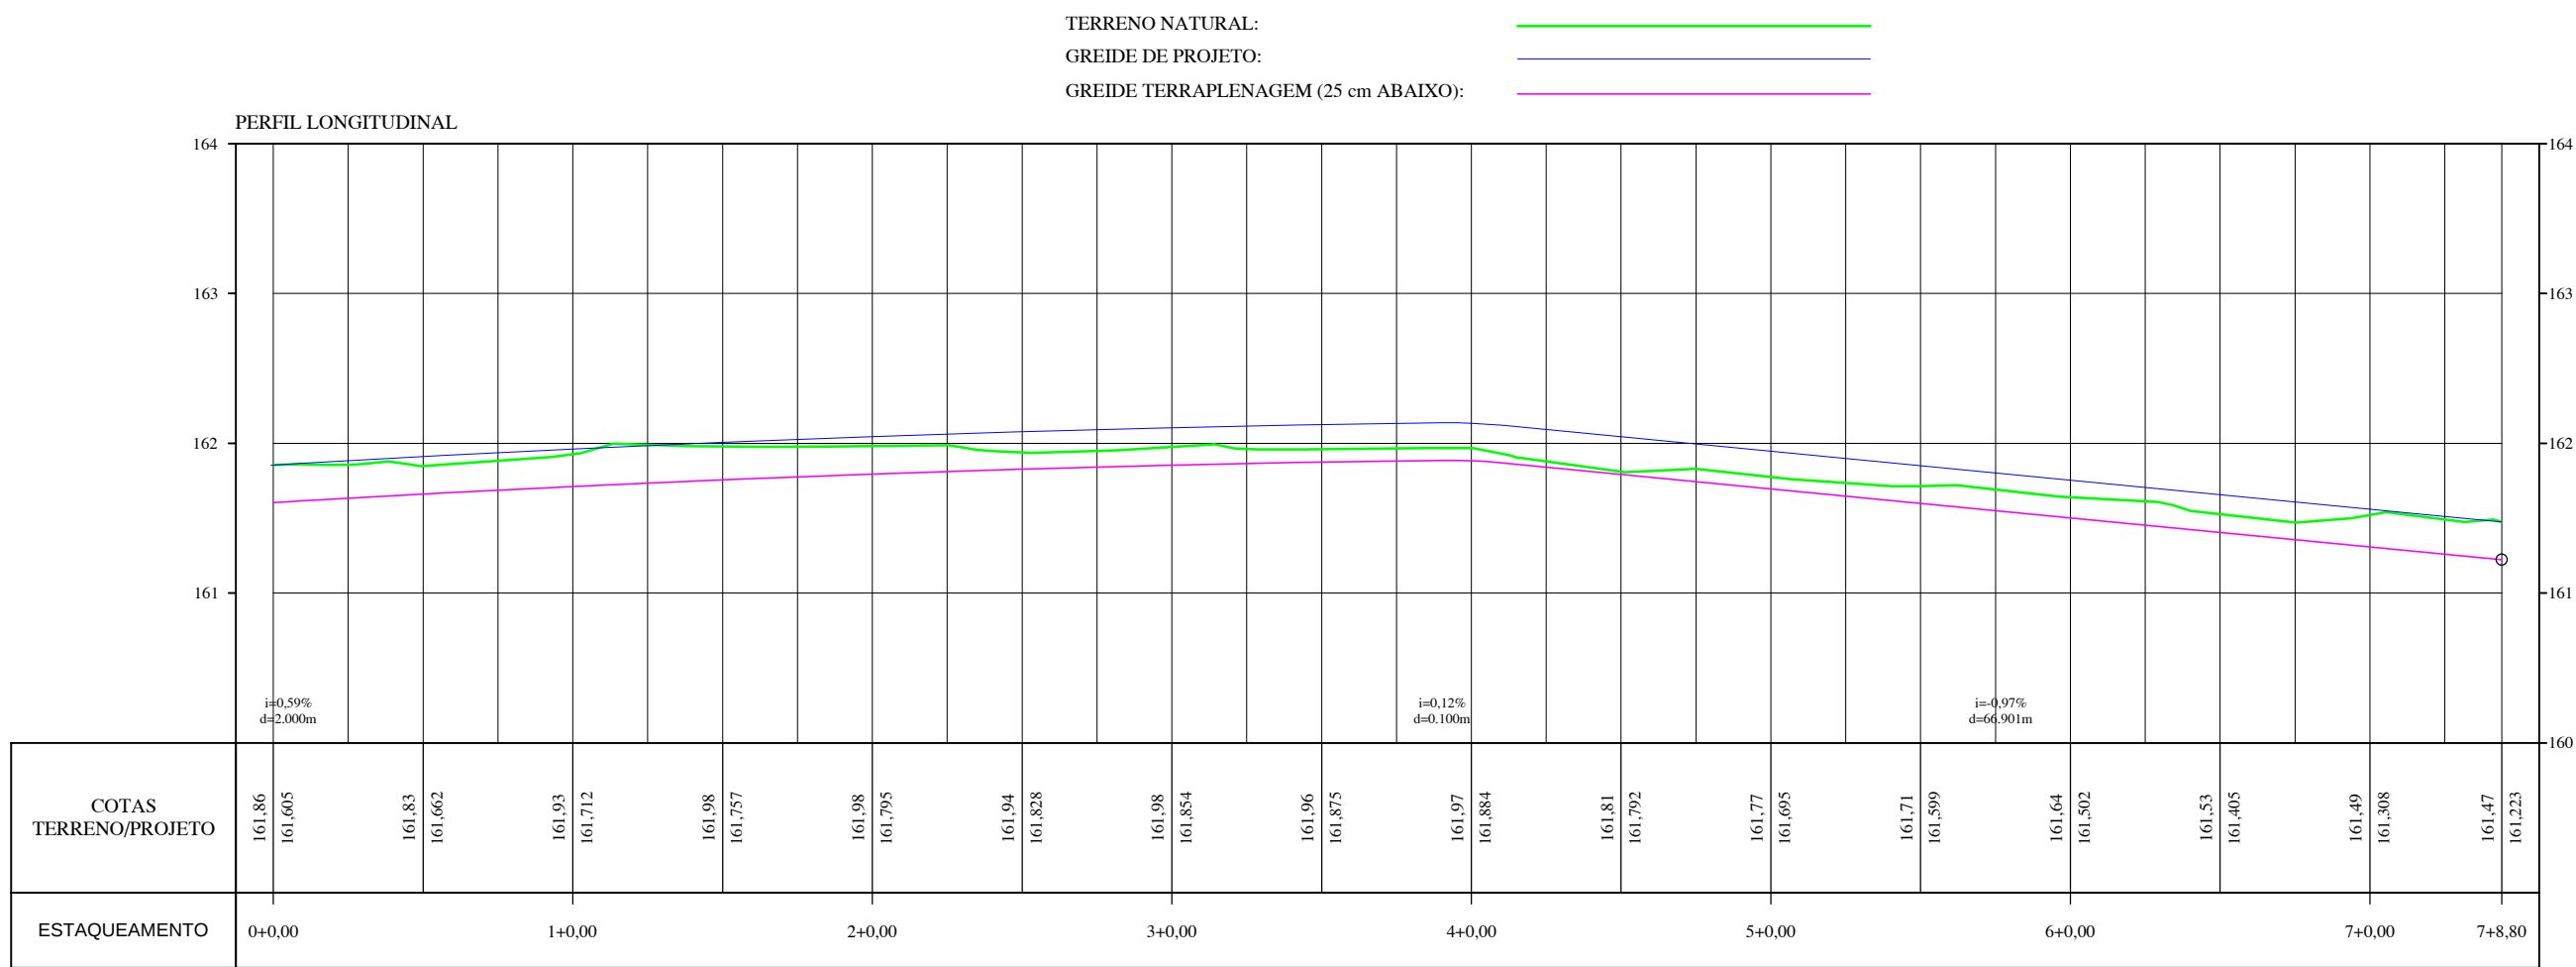


PERFIL LONGITUDINAL
ESC H 1/500
ESC V 1/50

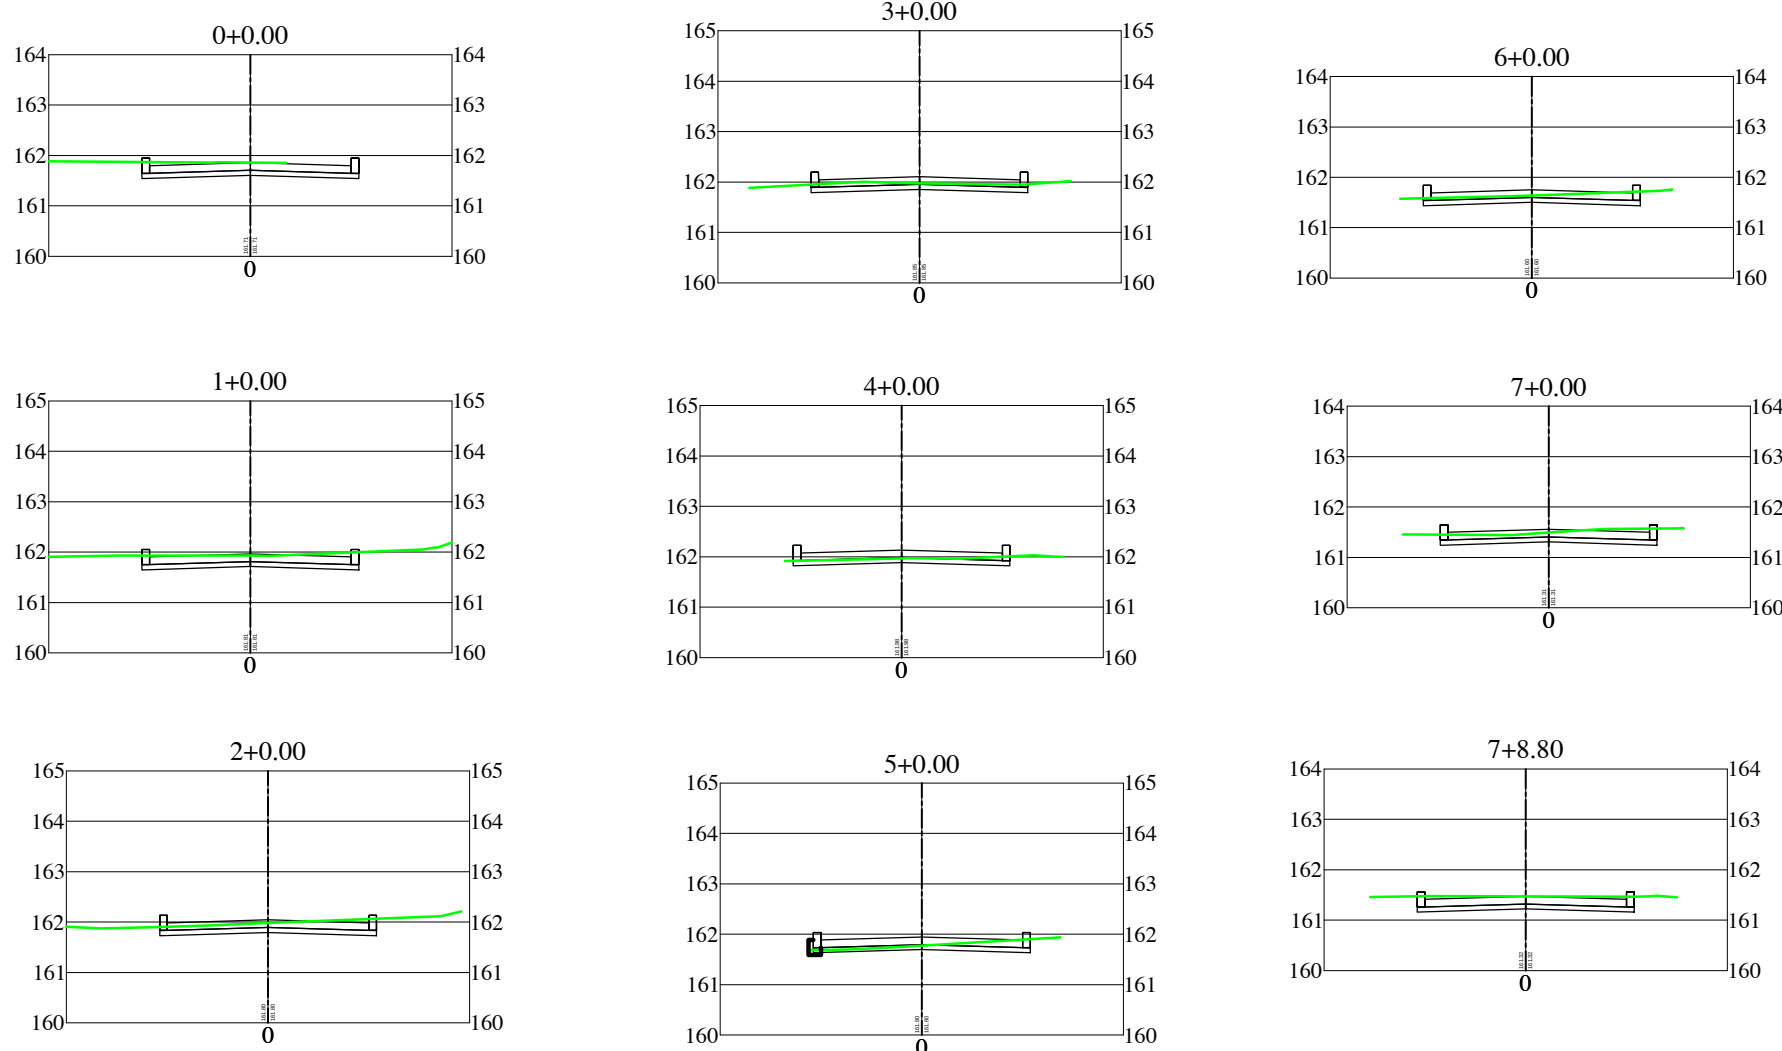


SEÇÕES TRANSVERSAIS
ESCALA: 1/150

VOLUME TOTAL							
Estaca	Área de Corte (m²)	Área de Aterro (m²)	Volume de Corte (m3)	Volume de Aterro (m3)	Volum. Corte Acum. (m3)	Volum Aterro Acum. (m3)	Volume Líquido (m3)
0+0,00	0,52	0,00	0,00	0,00	0,00	0,00	0,00
1+0,00	0,70	0,00	12,19	0,00	12,19	0,00	12,19
2+0,00	0,73	0,00	14,23	0,00	26,41	0,00	26,41
3+0,00	0,42	0,00	11,51	0,00	37,93	0,00	37,93
4+0,00	0,05	0,02	4,78	0,21	42,70	0,21	42,50
5+0,00	0,16	0,09	2,17	1,13	44,88	1,33	43,54
6+0,00	0,32	0,00	4,87	0,92	49,75	2,26	47,49
7+0,00	0,76	0,00	10,79	0,00	60,54	2,26	58,28
7+8,80	0,79	0,00	6,79	0,00	67,33	2,26	65,07

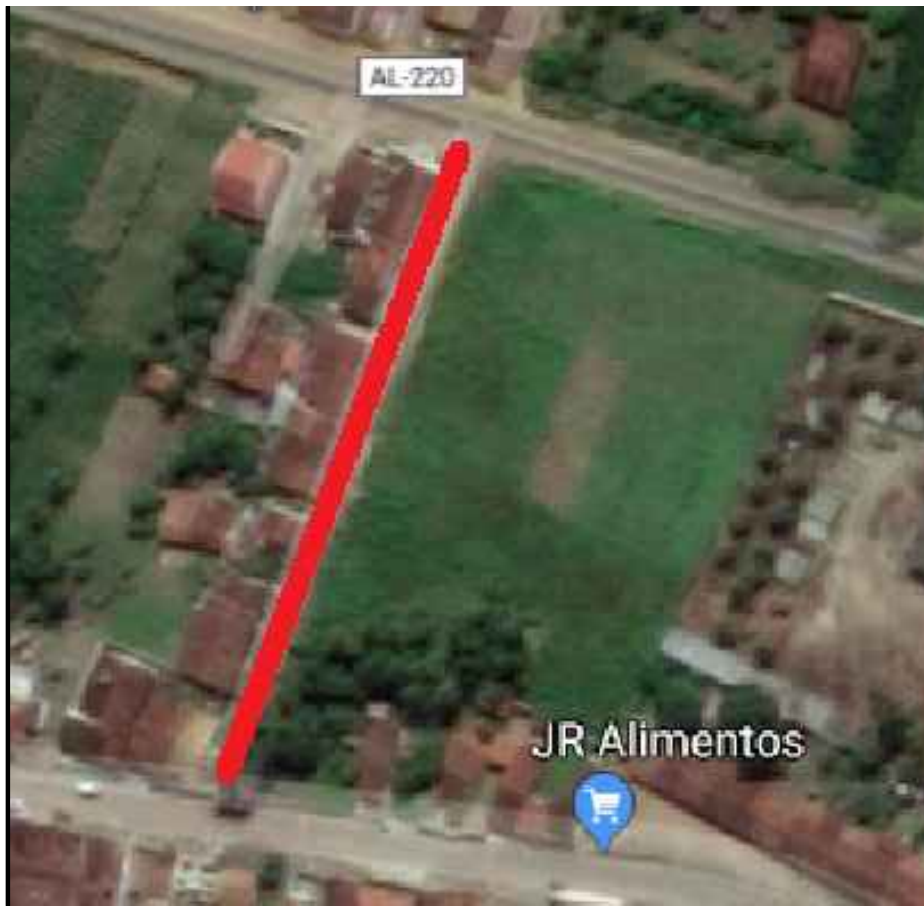

PLANTA DE LOCALIZAÇÃO
SEM ESCALA

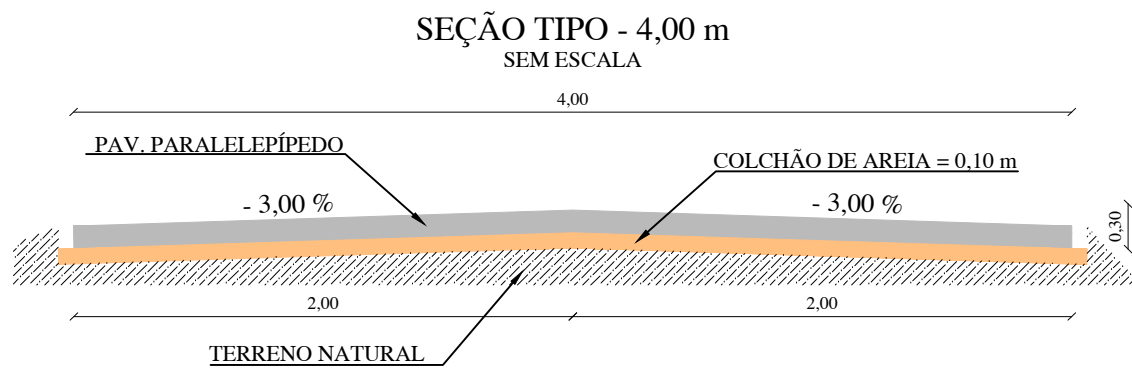

COORDENADAS		QUADRO DE ÁREAS			MEIO-FIO
INICIAL	EST/E: -798856,366 NORTE: 8915052,568	RUA	COMP.(m)	LARGURA(m)	COMP.(m)
FINAL	EST/E: -798952,505 NORTE: 8915210,745	MARIA RIBEIRO	148,82	4,00	595,28



MINISTÉRIO DA INTEGRAÇÃO NACIONAL
COMPANHIA DE DESENVOLVIMENTO DOS VALES DO SÃO FRANCISCO E DO PARNAÍBA
5ª SUPERINTENDÊNCIA REGIONAL

PAVIMENTAÇÃO EM PARALELEPÍPEDO
MANOEL RIBEIRO - CENTRO
CAMPO ALEGRE - AL PLANTA E LOCALIZAÇÃO

ENG. RESPONSÁVEL : ENG. VALMIR RODRIGUES DE ALBUQUERQUE FILHO CREA/AL 0215091841		CHIEFE 5º G.R.D.:	
OBS: OOOO	DESENHO : DIEGO SILVA	LEVANTAMENTO : RAIMUNDO GOMES	
DESENHO Nº : 01/01	ÁREA :	DATA : OUTUBRO/2018	ESCALA : INDICADAS
PROJETO : 01	ARQUIVO :	FOLHA : 10/10	