



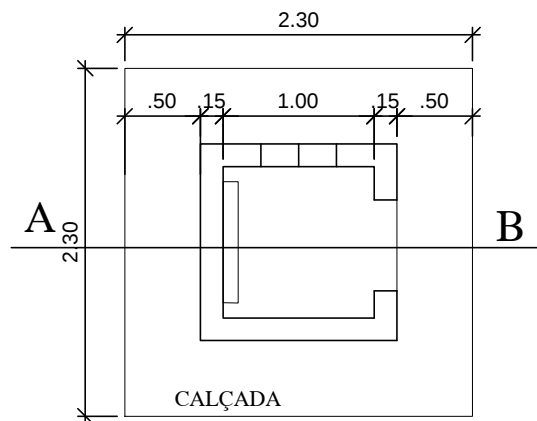

PLANTA BAIXA

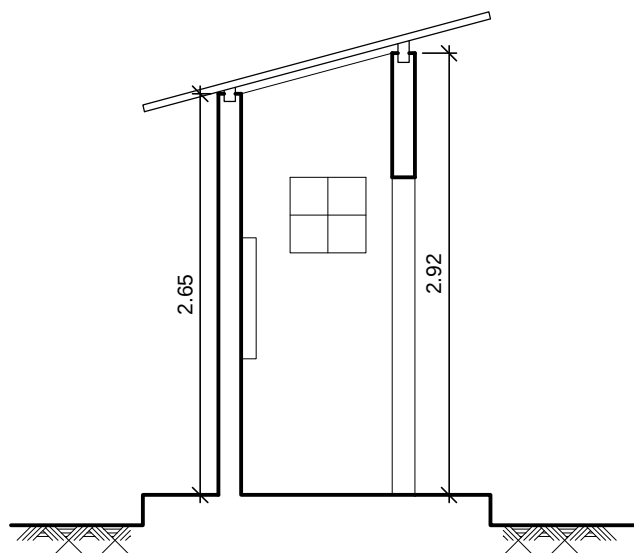

CORTE A-B



MINISTÉRIO DA INTEGRAÇÃO NACIONAL
COMPANHIA DE DESENVOLVIMENTO DOS VALES DO SÃO FRANCISCO E DO PARNAÍBA
5ª SUPERINTENDÊNCIA REGIONAL

CASA DE BOMBEAMENTO PLANTA BAIXA E CORTE

RESP. TÉCNICO:

DESENHO:

GERENTE 5ª G.R.R.:

CÍCERO GOMES

DESENHO Nº :

06/14

ÁREA CONST:

1,69 m²

DATA: JULHO/2014

ESCALA: 1/50

ARQUIVO: Unidade de Maniva Irrigada