



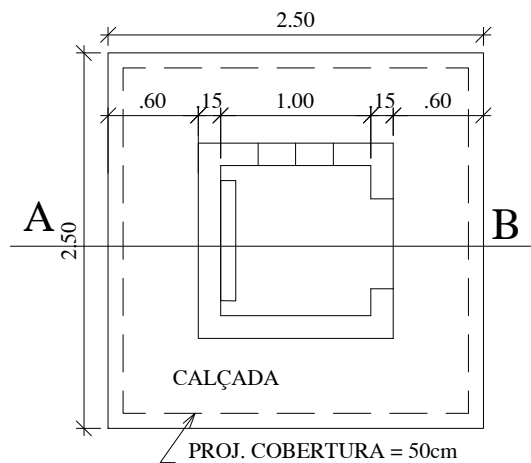

PLANTA BAIXA

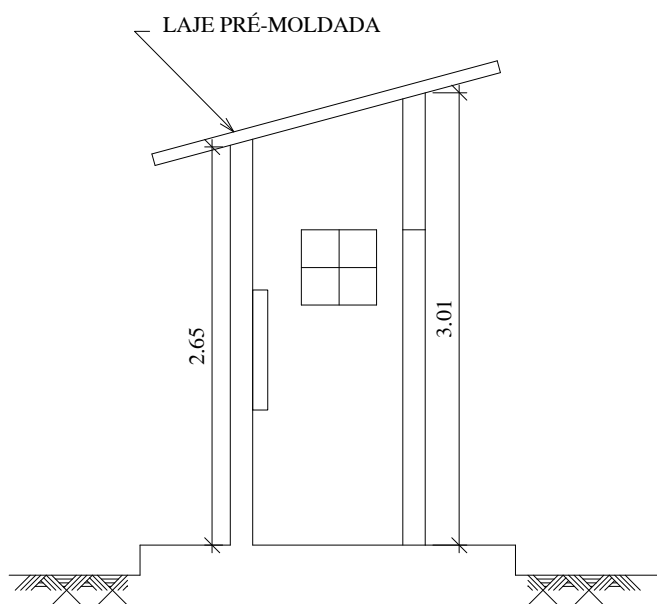

CORTE A-B



MINISTÉRIO DA INTEGRAÇÃO NACIONAL  
COMPANHIA DE DESENVOLVIMENTO DOS VALES DO SÃO FRANCISCO E DO PARNAÍBA  
5ª SUPERINTENDÊNCIA REGIONAL

## CASA DE BOMBEAMENTO PLANTA BAIXA E CORTE

RESP. TÉCNICO:

DESENHO:

GERENTE 5ª G.R.R.:

CÍCERO GOMES

DESENHO Nº :

ÁREA:

DATA: OUTUBRO/2014

ESCALA: 1/50

09/10

1,69 m²

ARQUIVO: Unidade de Palma Irrigada