

TÍTULO
PLANTA BAIXA

PROJETO
MELHORIA SANITÁRIA DOMICILIAR

LOCALIDADE
MORRO DO CHAPÉU/BA

CODEVASF


DATA
07/2017

ESCALA
1/25

ARQUIVO

CADISTA

VISTO

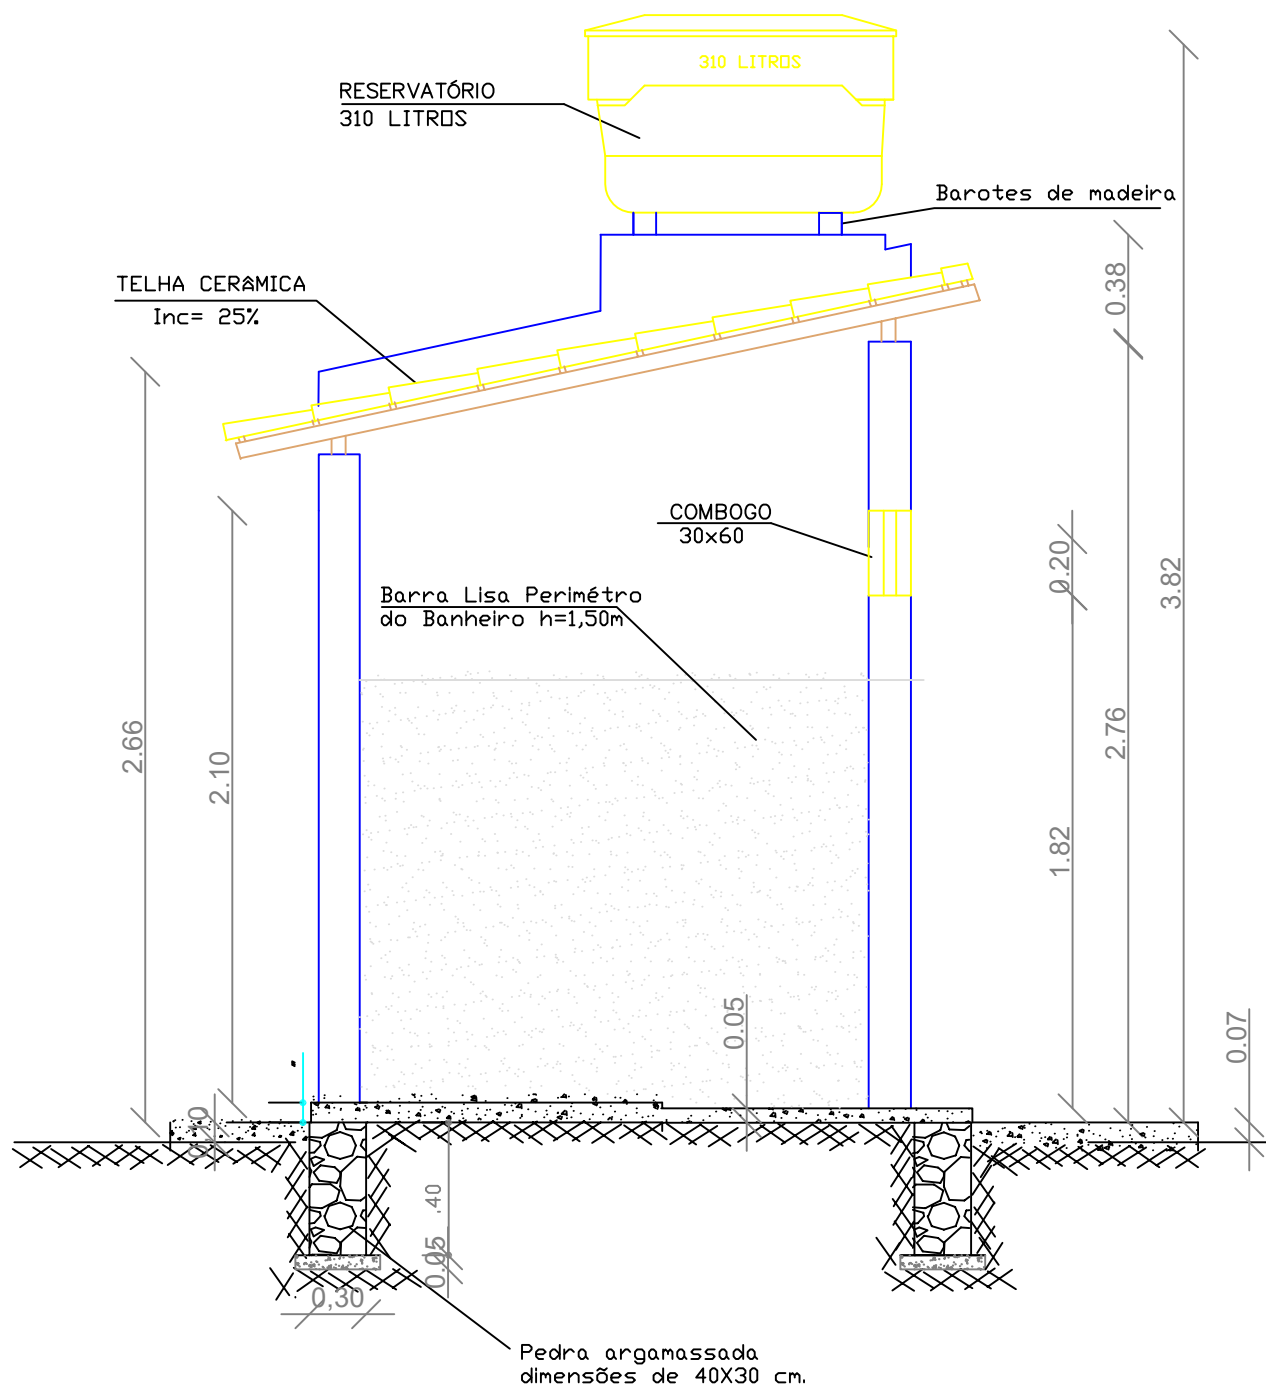

TÍTULO

CORTE A-A

DATA

07/2017

ESCALA

1/25

ARQUIVO

PROJETO

MELHORIA SANITÁRIA DOMICILIAR


LOCALIDADE



MORRO DO CHAPÉU/BA

CODEVASF

CADISTA

VISTO

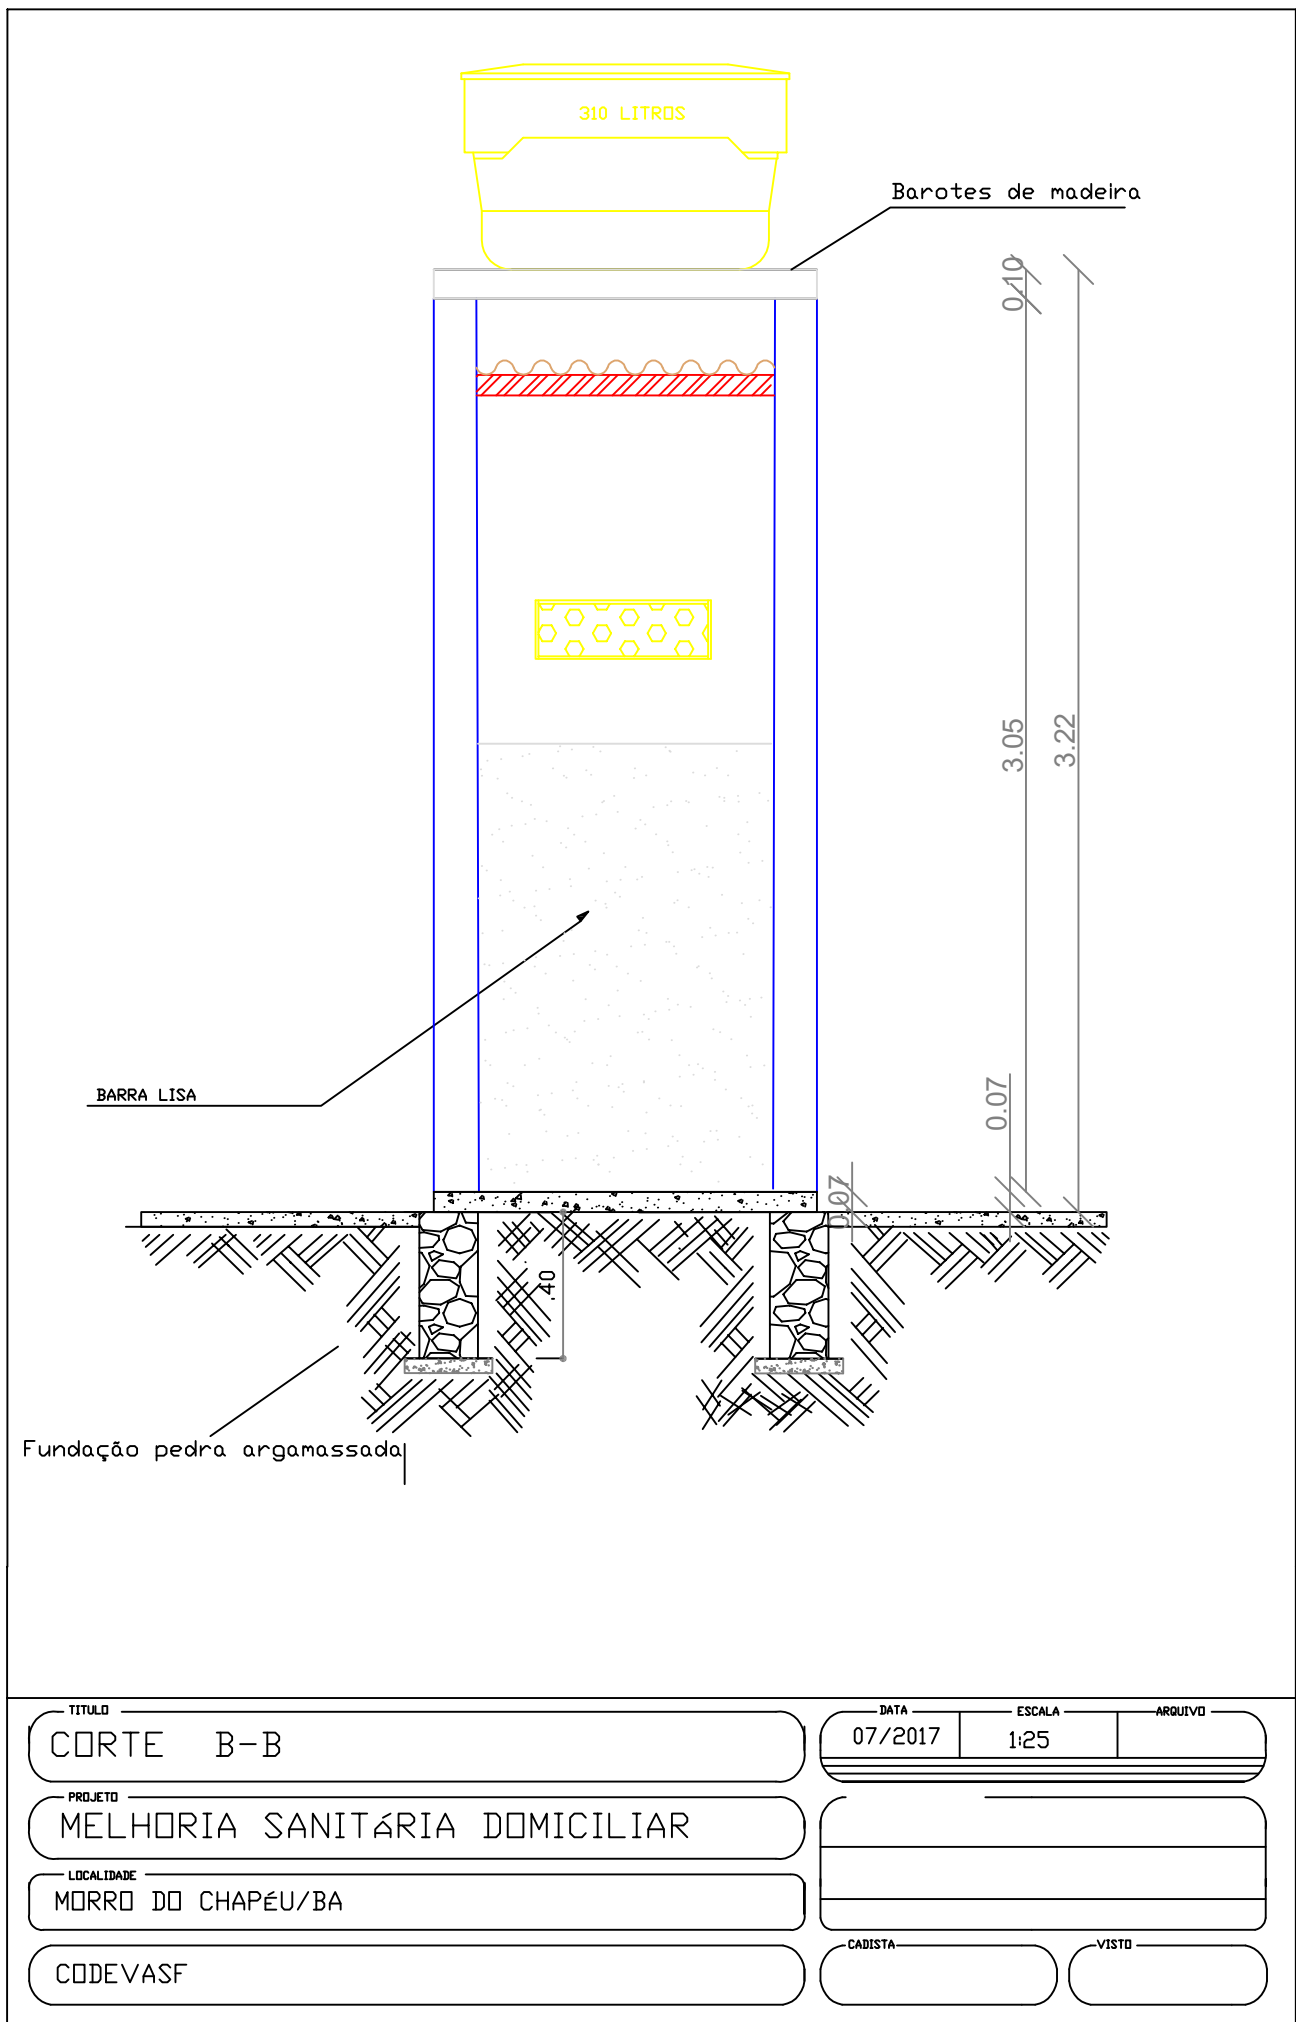

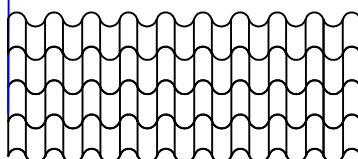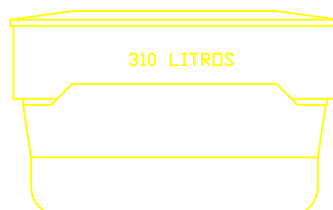

TÍTULO

VISTA FRENTE

PROJETO

MELHORIA SANITÁRIA DOMICILIAR

LOCALIDADE

MORRO DO CHAPÉU/BA

CODEVASF

DATA

07/2017

ESCALA


1:25

ARQUIVO

RESPONSÁVEIS TEC. (S)

CADISTA

VISTO

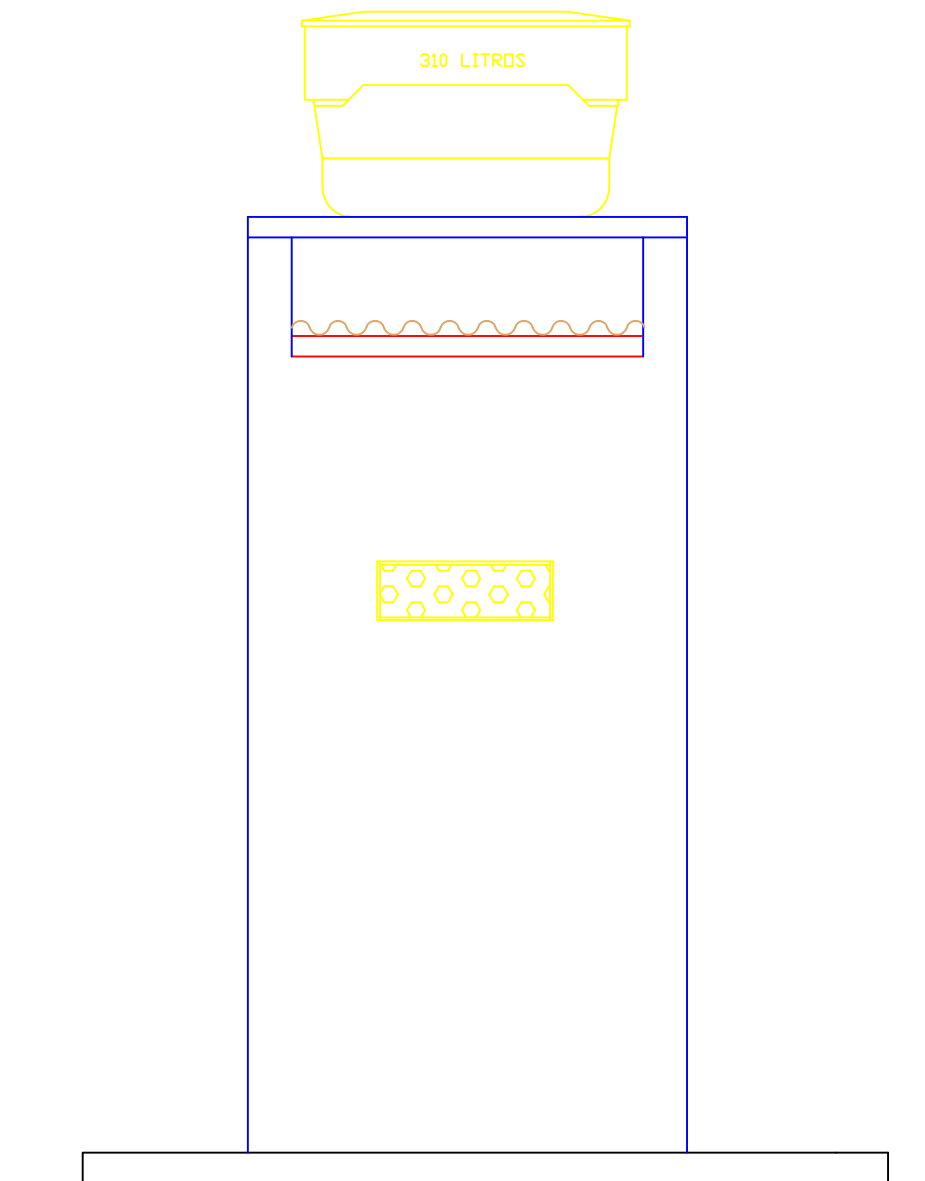

TÍTULO

VISTA FUNDO - MODELO I

PROJETO

MELHORIA SANITÁRIA DOMICILIAR

LOCALIDADE

MORRO DO CHAPÉU/BA

CODEVASF

DATA

07/2017

ESCALA


1:25

ARQUIVO

5/14

CADISTA


VISTO

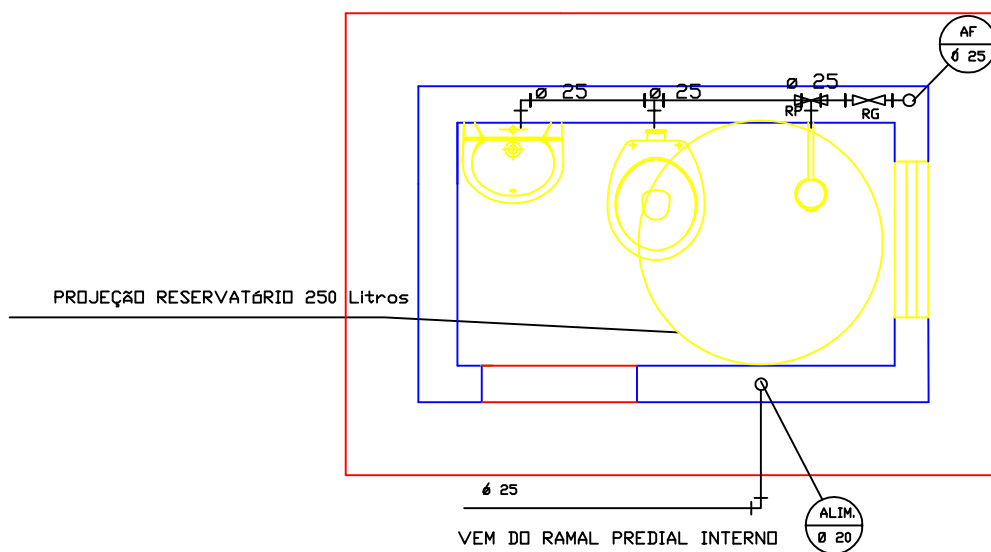

OBSERVAÇÕES

- 1 - MATERIAL DA TUBULAÇÃO: PVC RÍGIDO JUNTA SOLDÁVEL
- 2 - BITOLA ESPECIFICADA: DIÂMETRO EXTERNO EM MILÍMETROS

TÍTULO		DATA	ESCALA	ARQUIVO
INSTALAÇÕES DE ÁGUA FRIA		07/2017	1:25	
PROJETO				
MELHORIA SANITÁRIA DOMICILIAR				
LOCALIDADE				
MORRO DO CHAPÉU/BA				
CODEVASF		CADISTA	VISTO	

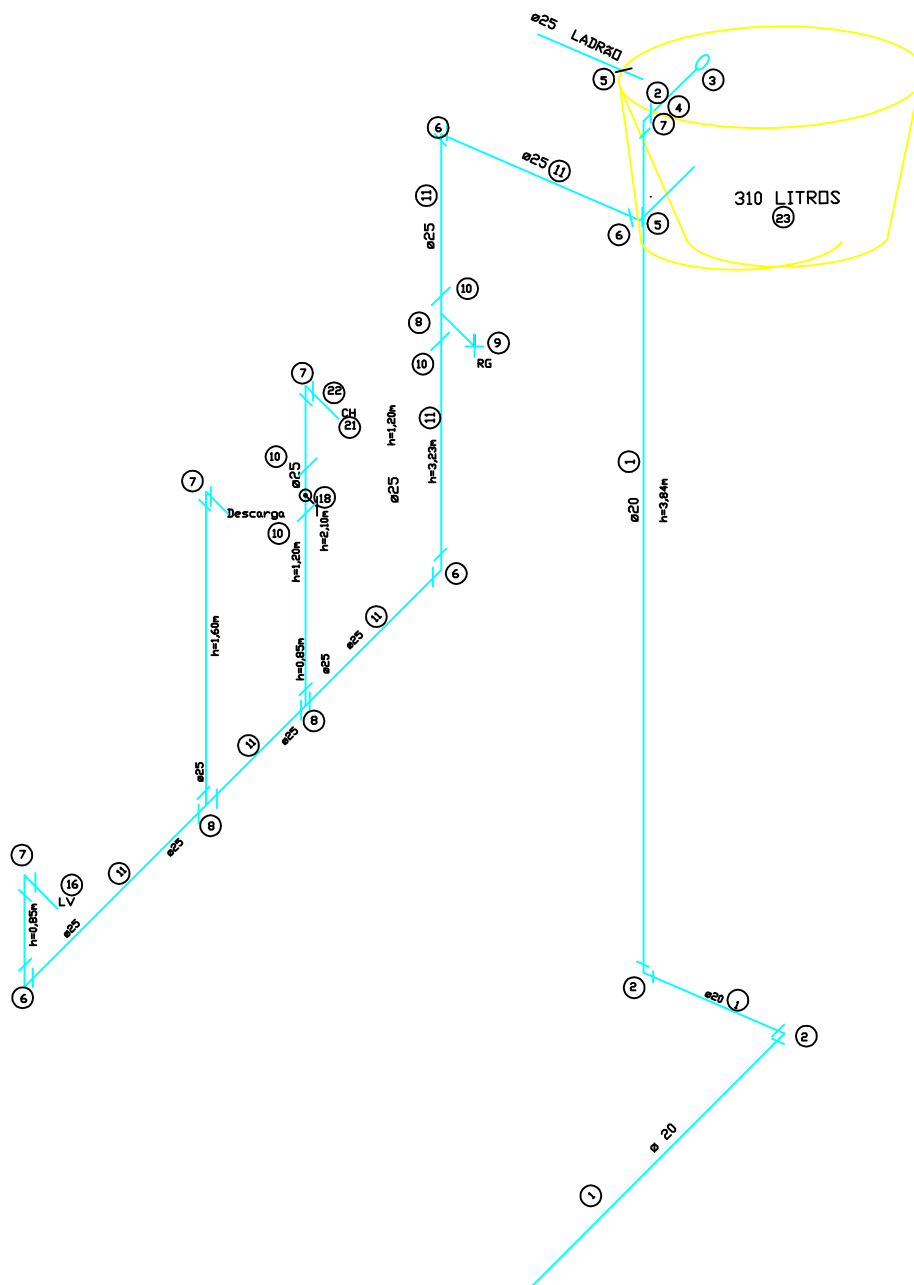

TÍTULO
ISOMÉTRICO

PROJETO
MELHORIA SANITÁRIA DOMICILIAR

LOCALIDADE
MORRO DO CHAPÉU/BA

CODEVASF

DATA
07/2017


ESCALA
1:25

ARQUIVO


CREA Nº

CADISTA

VISTO

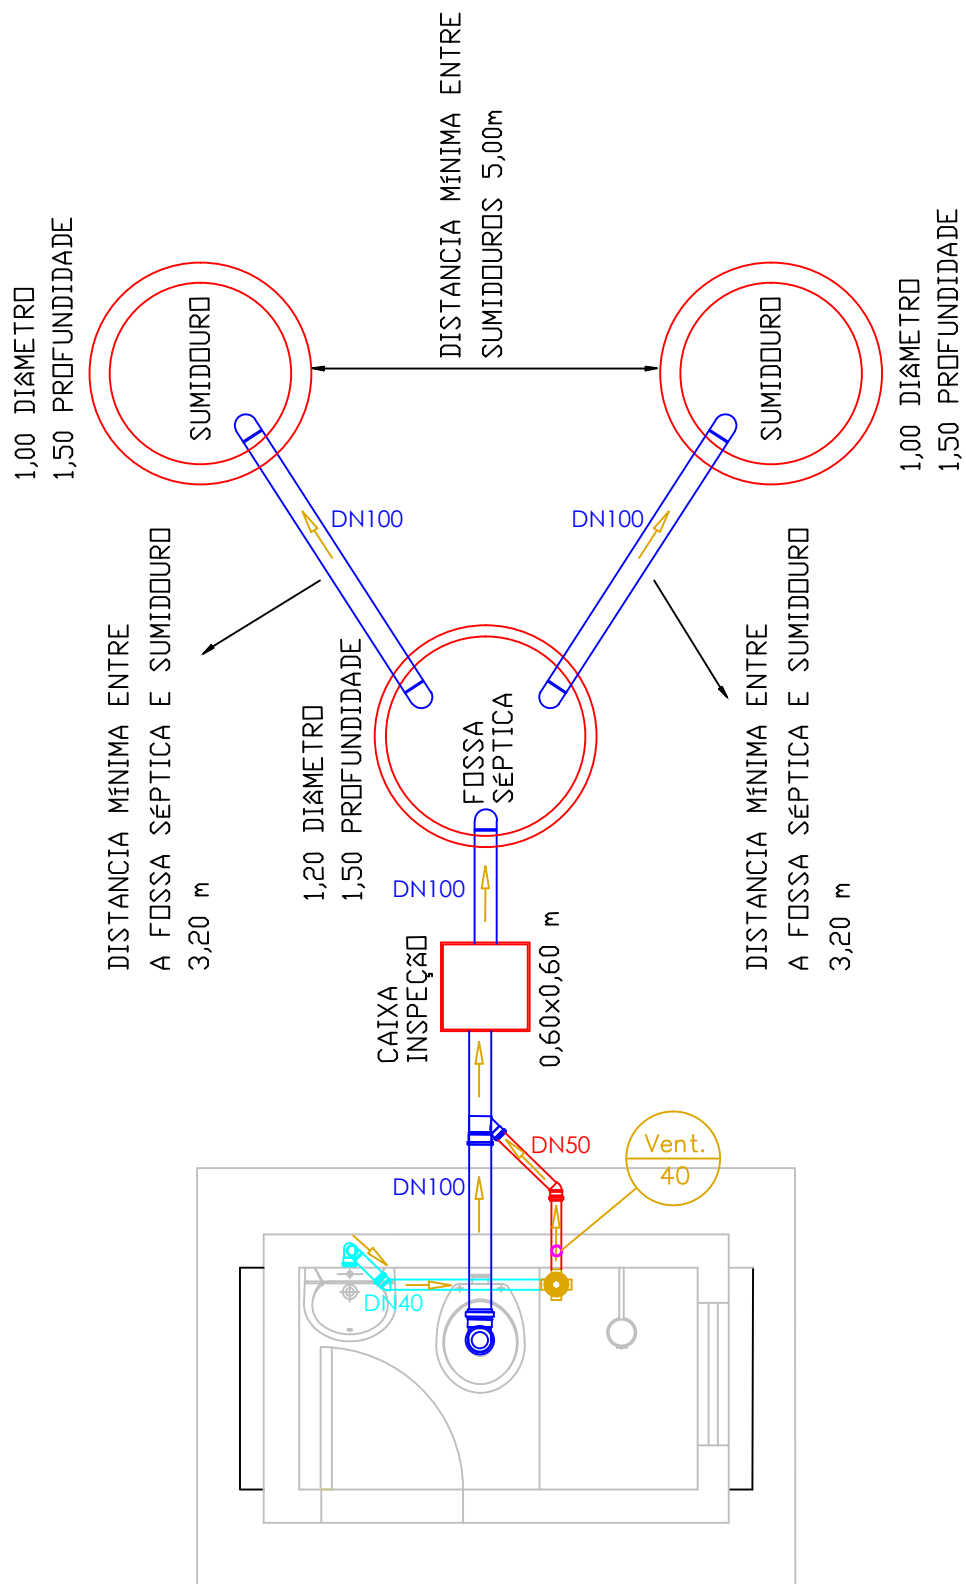

TÍTULO		DATA	ESCALA	ARQUIVO
ESQUEMA DE ESGOTO		07/2017	SEM ESCALA	
PROJETO		RESPONSÁVEIS TEC. (S)		
MELHORIA SANITÁRIA DOMICILIAR		CREA Nº 25.543/B - BAHIA		
LOCALIDADE		CARISTA		
MORRO DO CHAPÉU/BA		VISTO		
CODEVASF				

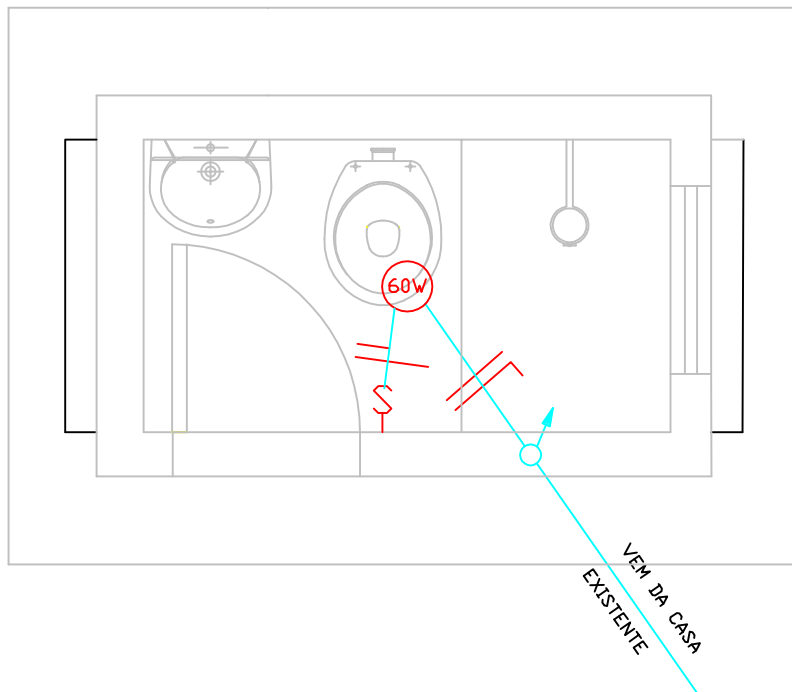

LEGENDA



FIOS FASE, NEUTRO E RETORNO



INTERRUPTOR



LUMINARIA TIPO BOCAL PLAFONIER, COM LÂMPADA INCANDESCENTE



ELETRODUTO QUE SOBE

OBSERVAÇÕES

- 1- ELETRODUTO Ø 1/2" PVC CORRUGADO
- 2- FIO DE COBRE ISOLADO BITOLA 1,5mm²

TÍTULO

ESQUEMA ELÉTRICO

DATA

07/2017

ESCALA

1:25

ARQUIVO

PROJETO

MELHORIA SANITÁRIA DOMICILIAR


LOCALIDADE

MORRO DO CHAPÉU/BA


CODEVASF

CADISTA

VISTO

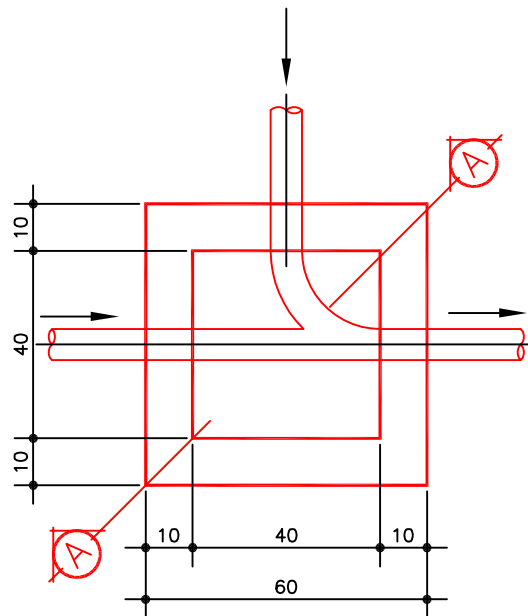

PLANTA

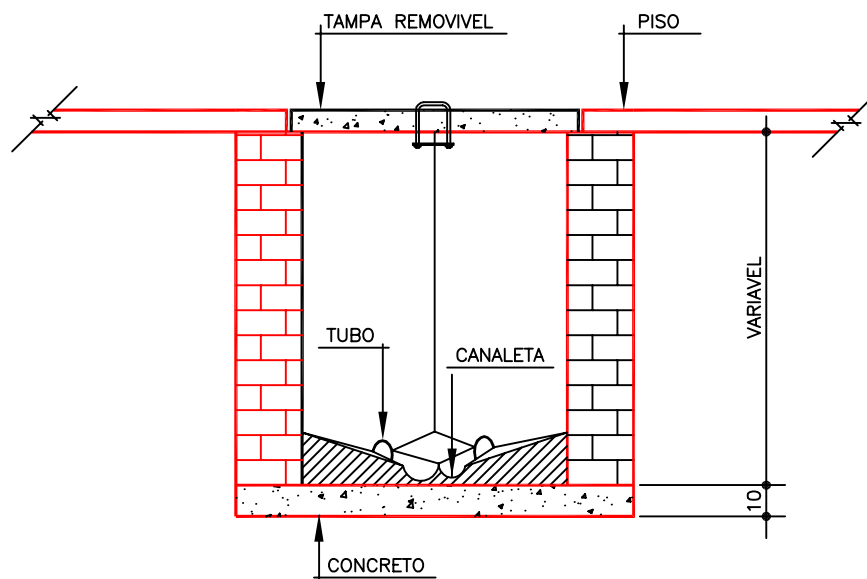

CORTE A:A

CAIXA DE INSPEÇÃO
S/ ESCALA

TÍTULO

CAIXA DE INSPEÇÃO

PROJETO

MELHORIA SANITÁRIA DOMICILIAR

LOCALIDADE

MORRO DO CHAPÉU/BA

CODEVASF

DATA

07/2017

ESCALA



1/10

ARQUIVO

CREA Nº

CADISTA

VISTO

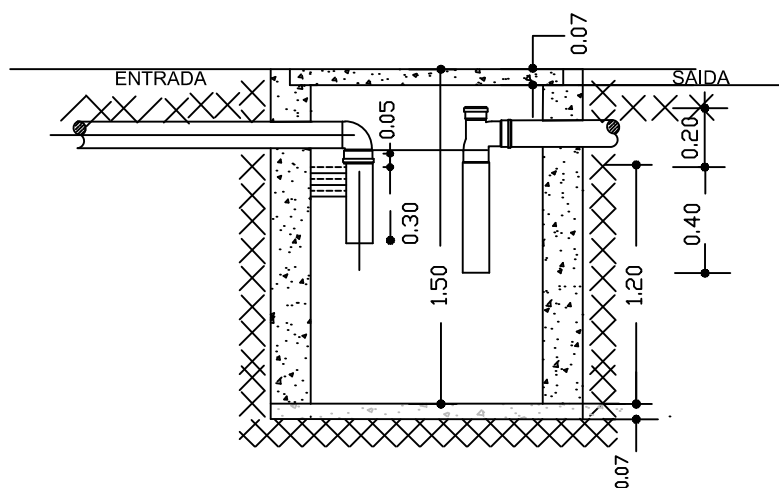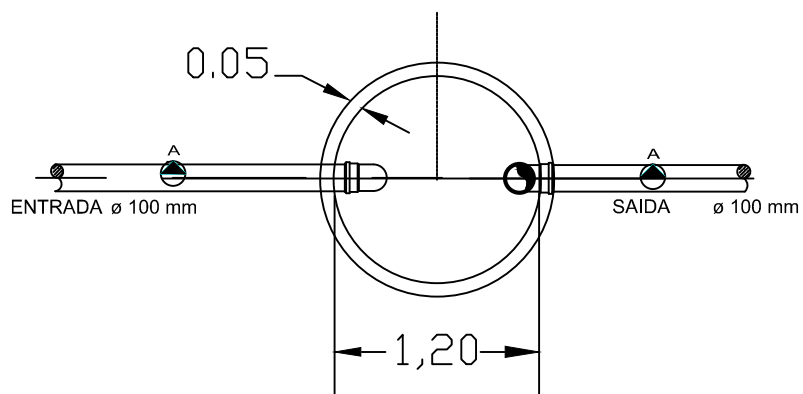

SEM ESCALA

TÍTULO

FOSSA SÉPTICA

PROJETO

MELHORIA SANITÁRIA DOMICILIAR

LOCALIDADE

MORRO DO CHAPÉU/BA

CODEVASF

DATA

07/2017


ESCALA

1:25

ARQUIVO

CADISTA

VISTO

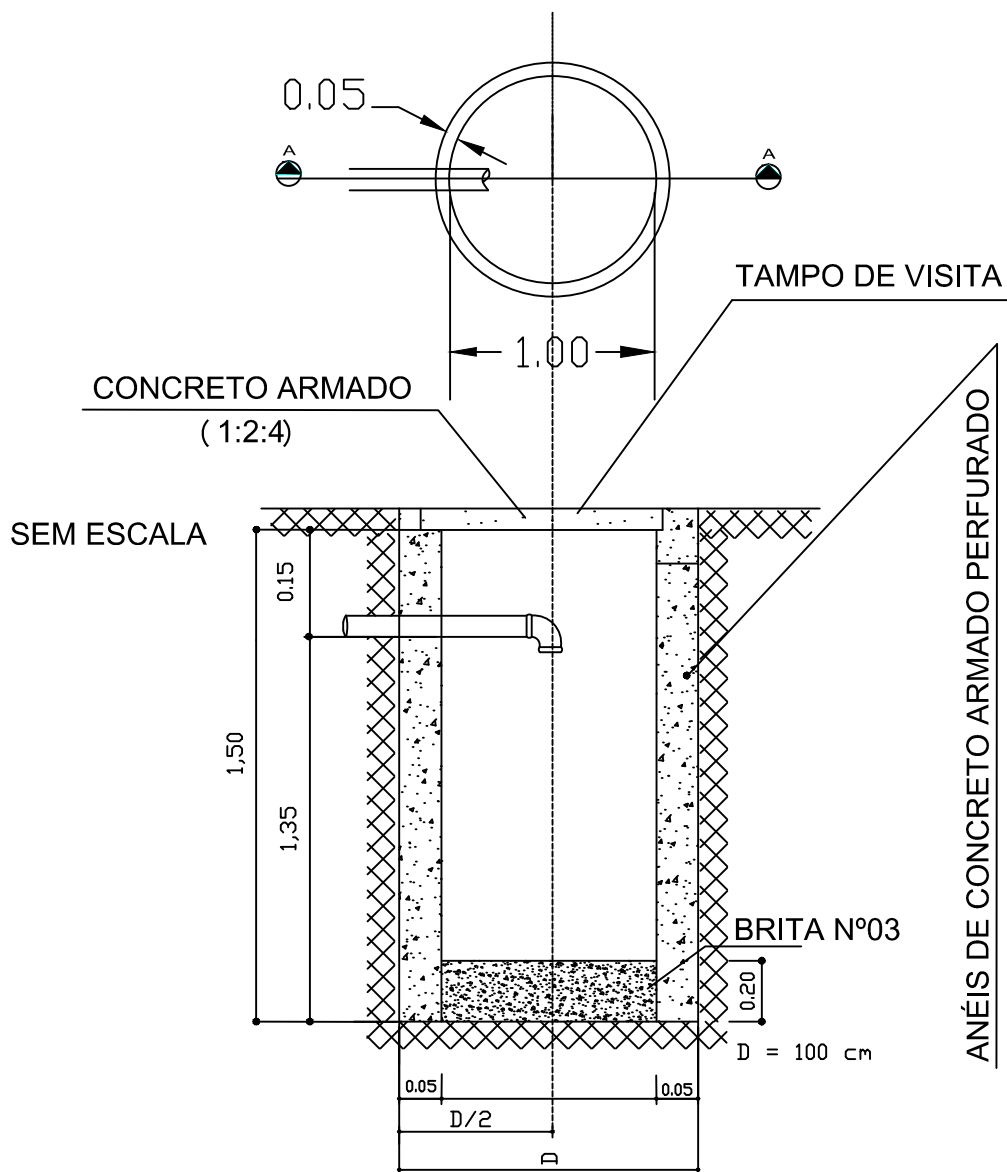

TÍTULO

SUMIDOURO

PROJETO

MELHORIA SANITÁRIA DOMICILIAR

LOCALIDADE

MORRO DO CHAPÉU/BA

CODEVASF

DATA

07/2017

ESCALA

1:25

ARQUIVO

RESPONSÁVEIS TEC. (S)

CADISTA

VISTO