



CORTE B,B'

ESCALA: 1/50

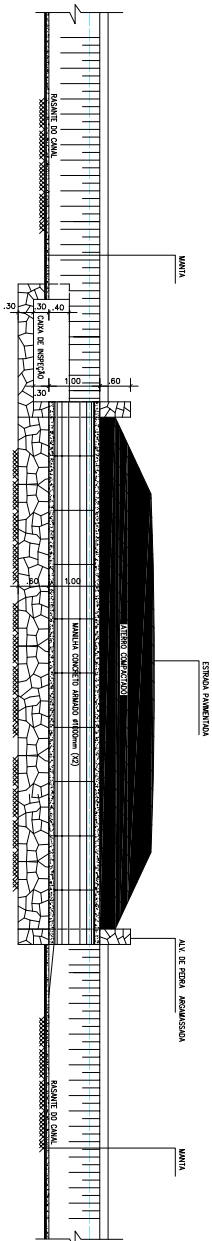

CORTE A,A'

ESCALA: 1/50

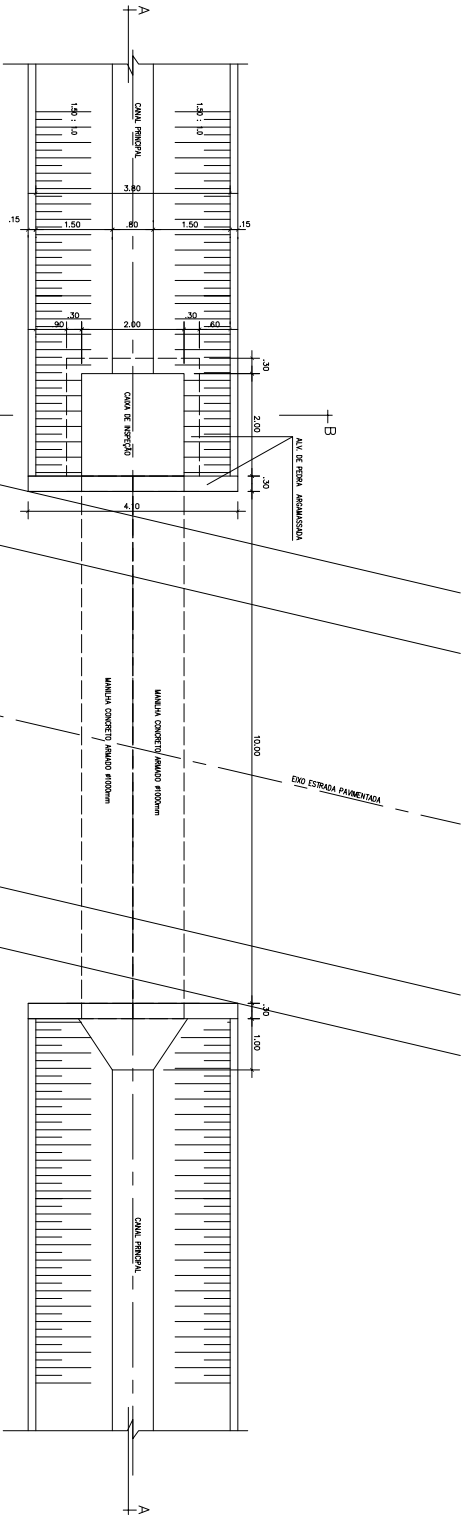

PLANTA BAIXA

ESCALA: 1/50

PROJETADO		DESE	
PROJETISTA		RESPONSÁVEL TÉCNICO	
PLANJEAMENTO E ACESSORIA DE PROJETOS TÉCNICOS LTDA.			
GOVERNO DO ESTADO DO PIAUÍ			
SECRETARIA DE DESENVOLVIMENTO DOS RECURSOS HUMANOS E DO TRABALHO - 7ª SE - TERESINA, PI			
PROJETO DE IRRIGAÇÃO MARFEDAS JENIFARO			
LOCAL: SÃO JOÃO DO PIAUÍ - PIAUÍ			
TÍTULO: CANAL/BUERO SOB PI-141		PROJETO EXECUTIVO	
PLANTA BAIXA E CORTE			
DATA:	ESCALA:	REVISÃO:	ASSIN:
REVISÃO:	REVISÃO:	REVISÃO:	REVISÃO:
			PROJETO Nº: 04/21