




FACHADA PRINCIPAL
ESCALA 1:25

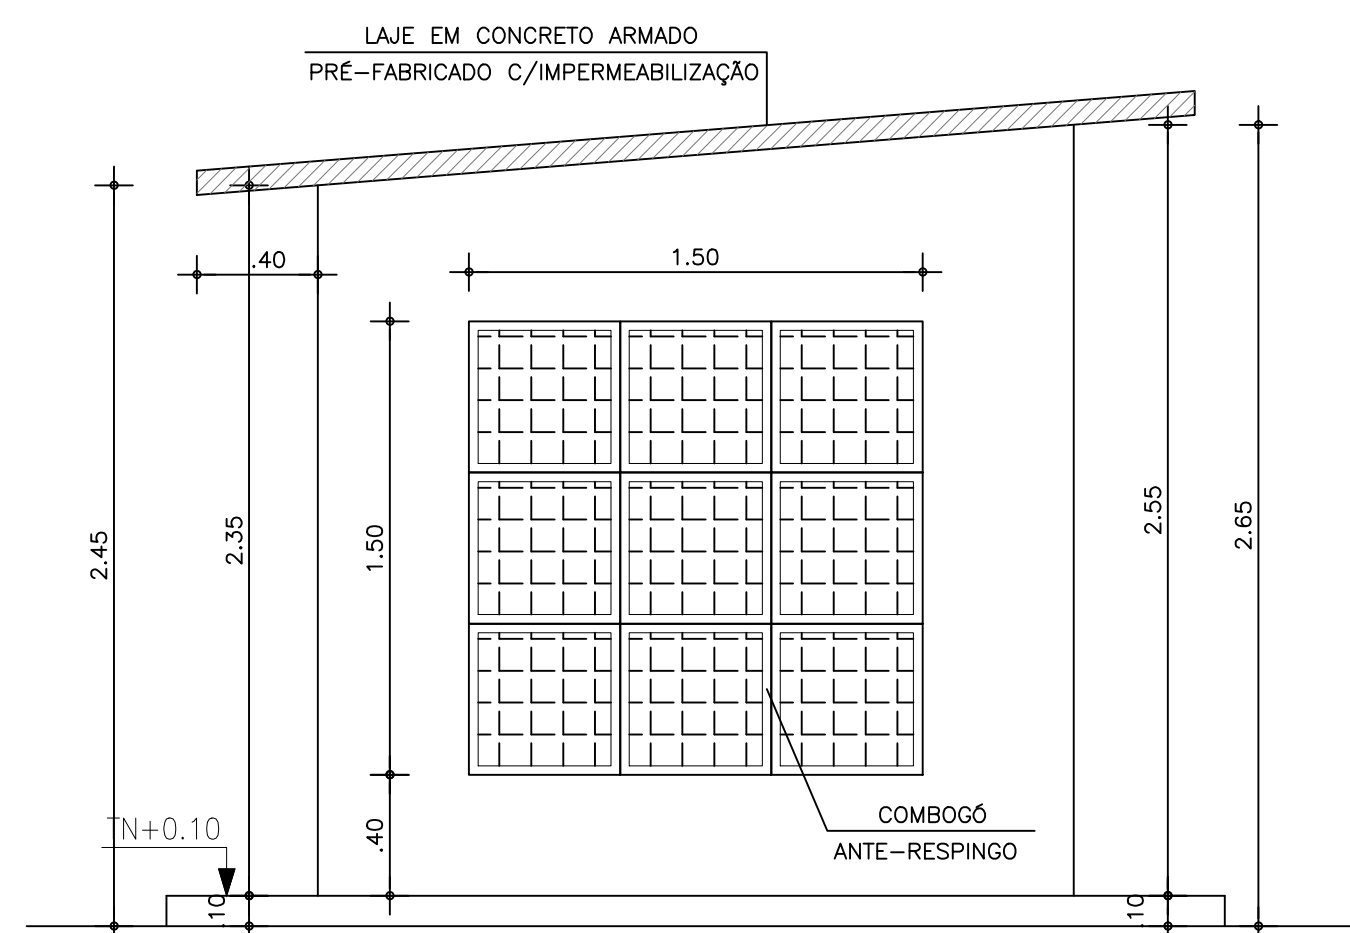


FACHADA LAT. DIREITA
ESCALA 1:25

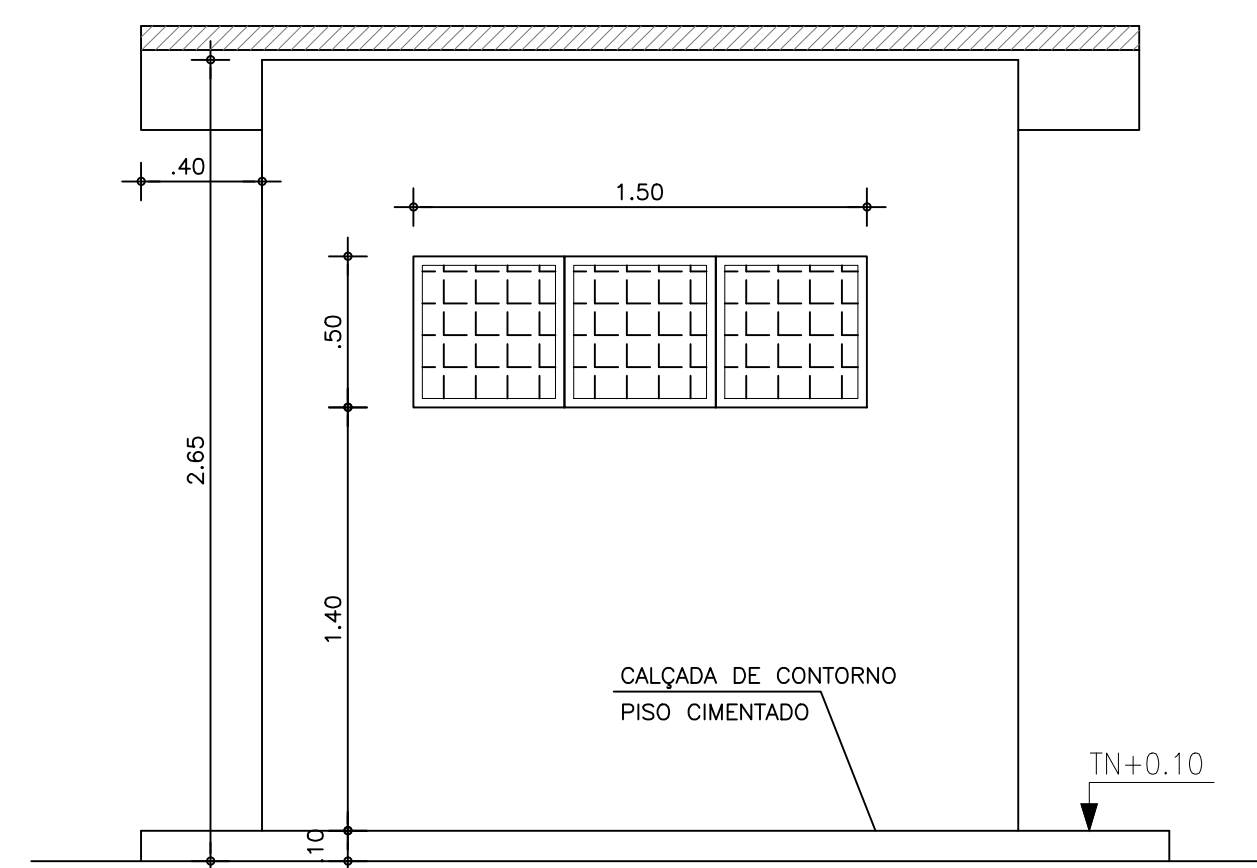


FACHADA POSTERIOR
ESCALA 1:25

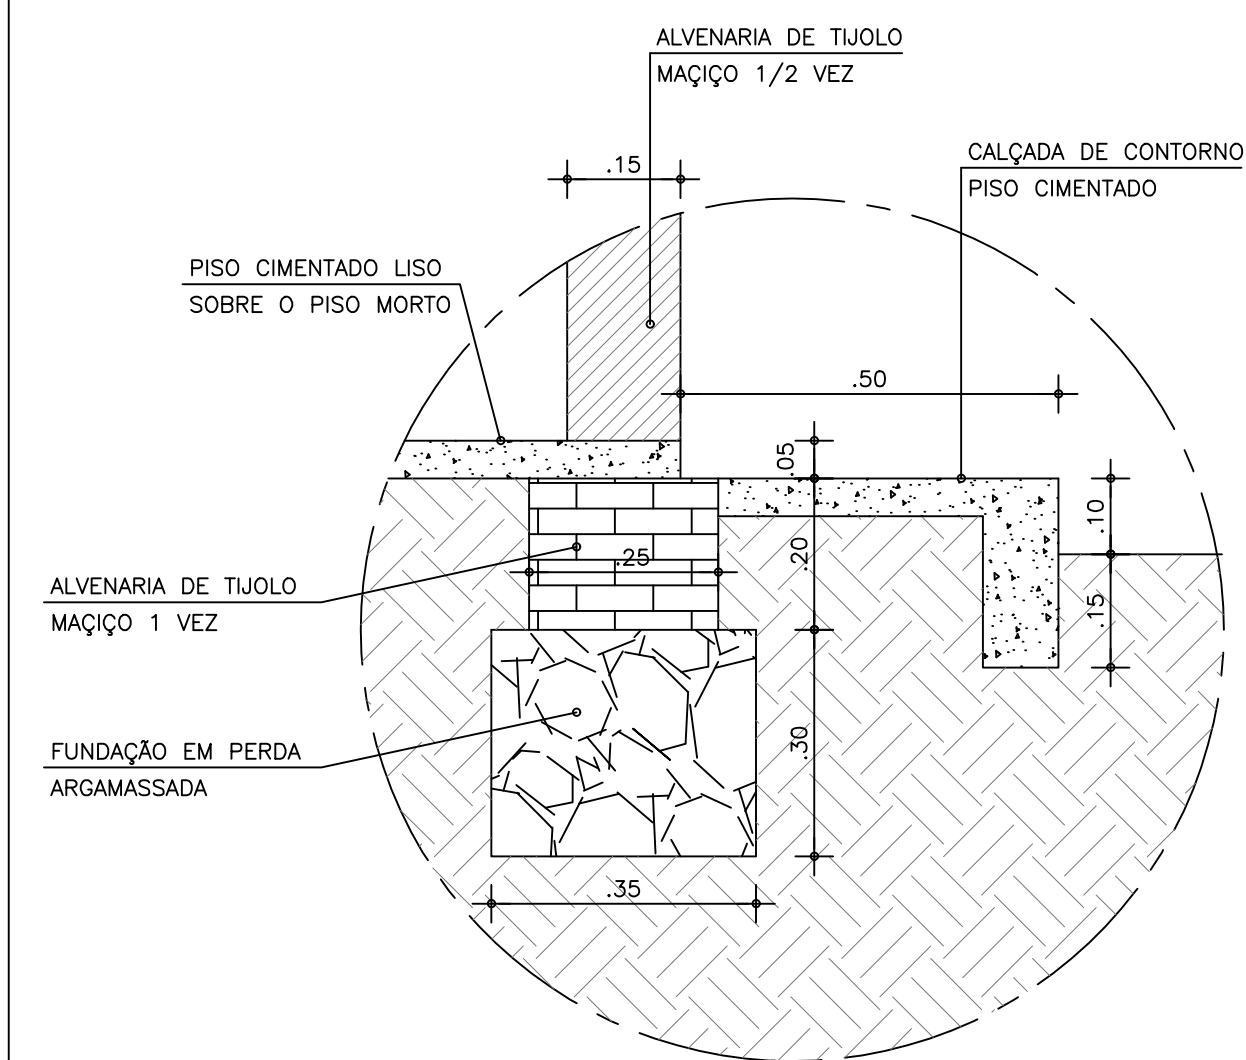


DETALHE DA FUNDAÇÃO
ESCALA 1:10

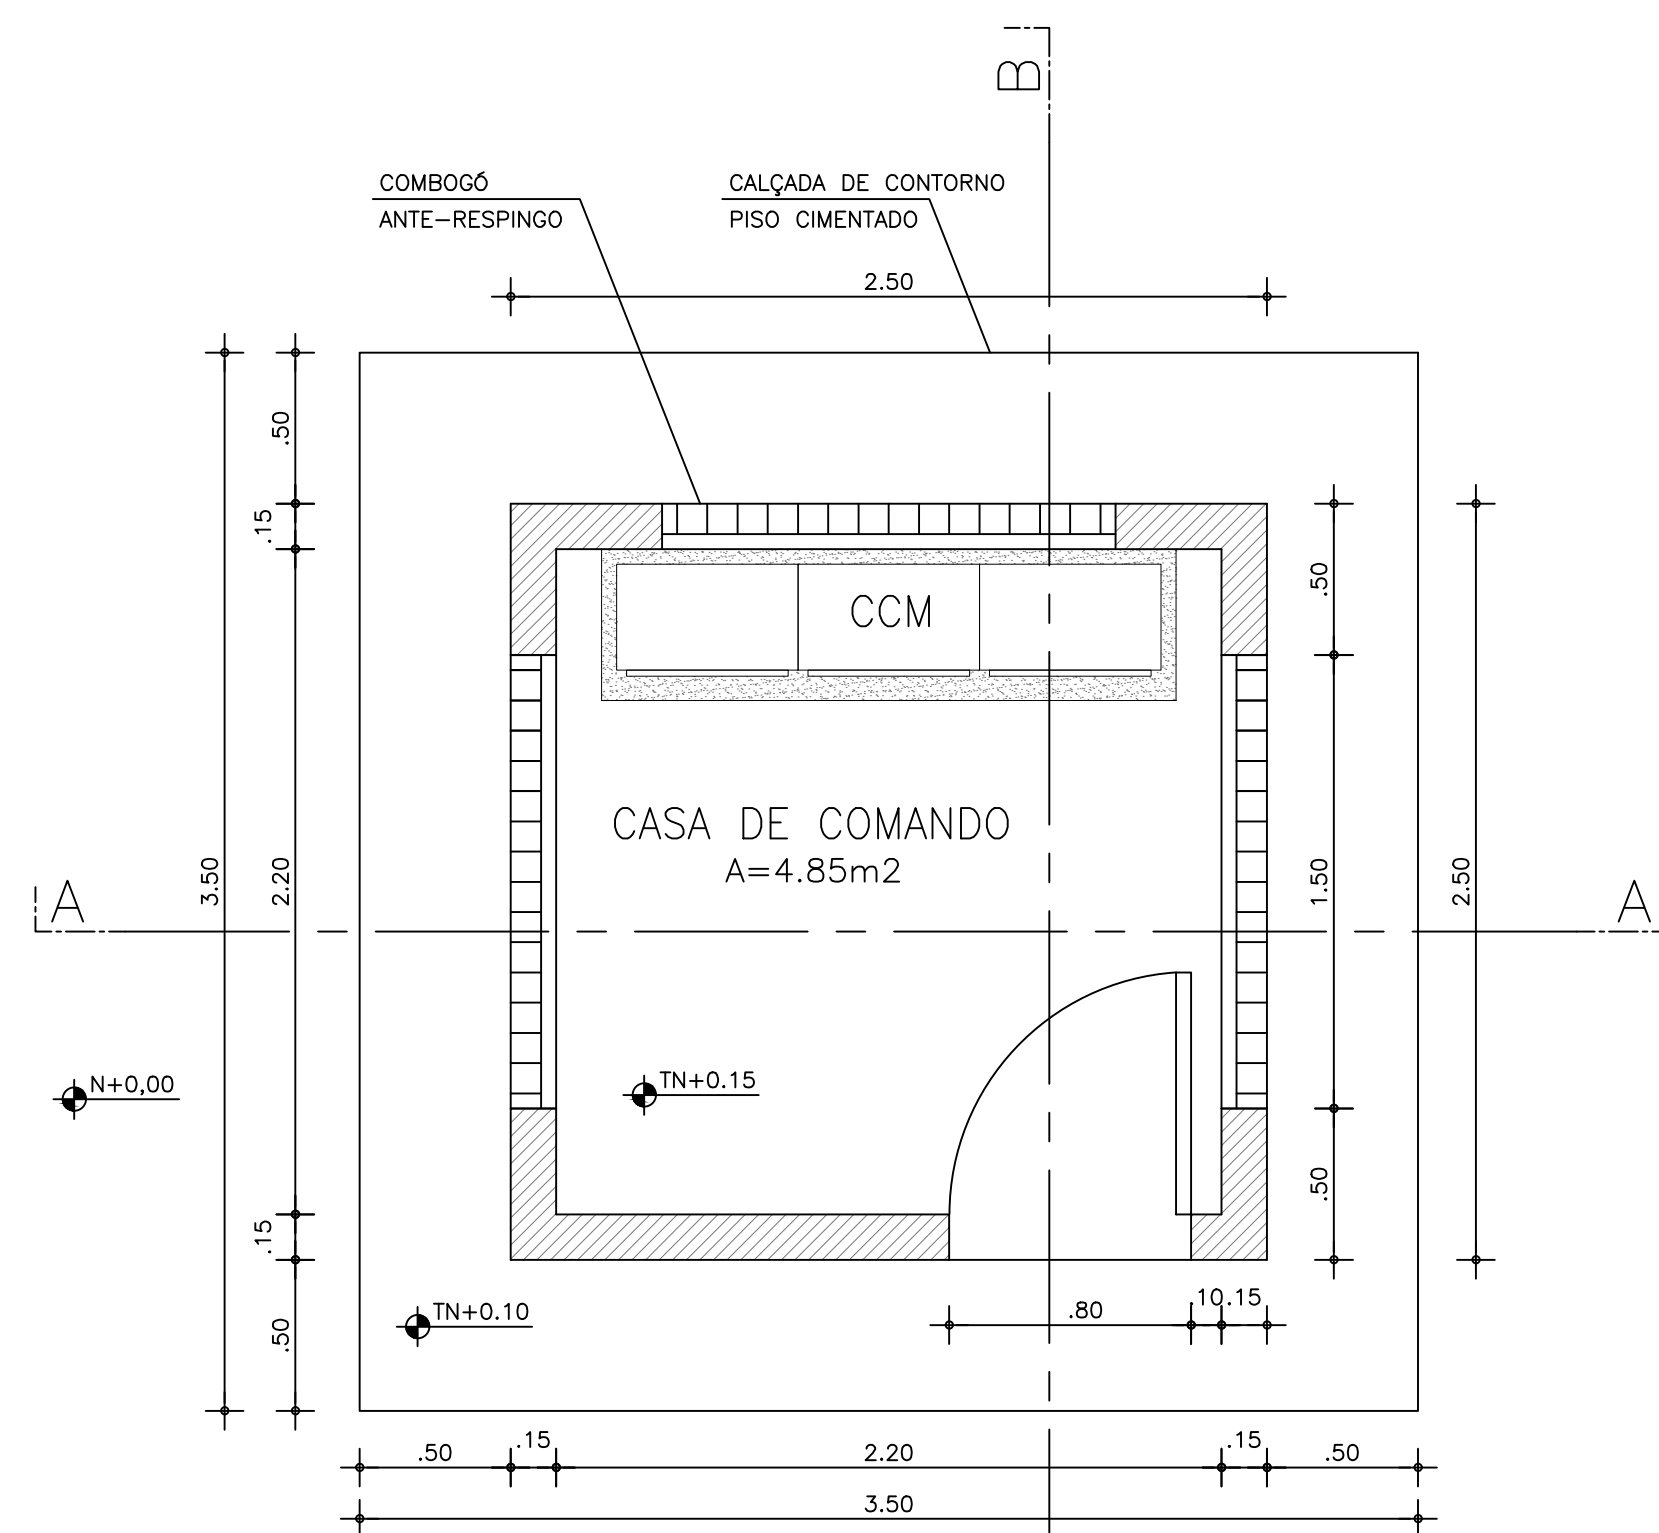

PLANTA BAIXA
ESCALA 1:25

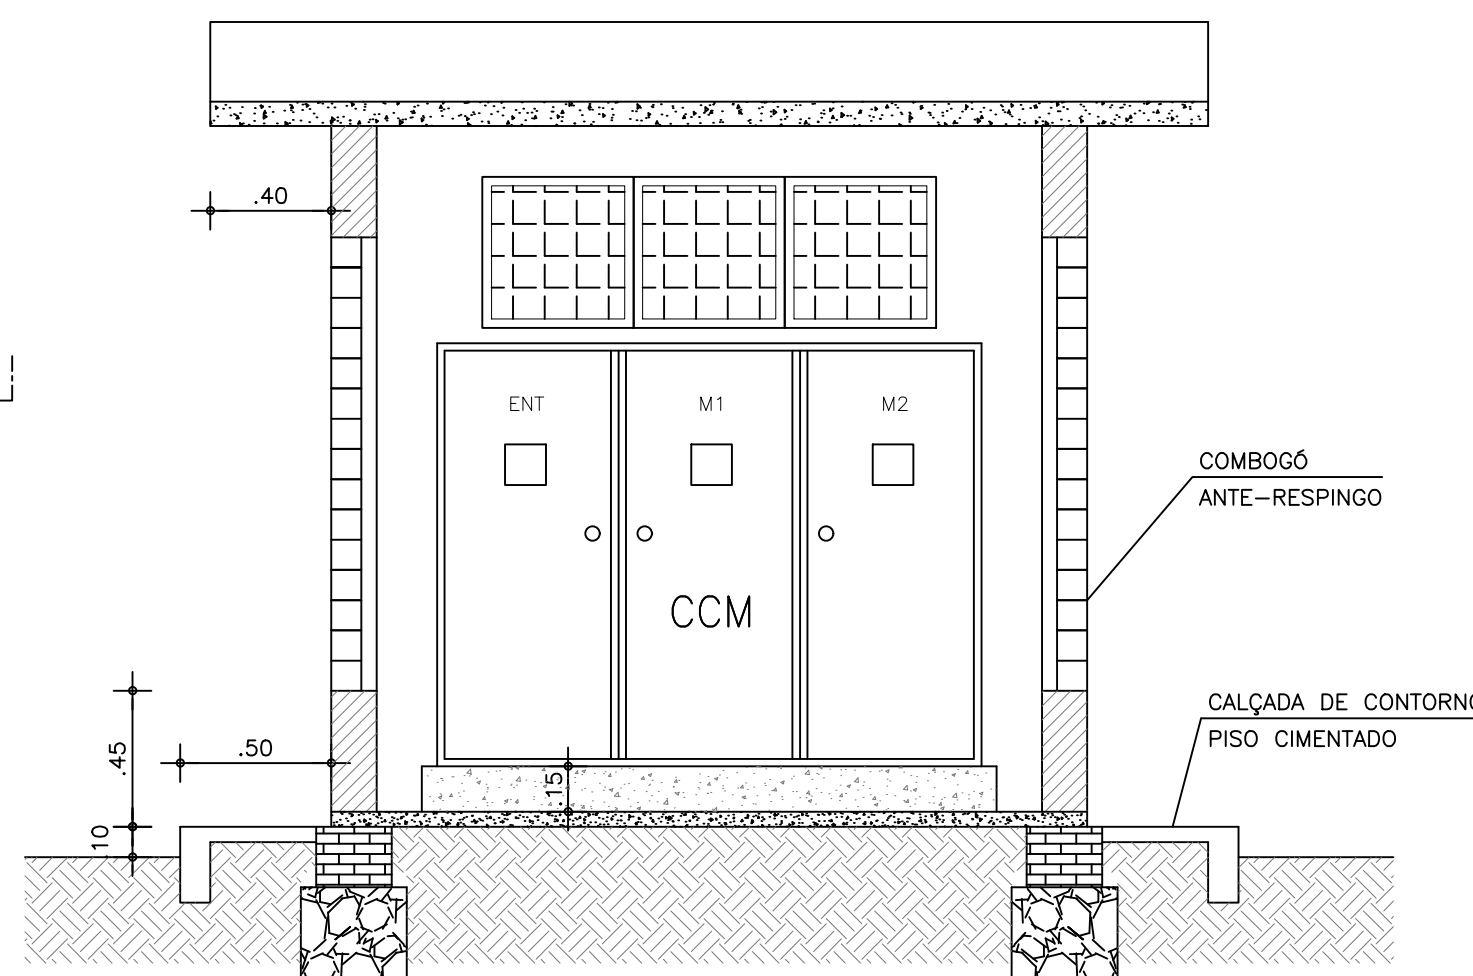

CORTE - AA
ESCALA 1:25

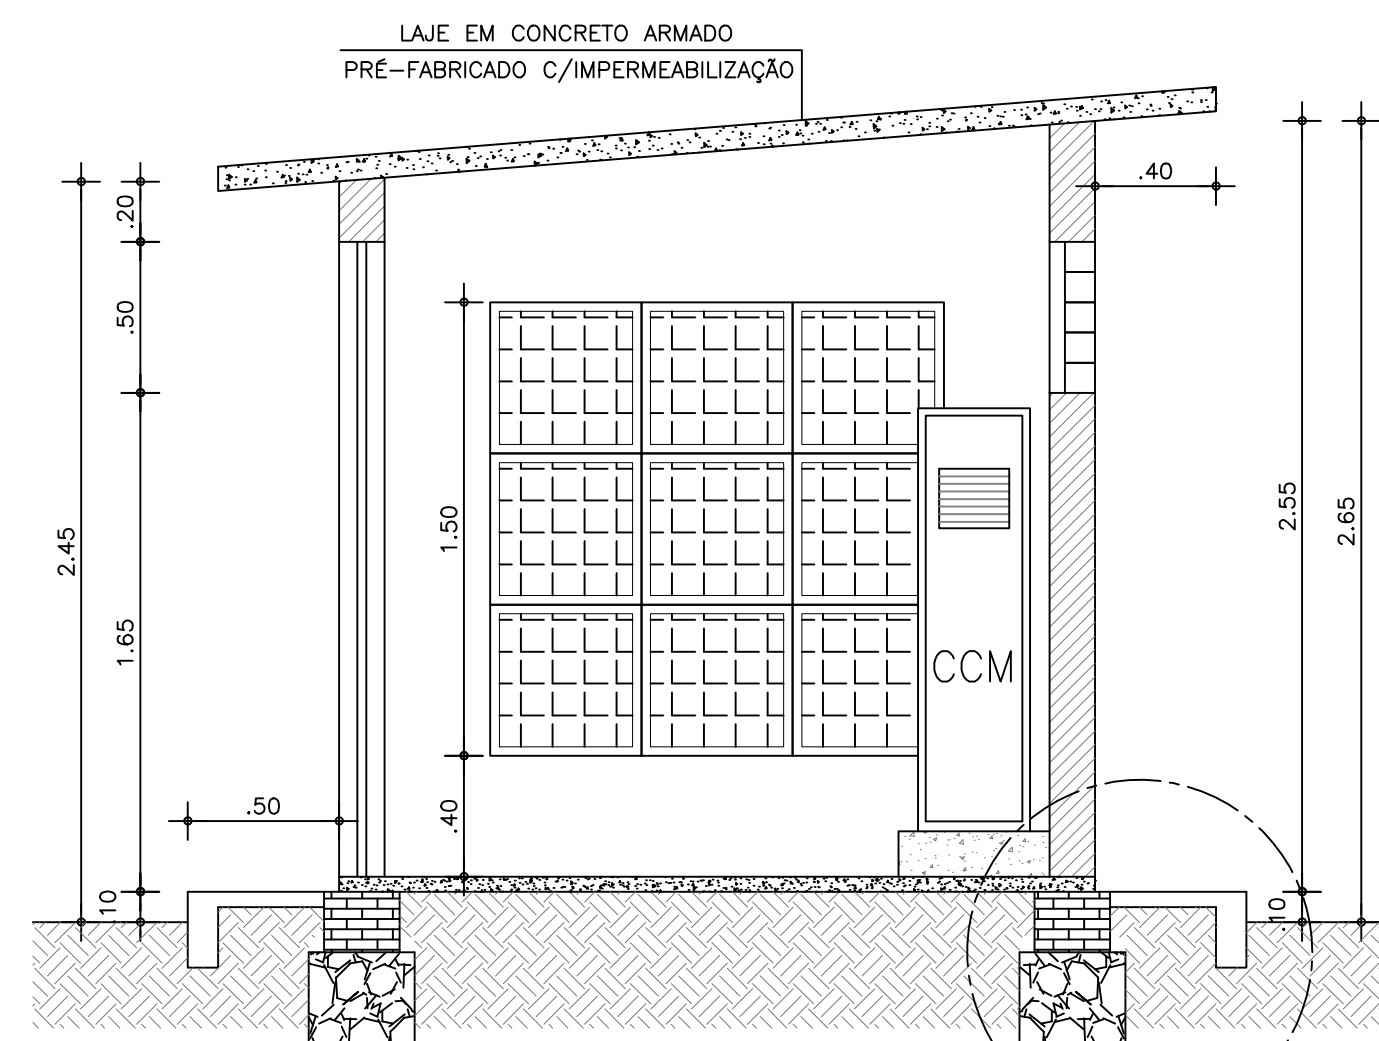

CORTE - BB
ESCALA 1:25

VER DETALHE
DA FUNDAÇÃO

REV. N°	DISCRIMINAÇÃO	VISTO	APROV.	DATA
00	EMIÇÃO INICIAL			JUN/19
SEDEC - SECRETARIA DE ESTADO DA DEFESA CIVIL				
PROJETO BÁSICO - ADUTORA DE CURIMATÁ				
CASA DE COMANDO (CAPTAÇÃO DE ÁGUA BRUTA / EER); OBRA CIVIL PLANTA BAIXA, CORTES E DETALHES				
Resp. Técnico: Eng Civil Cicero Andrade Neiva Crea: 1915901790		Escala: INDICADA	Desenho: 002	
		Data: JUNHO/2019	Planta: 01/01	
Arquivo (dwg): 002_SAO_CURIMATA_CCO_OBR.dwg		Tipo: OBR		