



LOCAÇÃO
ESCALA -- 1/75

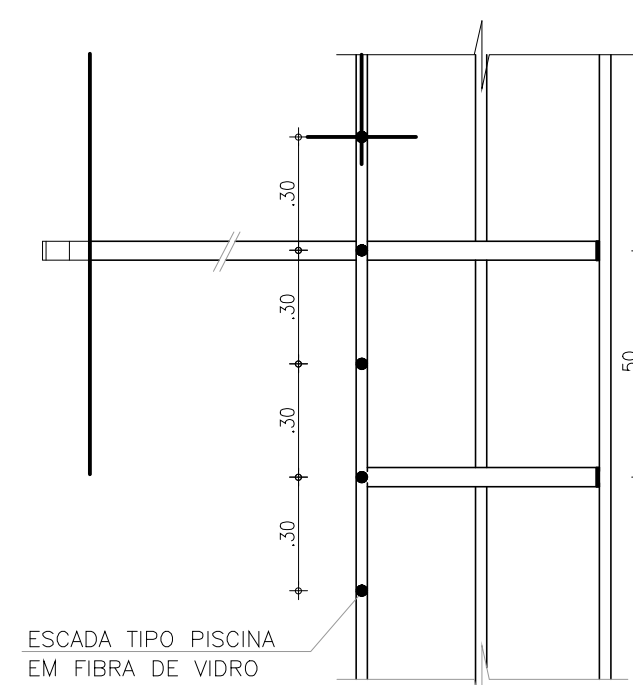

DET. DA ESCADA TIPO PISCINA
CORTE E-E
ESCALA -- 1/20

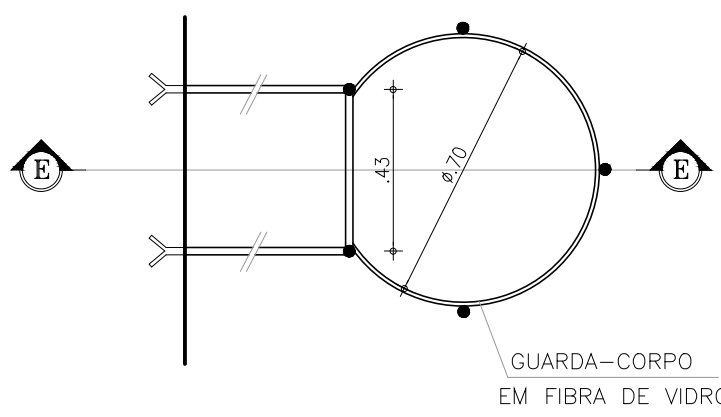


DET. DA ESCADA
VISTA SUPERIOR
ESCALA -- 1/20

MATERIAL HÍDRO-MECÂNICO


TRECHO	Nº	DISCRIMINAÇÃO	Ø (mm)	MATERIAL	QUANTIDADE
ENTRADA	E1	CURVA 90° COM BOLSAS	250	FoFo	1
	E2	TUBO PONTA E FLANGE L=2.00m	250	FoFo	1
	E3	REGISTRO DE GAVETA CHATO COM FLANGE E VOLANTE	250	FoFo	1
	E4	TUBO COM FLANGES L=0.82m	250	FoFo	1
	E5	TUBO COM FLANGES L=5.80m	250	FoFo	3
	E6	CURVA DE 90° COM FLANGES	250	FoFo	1
	E7	TOCO COM FLANGE E ABA DE VEDAÇÃO	250	FoFo	1
	E8	VÁLVULA BORBOLETA COM FLANGES E BOM	250	FoFo	1
SAÍDA	S1	TOCO COM FLANGE E ABA DE VEDAÇÃO	250	FoFo	1
	S2	TUBO COM FLANGES L=5.80m	250	FoFo	2
	S3	TUBO COM FLANGES L=1.30m	250	FoFo	1
	S4	REGISTRO DE GAVETA CHATO COM FLANGE E VOLANTE	250	FoFo	1
	S5	TUBO PONTA E FLANGE L=2.00m	250	FoFo	1
	S6	CURVA 90° COM BOLSAS	250	FoFo	1
	S7	TUBO PONTA E FLANGE L=1.46m	250	FoFo	1
EXTRAVASOR	X1	EXTREMIDADE COM PONTA E FLANGE E ABA DE VEDAÇÃO	300	FoFo	1
	X2	CURVA DE 90° COM FLANGES	300	FoFo	1
	X3	TUBO COM FLANGES L=5.80m	300	FoFo	3
	X4	TUBO PONTA E FLANGE L=2.52m	300	FoFo	1
	X5	CURVA 90° COM BOLSAS	300	FoFo	1
	X6	TUBO COM PONTAS L=0.50m	300	FoFo	1
LIMPEZA	L1	EXTREMIDADE COM PONTA E FLANGE E ABA DE VEDAÇÃO	300	FoFo	1
	L2	TUBO COM FLANGES L=5.80m	300	FoFo	2
	L3	TUBO COM FLANGES L=1.30m	300	FoFo	1
	L4	REGISTRO DE GAVETA CHATO COM FLANGE E VOLANTE	300	FoFo	1
	L5	TUBO PONTA E FLANGE L=1.58m	300	FoFo	1
	L6	CURVA 90° COM BOLSAS	300	FoFo	1
	L7	TUBO COM PONTAS L=0.95m	300	FoFo	1
VENTILAÇÃO	V1	EXTREMIDADE COM PONTA E FLANGE E ABA DE VEDAÇÃO	250	FoFo	1
	V2	CURVA 90° COM FLANGES	250	FoFo	2
	V3	TELA DE PROTEÇÃO	250	---	1

ACESSÓRIOS - REL


TRECHO	DISCRIMINAÇÃO	Ø (mm)	QUANTIDADE
ENTRADA	PARAFUSO COM PORCAS PARA FLANGES	20x90	18
	ARRUELA DE BORRACHA PARA FLANGES	250	16
SAÍDA	PARAFUSO COM PORCAS PARA FLANGES	20x90	45
	ARRUELA DE BORRACHA PARA FLANGES	250	5
EXTRAVASOR	PARAFUSO COM PORCAS PARA FLANGES	20x90	40
	ARRUELA DE BORRACHA PARA FLANGES	300	5
LIMPEZA	PARAFUSO COM PORCAS PARA FLANGES	20x90	40
	ARRUELA DE BORRACHA PARA FLANGES	300	5
VENTILAÇÃO	PARAFUSO COM PORCAS PARA FLANGES	20x90	16
	ARRUELA DE BORRACHA PARA FLANGES	250	2

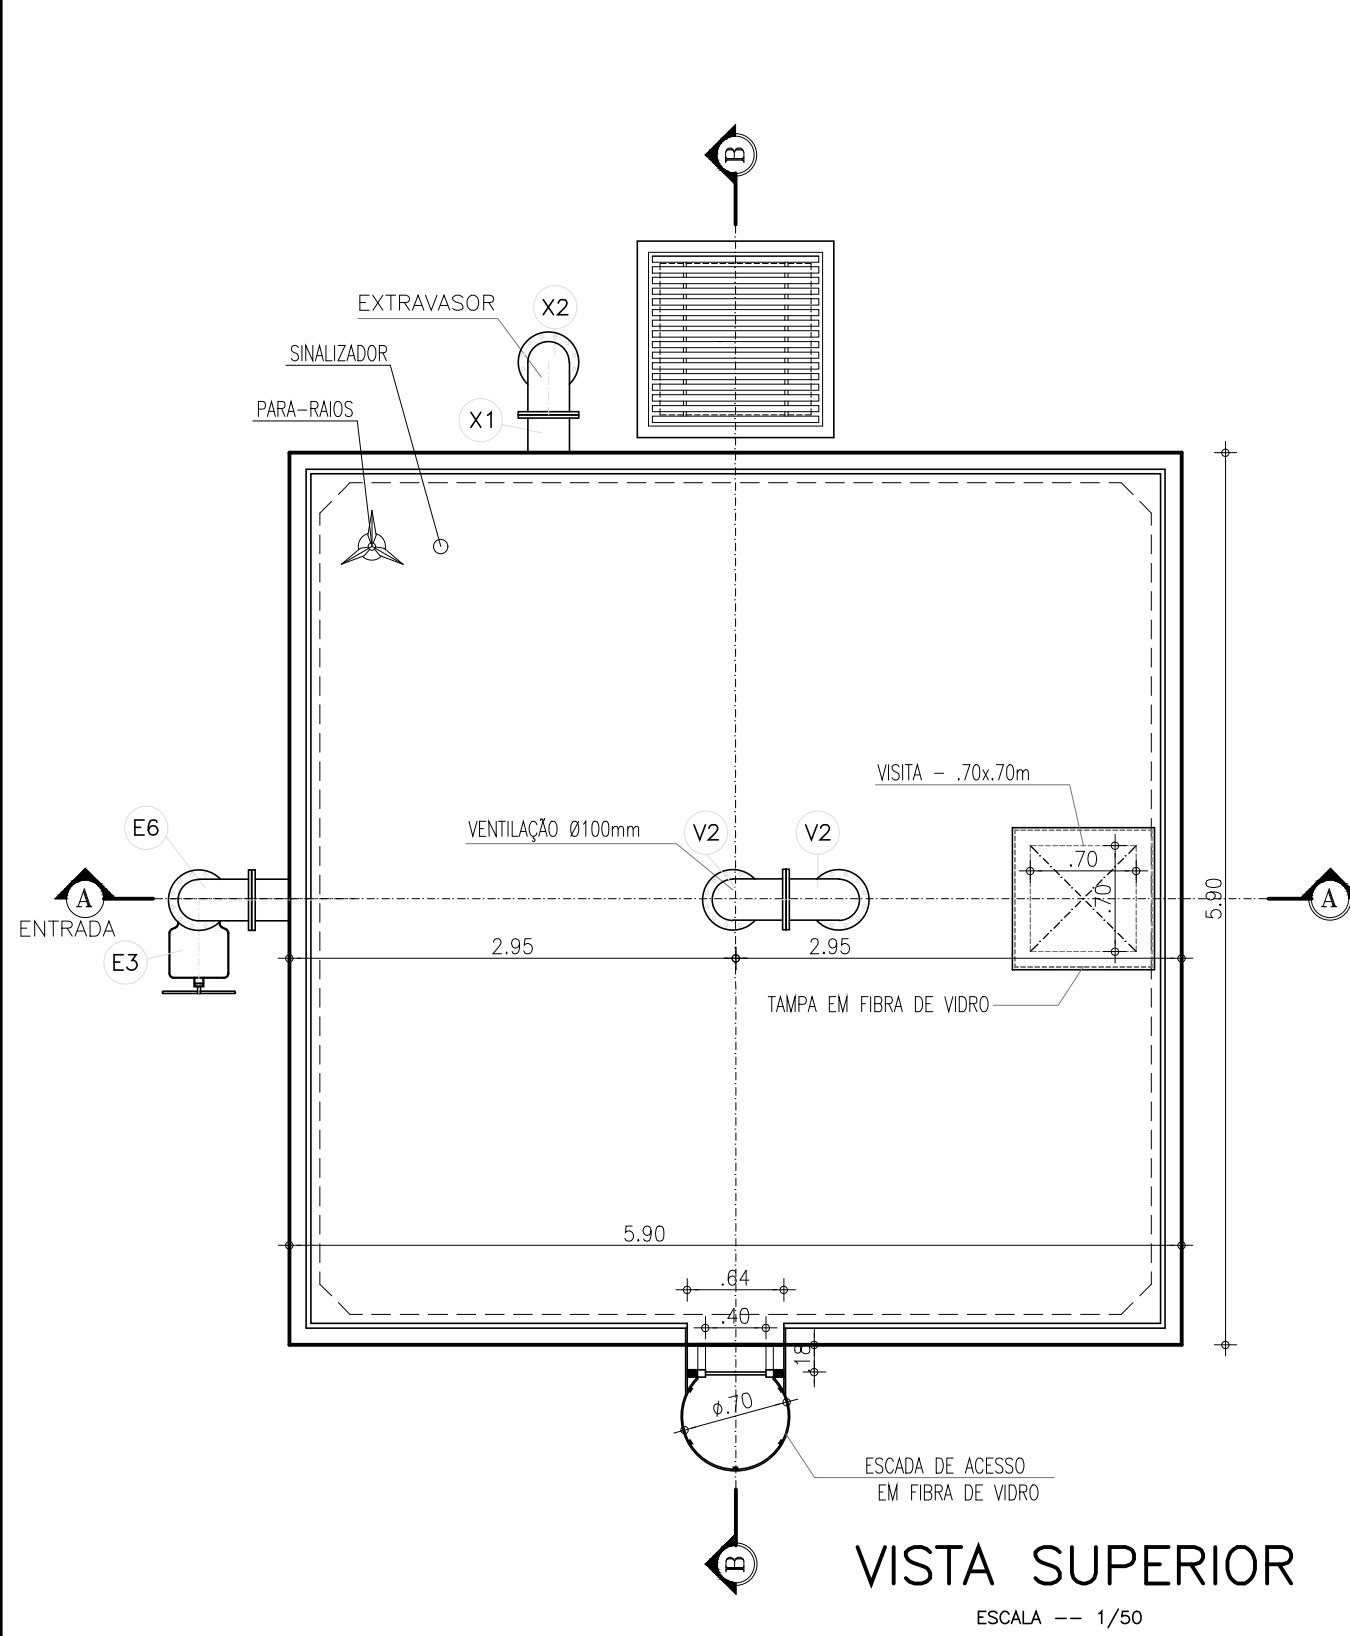

VISTA SUPERIOR
ESCALA -- 1/50

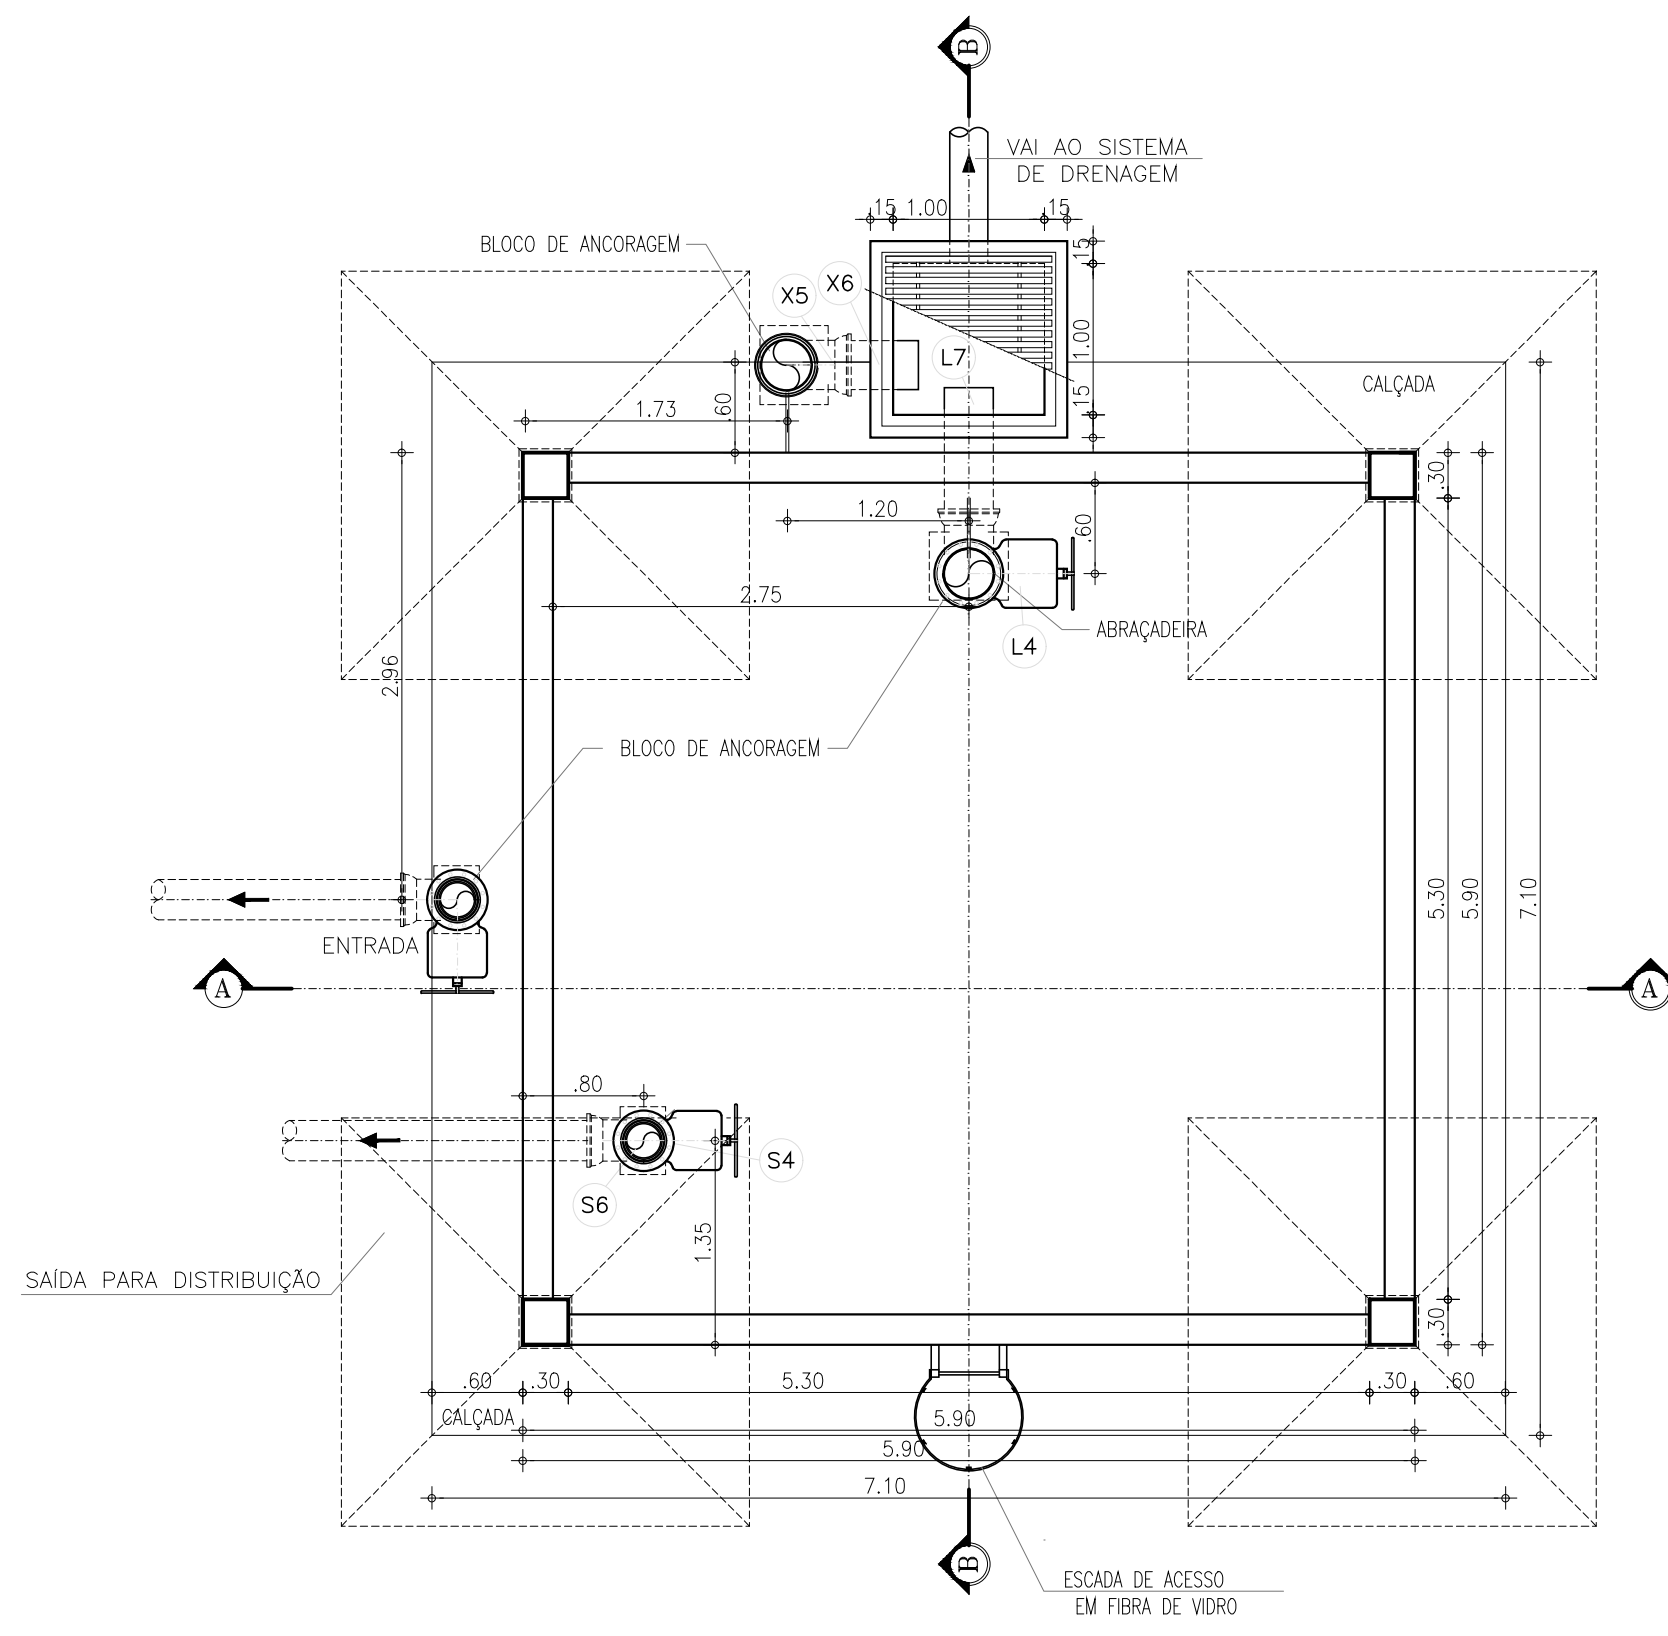

PLANTA BAIXA - PLANO 1-1
ESCALA -- 1/50

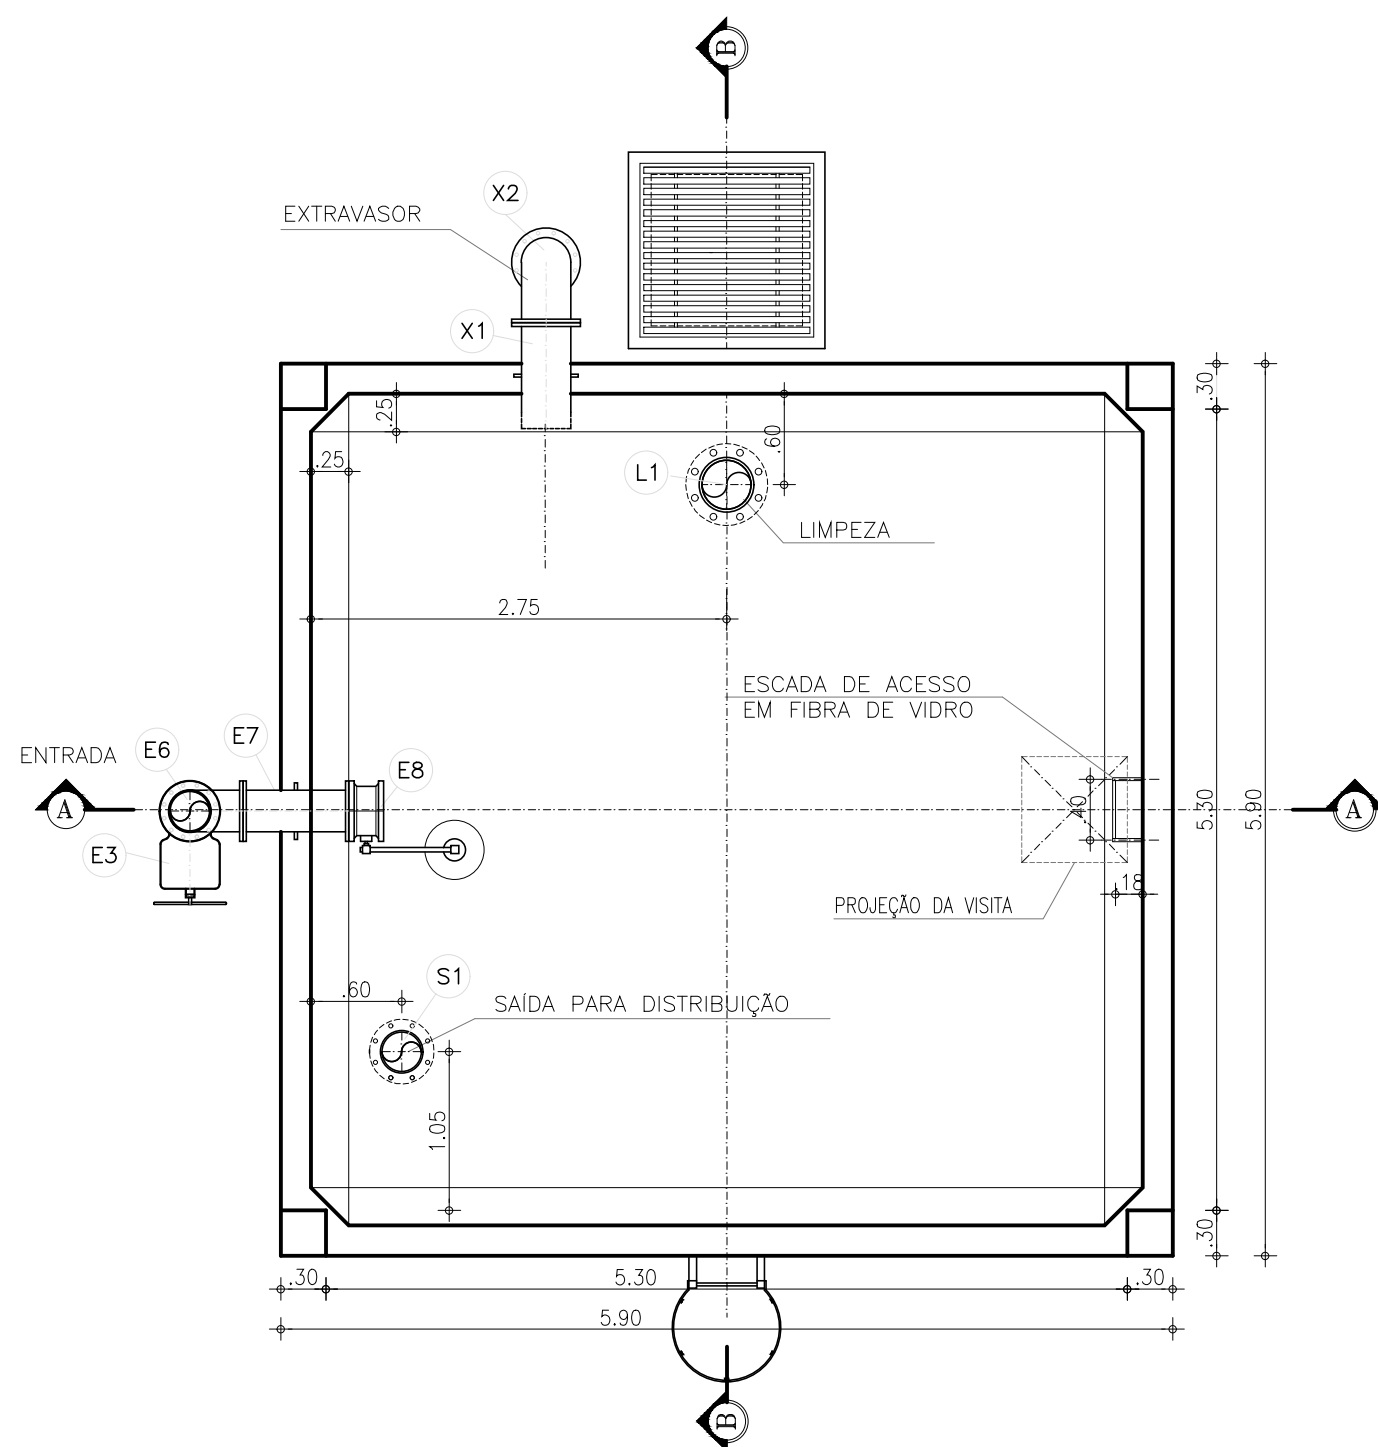

PLANTA BAIXA - PLANO 2-2
ESCALA -- 1/50

REV. Nº	DISCRIMINAÇÃO	VISTO	APROV.	DATA
00	EMISSÃO INICIAL			JUN/19

SEDEC - SECRETARIA DE ESTADO DA DEFESA CIVIL



PROJETO BÁSICO - ADUTORA DE CURIMATÁ

RESERVATÓRIO ELEVADO - 01 (100m³): OBRA CIVIL E HIDROMECÂNICO
LOCAÇÃO/ PLANTA BAIXA - PLANOS 1-1/2-2/ VISTA SUPERIOR

Resp. Técnico: Eng Civil Cicero Andrade Neiva Crea: 1915901790	Escala: INDICADA	Desenho: 009
	Data: JUNHO/2019	Planta: 01/02
	Arquivo (.dwg): 009_SAD_CURIMATA_REL-01_OCH.dwg	Tipo: OCH