



CORTE - AA
ESCALA - 1/50

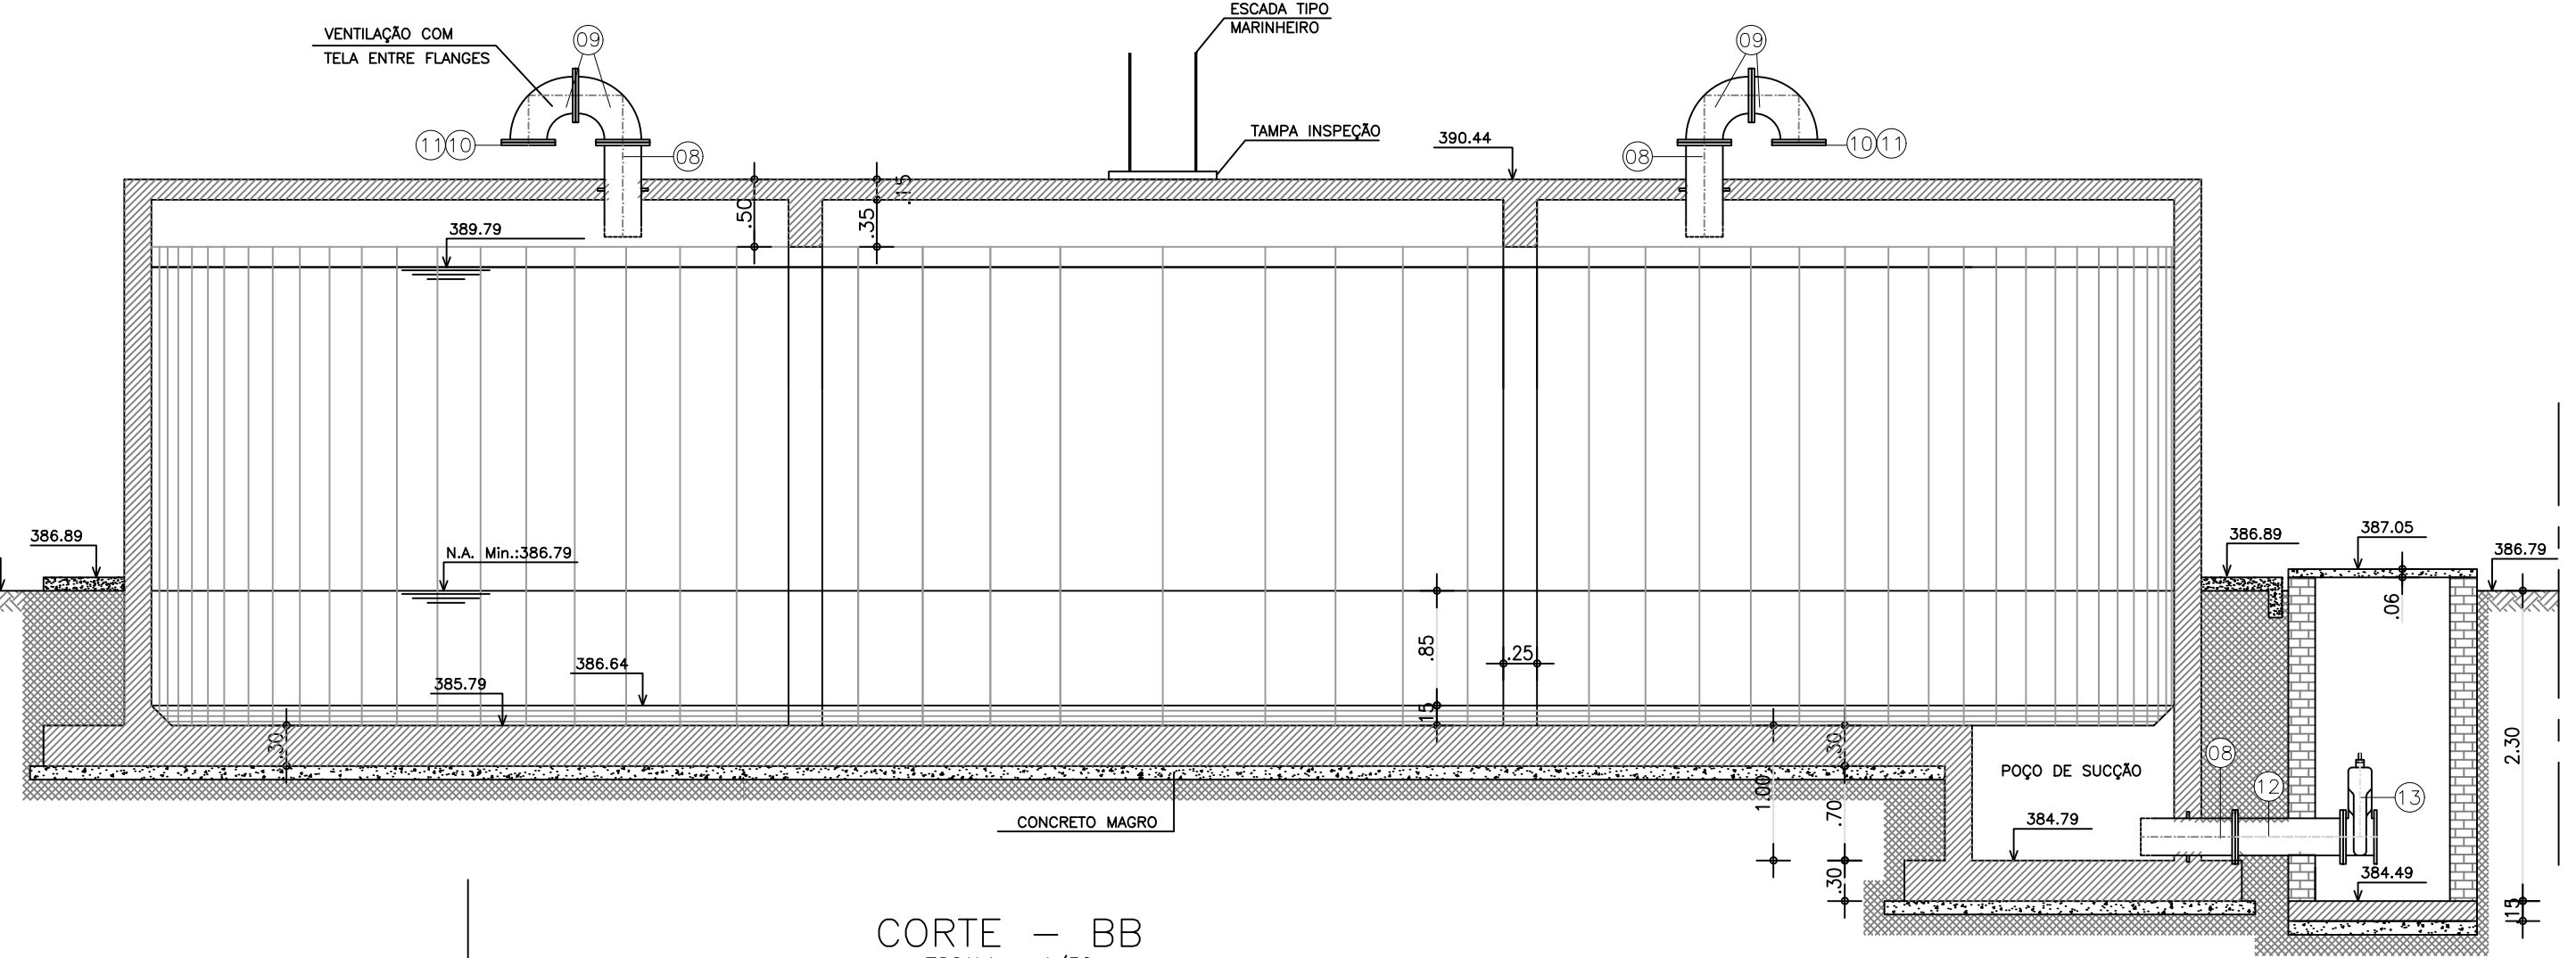

CORTE - BB
ESCALA - 1/50

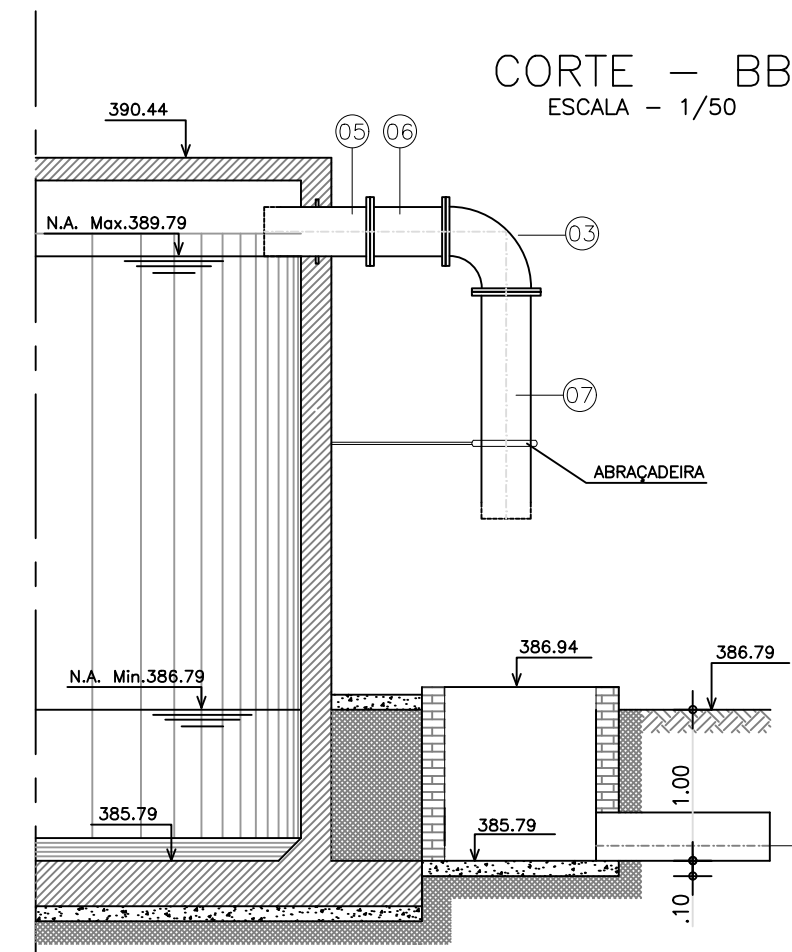


CORTE - CC
ESCALA - 1/50


HIDROMECAÂNICO											
ITEM	MAT.	PN	DN	dn	CÓDIGO	DESCRIÇÃO	Comprim (mm)	QUANT			
01	FaFo	10	300	---	C90B810	CURVA 90° com bolso	---	01			
02	FaFo	10	300	---	TSBP10	TUBO com flange e ponta	2600	01			
03	FaFo	10	300	---	C90FF10	CURVA 90° com flanges	---	02			
04	FaFo	10	300	---	TDF10	Toca com flanges	250	01			
05	FaFo	10	300	---	EXT10	EXTREMIDADE com flanges e abas de vedação	700	02			
06	FaFo	10	300	---	TFL10	TUBO flangeado	500	01			
07	FaFo	10	300	---	TSBP10	TUBO com flange e ponta	1500	01			
08	FaFo	10	250	---	EXT10	EXTREMIDADE com flanges e abas de vedação	700	03			
09	FaFo	10	250	---	C90FF10	CURVA 90° com flanges	---	04			
10	FaFo	10	250	---	FAF10	FLANGE AVULSO	---	02			
11	AÇO	---	250	---	TELA EM AÇO	---	---	02			
12	FaFo	10	250	---	TFL	TUBO com flange	800	01			
13	FaFo	10	250	---	RCVF10	REGISTRO chato c/ cabeçote - Flanges	230	01			
14	PVC	---	300	---	TPP	TUBO de drenagem, ponta ponta - inc.2%	VAR.	01			
15	FaFo	---	300	---	---	Tubo com flange e ponta	1300	02			
16	FaFo	---	300	---	---	V. ganeta c/ flanges e cunha de borracha c. curta c/ volante	---	02			
17	FaFo	---	300	---	---	Toca com flanges	500	02			
18	FaFo	---	300	---	---	VÁLVULA LIMITADORA DE VAZÃO	---	01			

ACESSÓRIOS

ARRUELAS		PARAFUSO	
DN	QUANT.	DN	DIM QUANT.
250	08	250	20x90 96
300	12	300	20x90 144

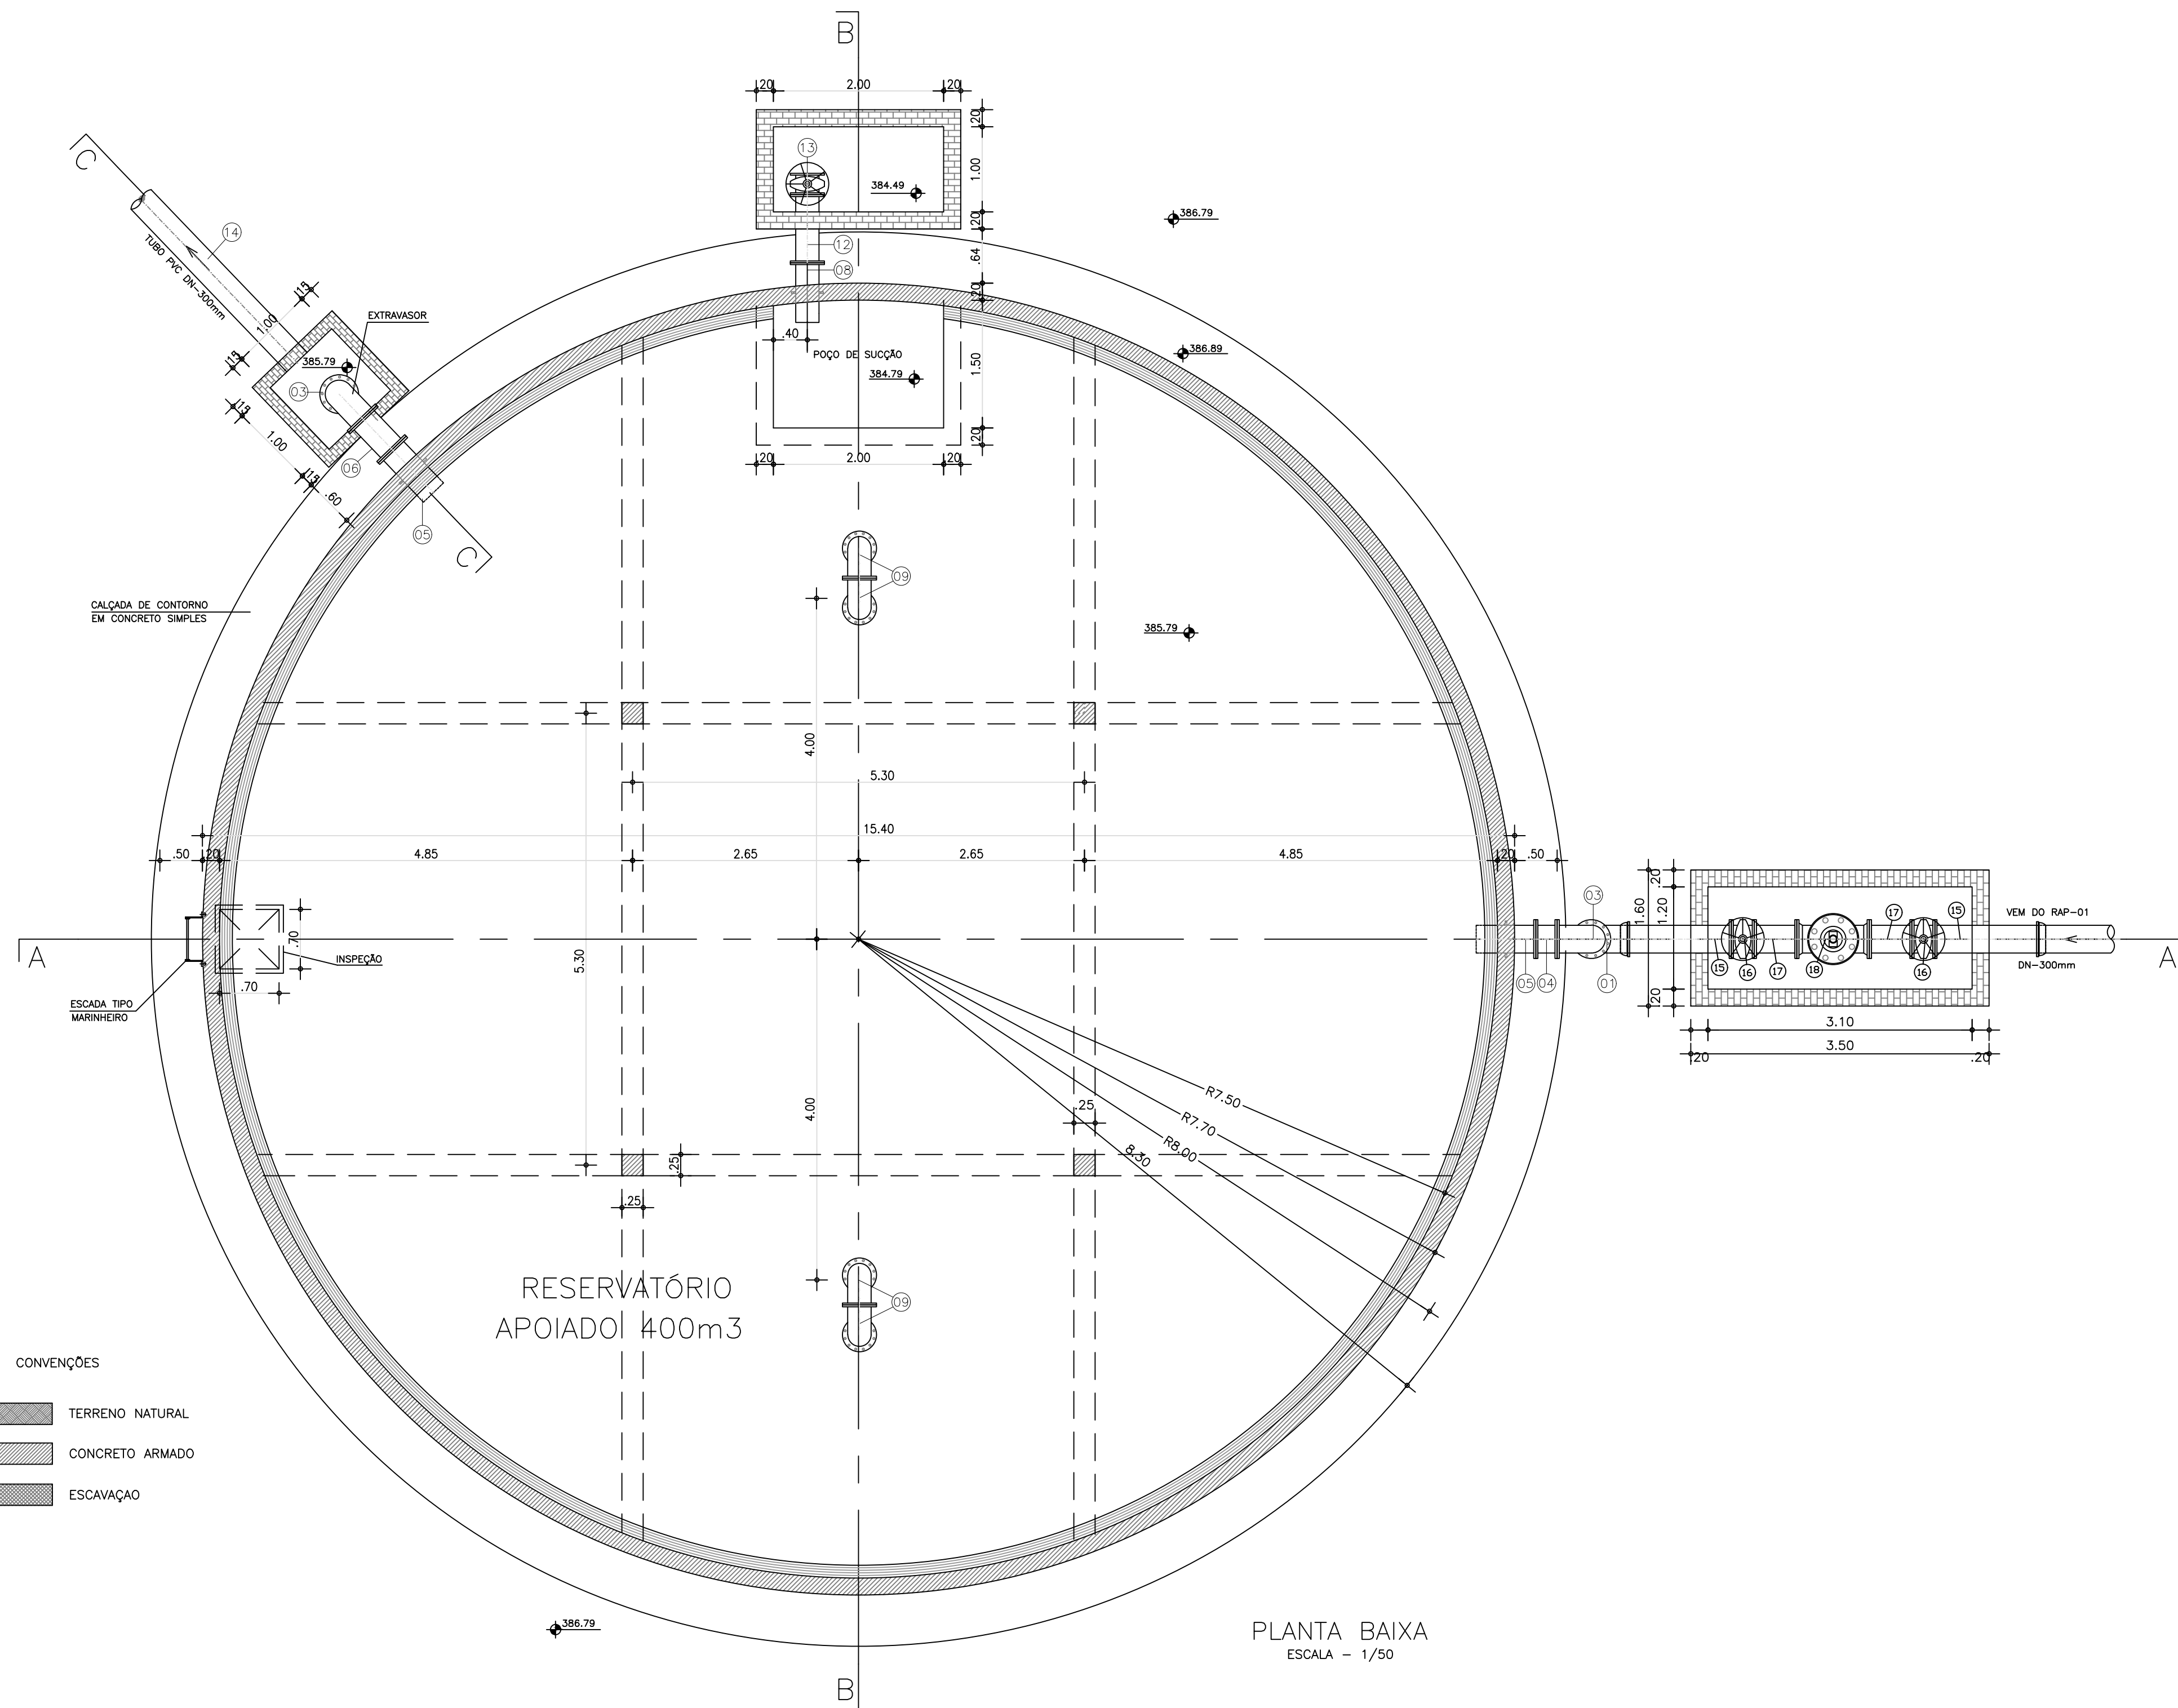

PLANTA BAIXA
ESCALA - 1/50

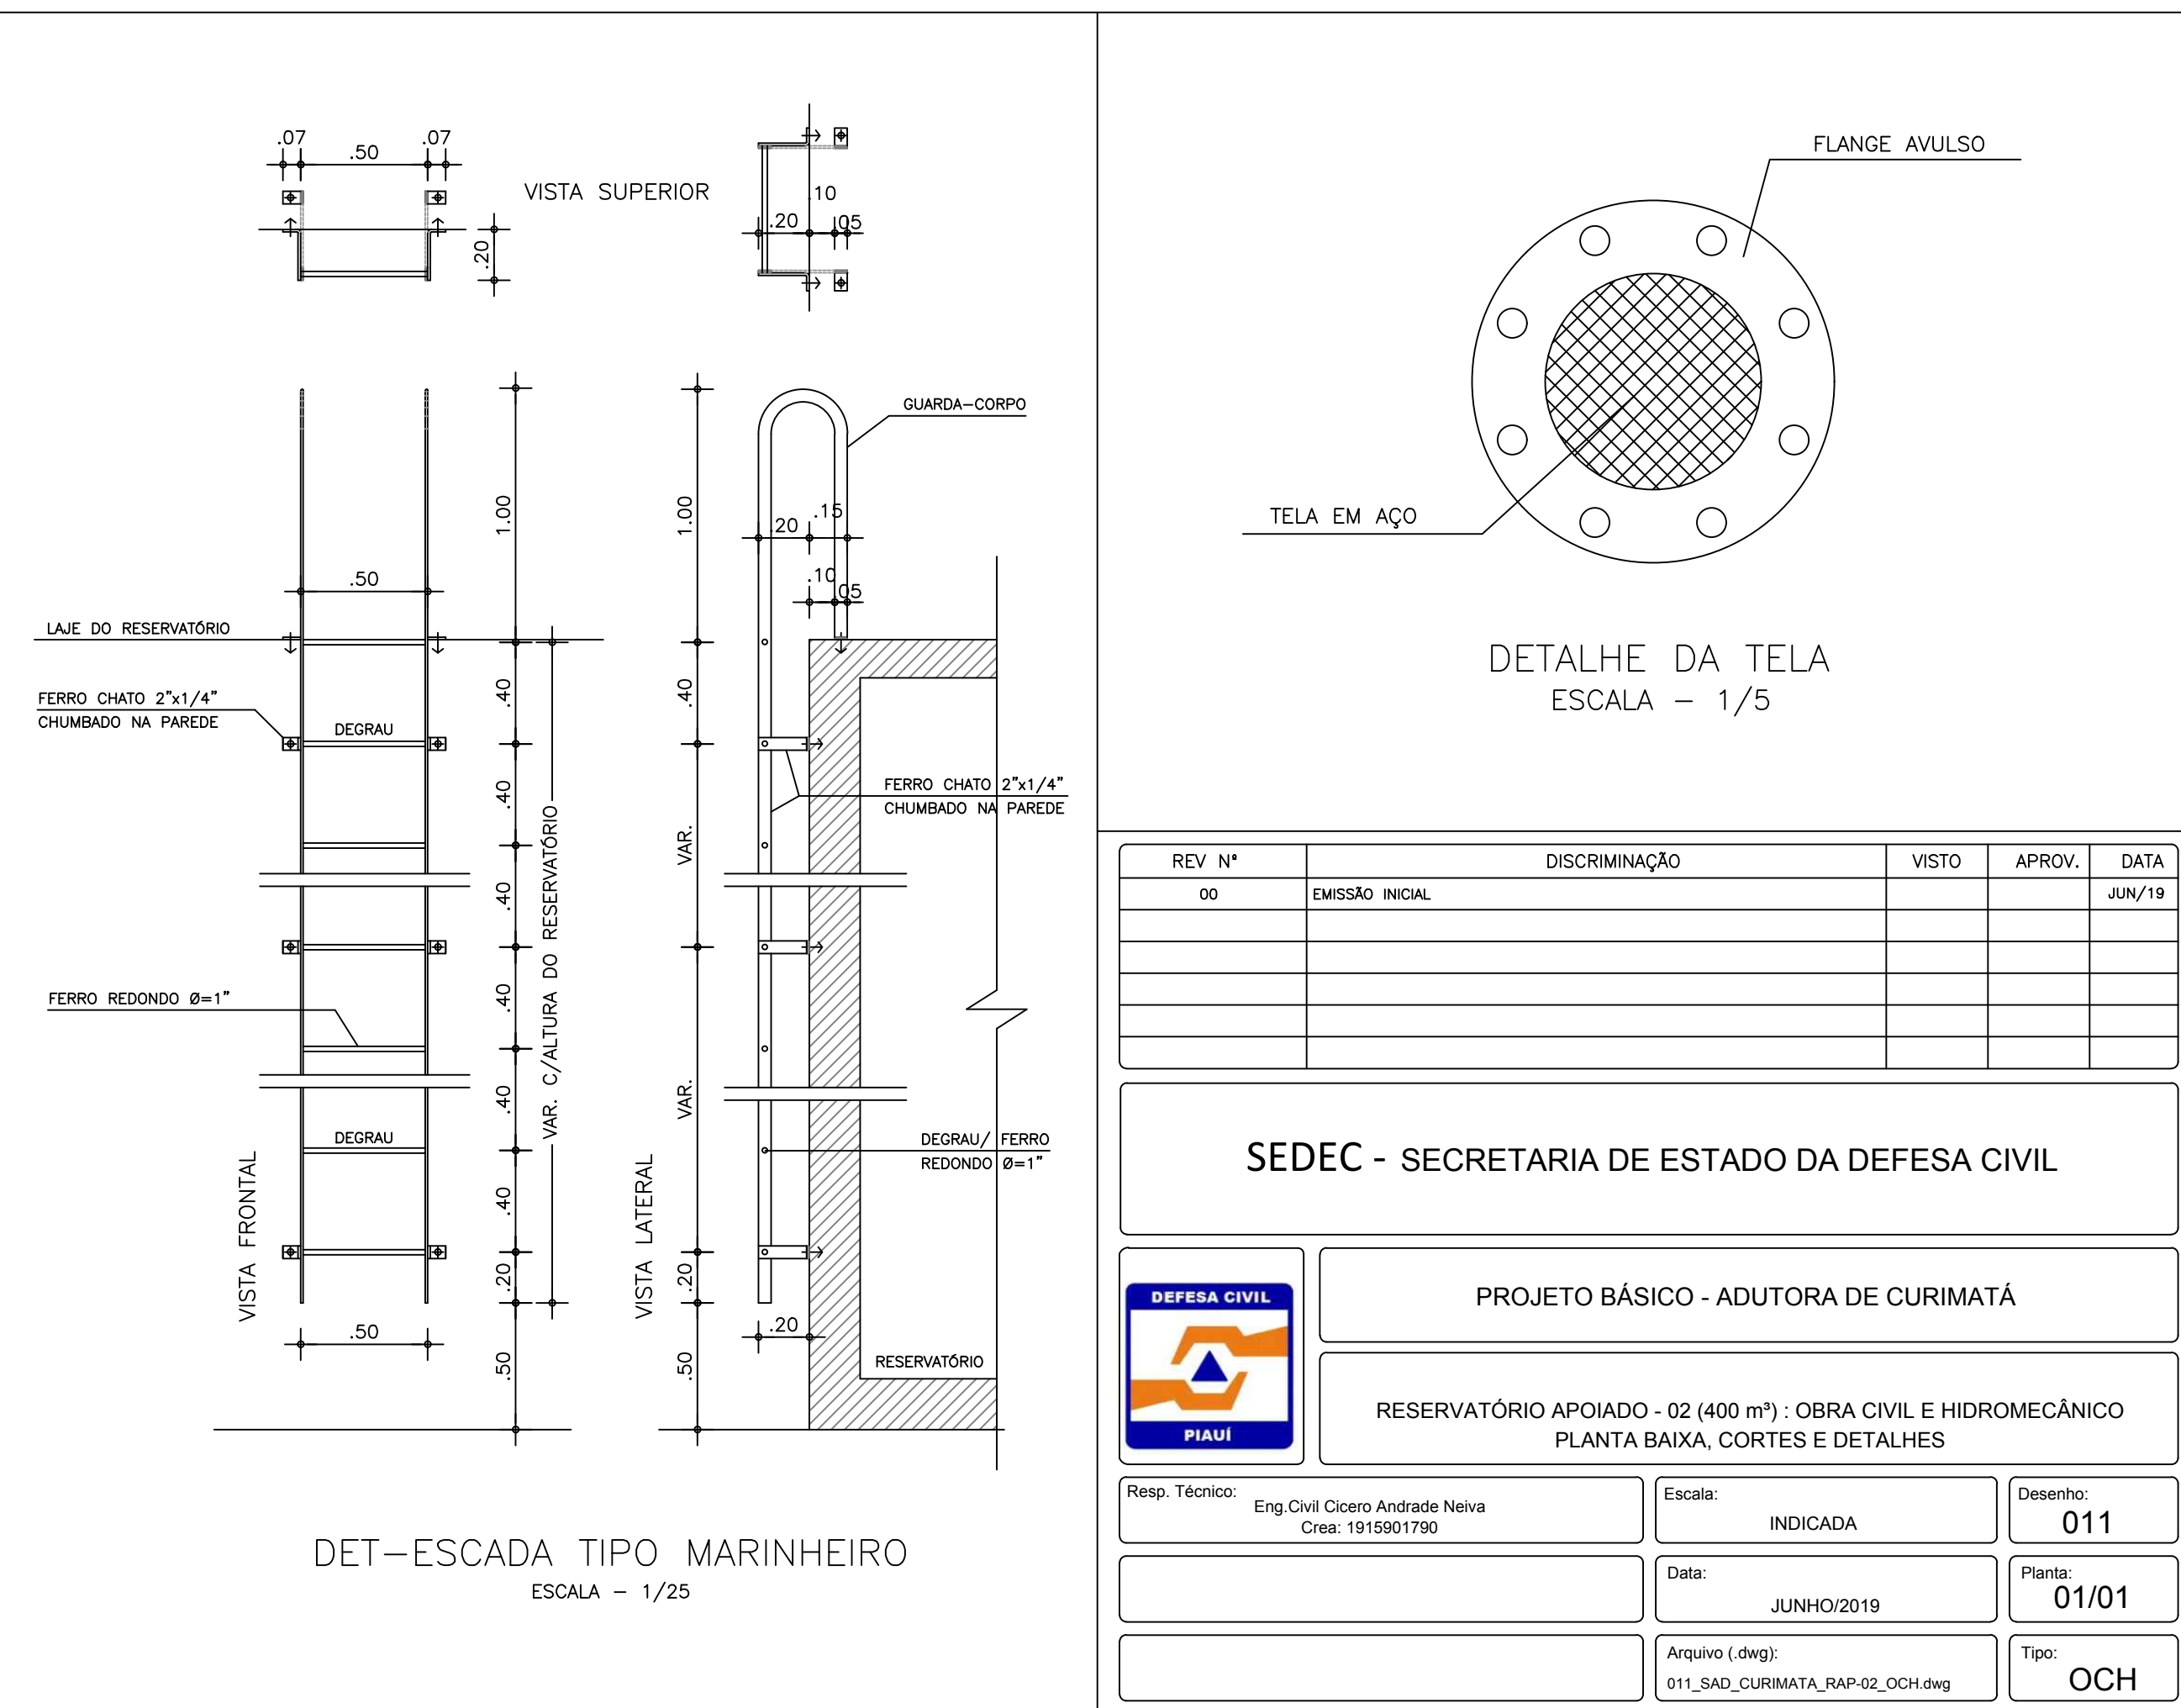

DET-ESCALA TIPO MARINHEIRO
ESCALA - 1/25

REV	Nº	DISCRIMINAÇÃO	VISTO	APROV.	DATA
00		EMIÇÃO INICIAL			JUN/19

SEDEC - SECRETARIA DE ESTADO DA DEFESA CIVIL



PROJETO BÁSICO - ADUTORA DE CURIMATÁ

RESERVATÓRIO APOIADO - 02 (400 m³) : OBRA CIVIL E HIDROMECAÂNICO
PLANTA BAIXA, CORTES E DETALHES

Resp. Técnico: Eng Civil Cicero Andrade Nêva Crea: 1915901790	Escala: INDICADA	Desenho: 011
	Data: JUNHO/2019	Planta: 01/01
	Arquivo (.dwg): 011_SAD_CURIMATÁ_RAP_02_OCH.dwg	Tipo: OCH