

PLANTA DE SITUAÇÃO

ESCALA 1/200

LEGENDA



NOTAS

ARTICULAÇÃO

REVISÕES

NATUREZA DA REVISÃO

DATA


APROVO



COMPANHIA DE DESENVOLVIMENTO DOS VALES DO SÃO FRANCISCO E DO PARNAÍBA - CODEVASF
PROJETO BÁSICO DO SISTEMA DE ESGOTAMENTO
SANITÁRIO DE OURALANDA - BA
PROJETO HIDRAULICO, ARQUITETÔNICO E CIVIL
ESTAÇÃO DE TRATAMENTO DE ESGOTO
PLANTA E PERFIL


ASSINTO

ENR. JOSÉ CELSO A. OLIVEIRA JR.	CREA 13.986/D - CE	DATA	ABRIL/2009
ENR. MARCELO SILVA PEREIRO	CREA 39786/D - CE	ESCALA	INDICADA
ENR.	CPDA	PROJETO	03-04-06-ETP-HAB-14.000.000

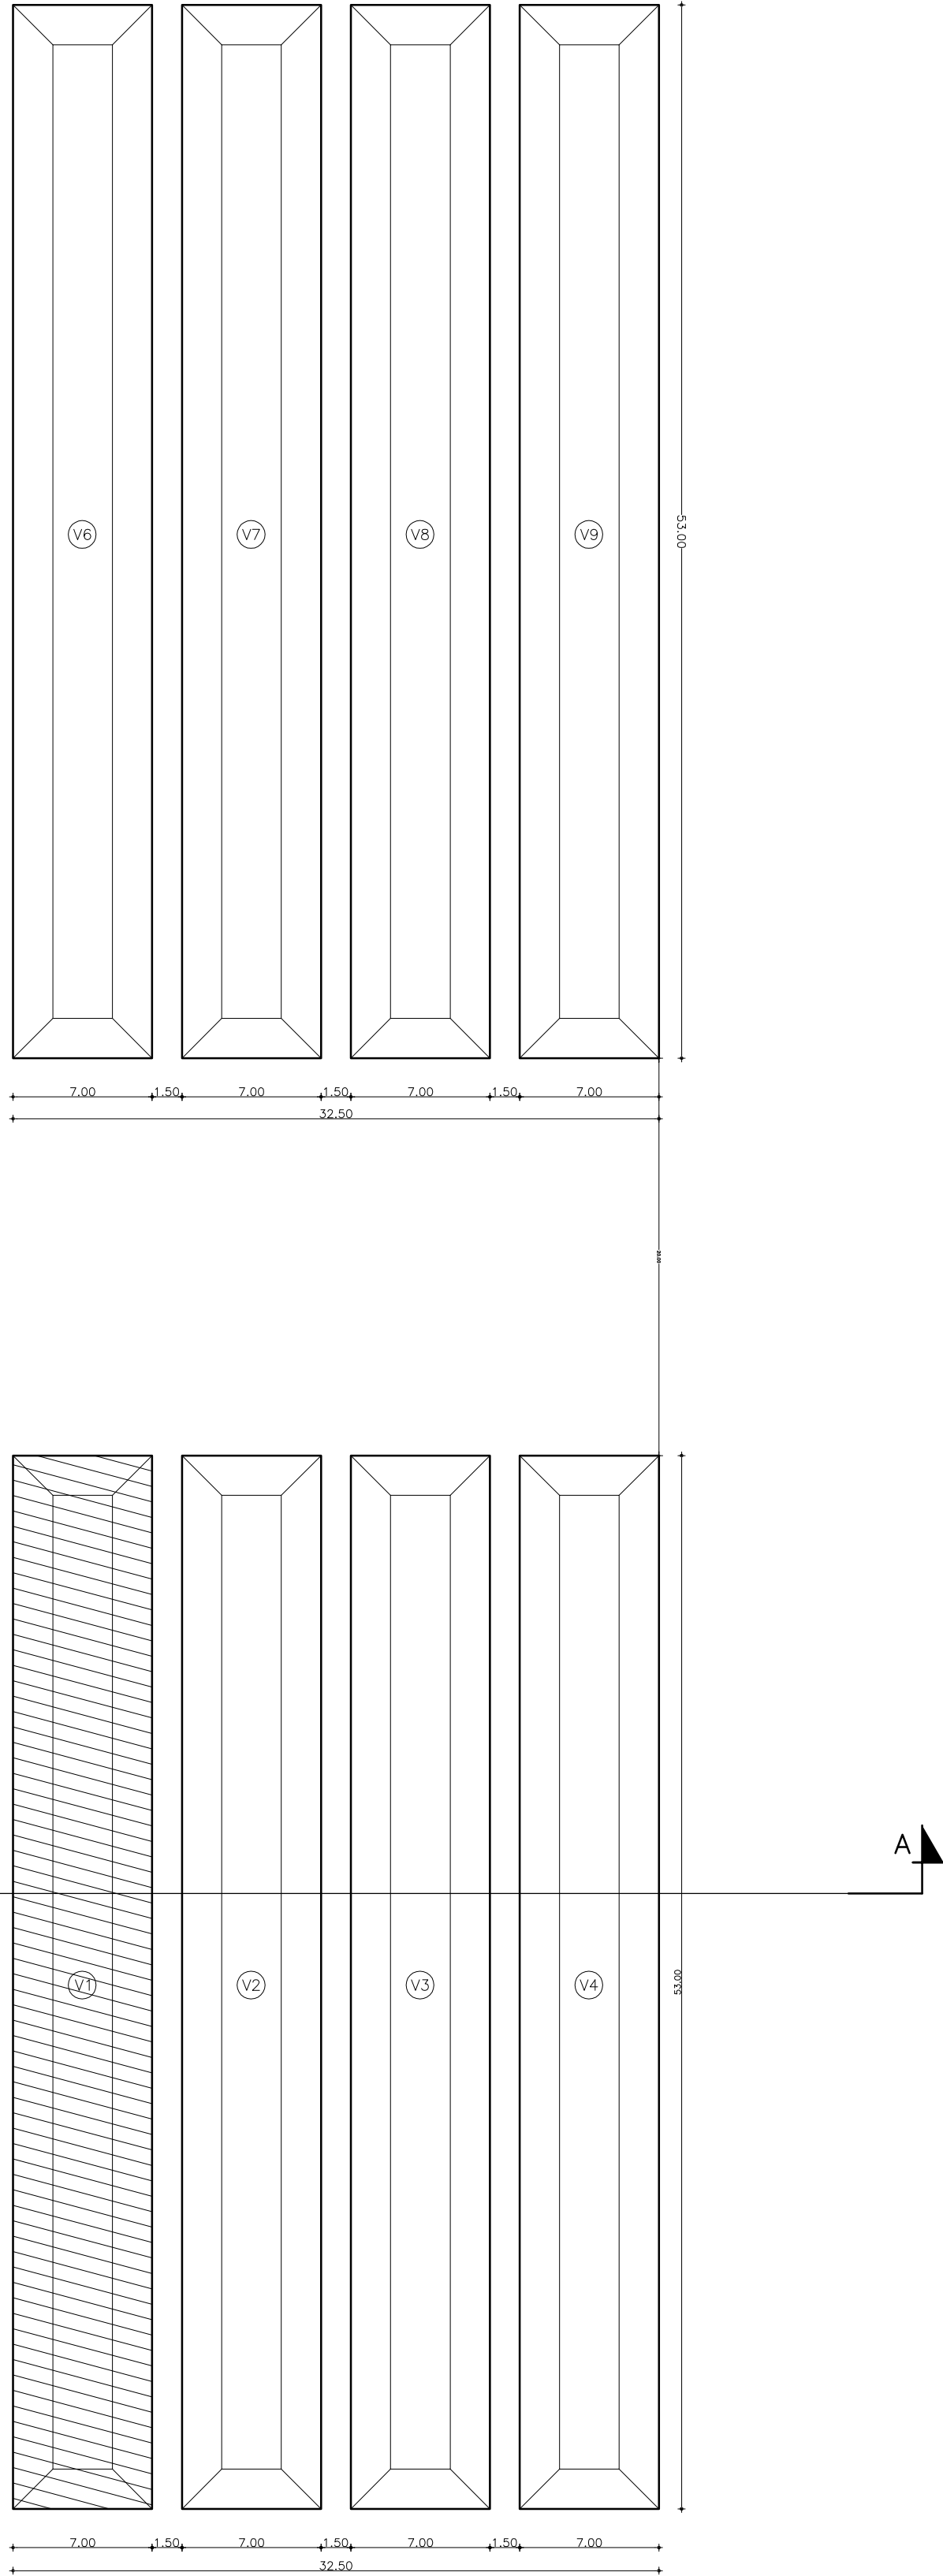

VALAS - PLANTA BAIXA

ESCALA 1/200

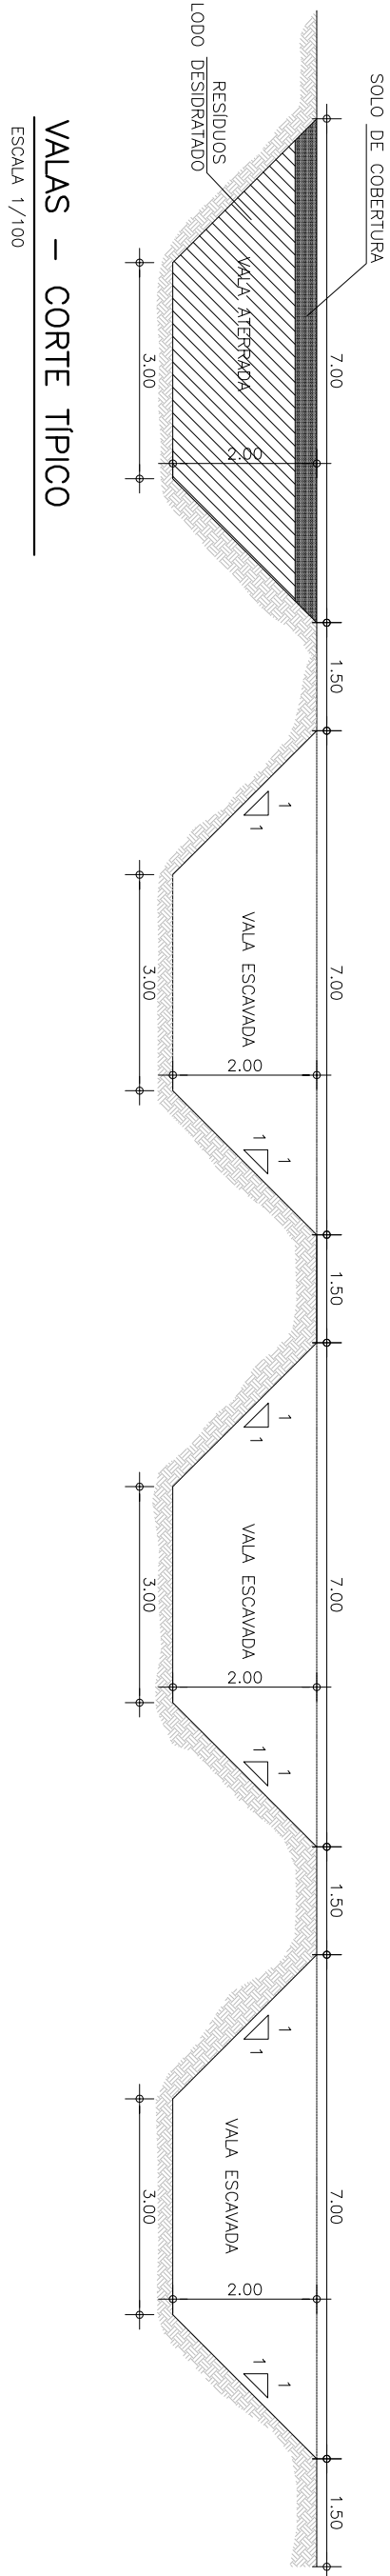

VALAS - CORTES TÍPICO

ESCALA 1/100