


**PLANTA**  
**ESCALA 1/2001**

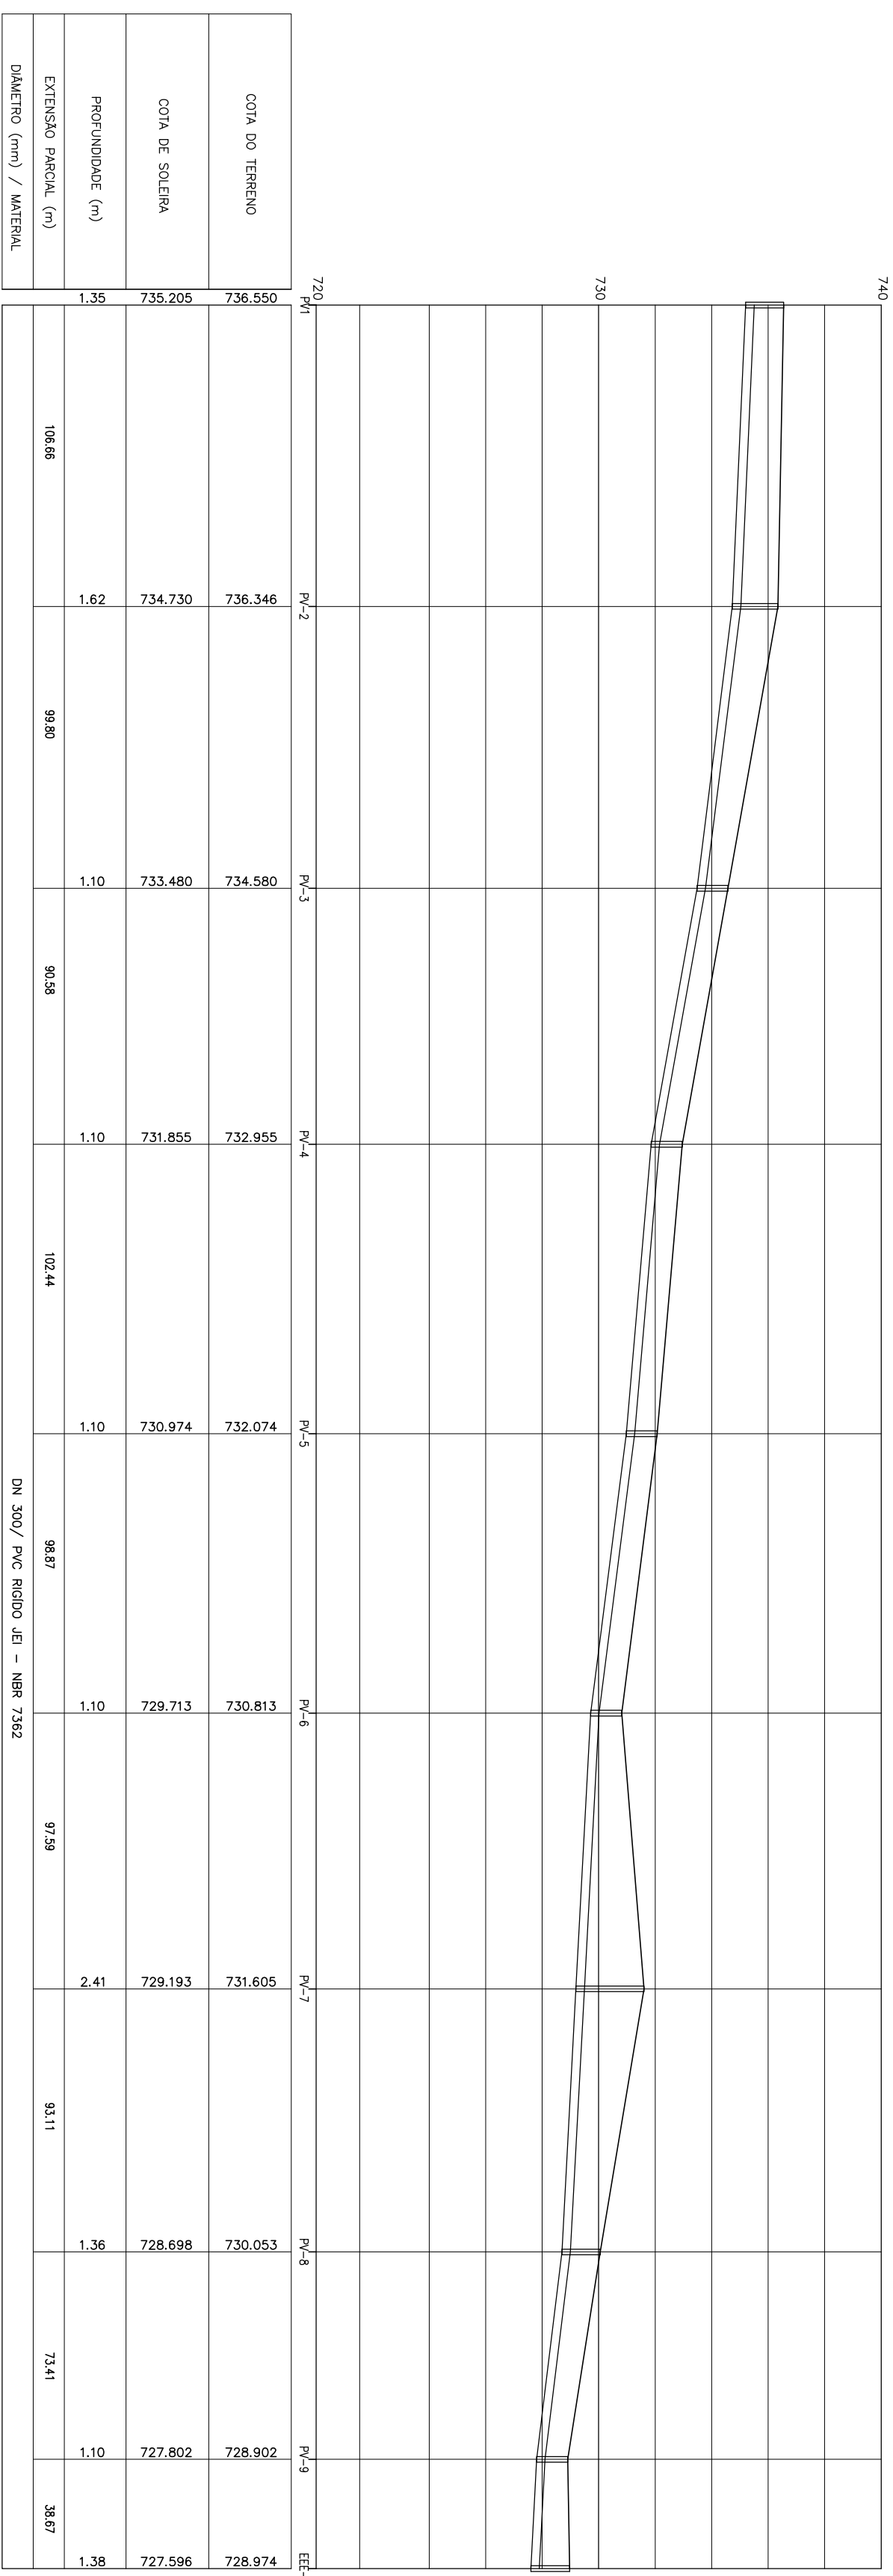

**PERFIL**  
ESCALA HOR. = 1/2000  
Vert. = 1/200

LEGENDA

- REDE COLETA PROTEÍDA
- - - - - DENSADOR PROTEÍDO
- COLETOR TRONCO PROTEÍDO
- LIMITE DE SUB-BACIA
- INTERCEPTOR
- CEDA

200  
250

CAIXA DE MANG. MISTURA

CAIXA DE MANG. INTERVENIÊNCIA

PI = POÇO DE VISITA

PI C/ DRENAU

PI C/ TUBO DE OLEIA

100 m 30 metros

100 m 30 metros

REDE

CAVAMENTO 100 m 30 metros


N PI

N PI

NOTAS


ARMUJOSO

REVISES			
Nº	NATUREZA DA REVISÃO	DATA	APPROVO
00			
01			
02			
03			
04			
05			



ENCENHARIA

Edição 2016



CODEVASF

70594

COMPANHIA DE DESENVOLVIMENTO DOS VALS DO SÃO FRANCISCO E DO PARANÁ - CODEVASF

ACRÉSCIMO

PROJETO BÁSICO DO SISTEMA DE ESGOTAMENTO  
SANTÁRIO DE UMBURAMBAS - BA

## PROJETO HIDRÁULICO, AEROTÉCNICO E CIVIL

### INTERCEPTOR

### PLANTA BAIXA E PERFIL

ENC. JOSÉ CLAY A. OLIVEIRA SR.	CDEG. 1.889,00 - CE	DATA: 4/fev/2009	
ENC. WILMARIO SILVA PEREIRA	CDEG. 70.700,00 - CE	DATA: MAR/2009	VALOR: R\$ 2.500,00
CEPA			PREÇO DO LITRO: 500,00 - VAL. 14,00